



План на отм. 0,000

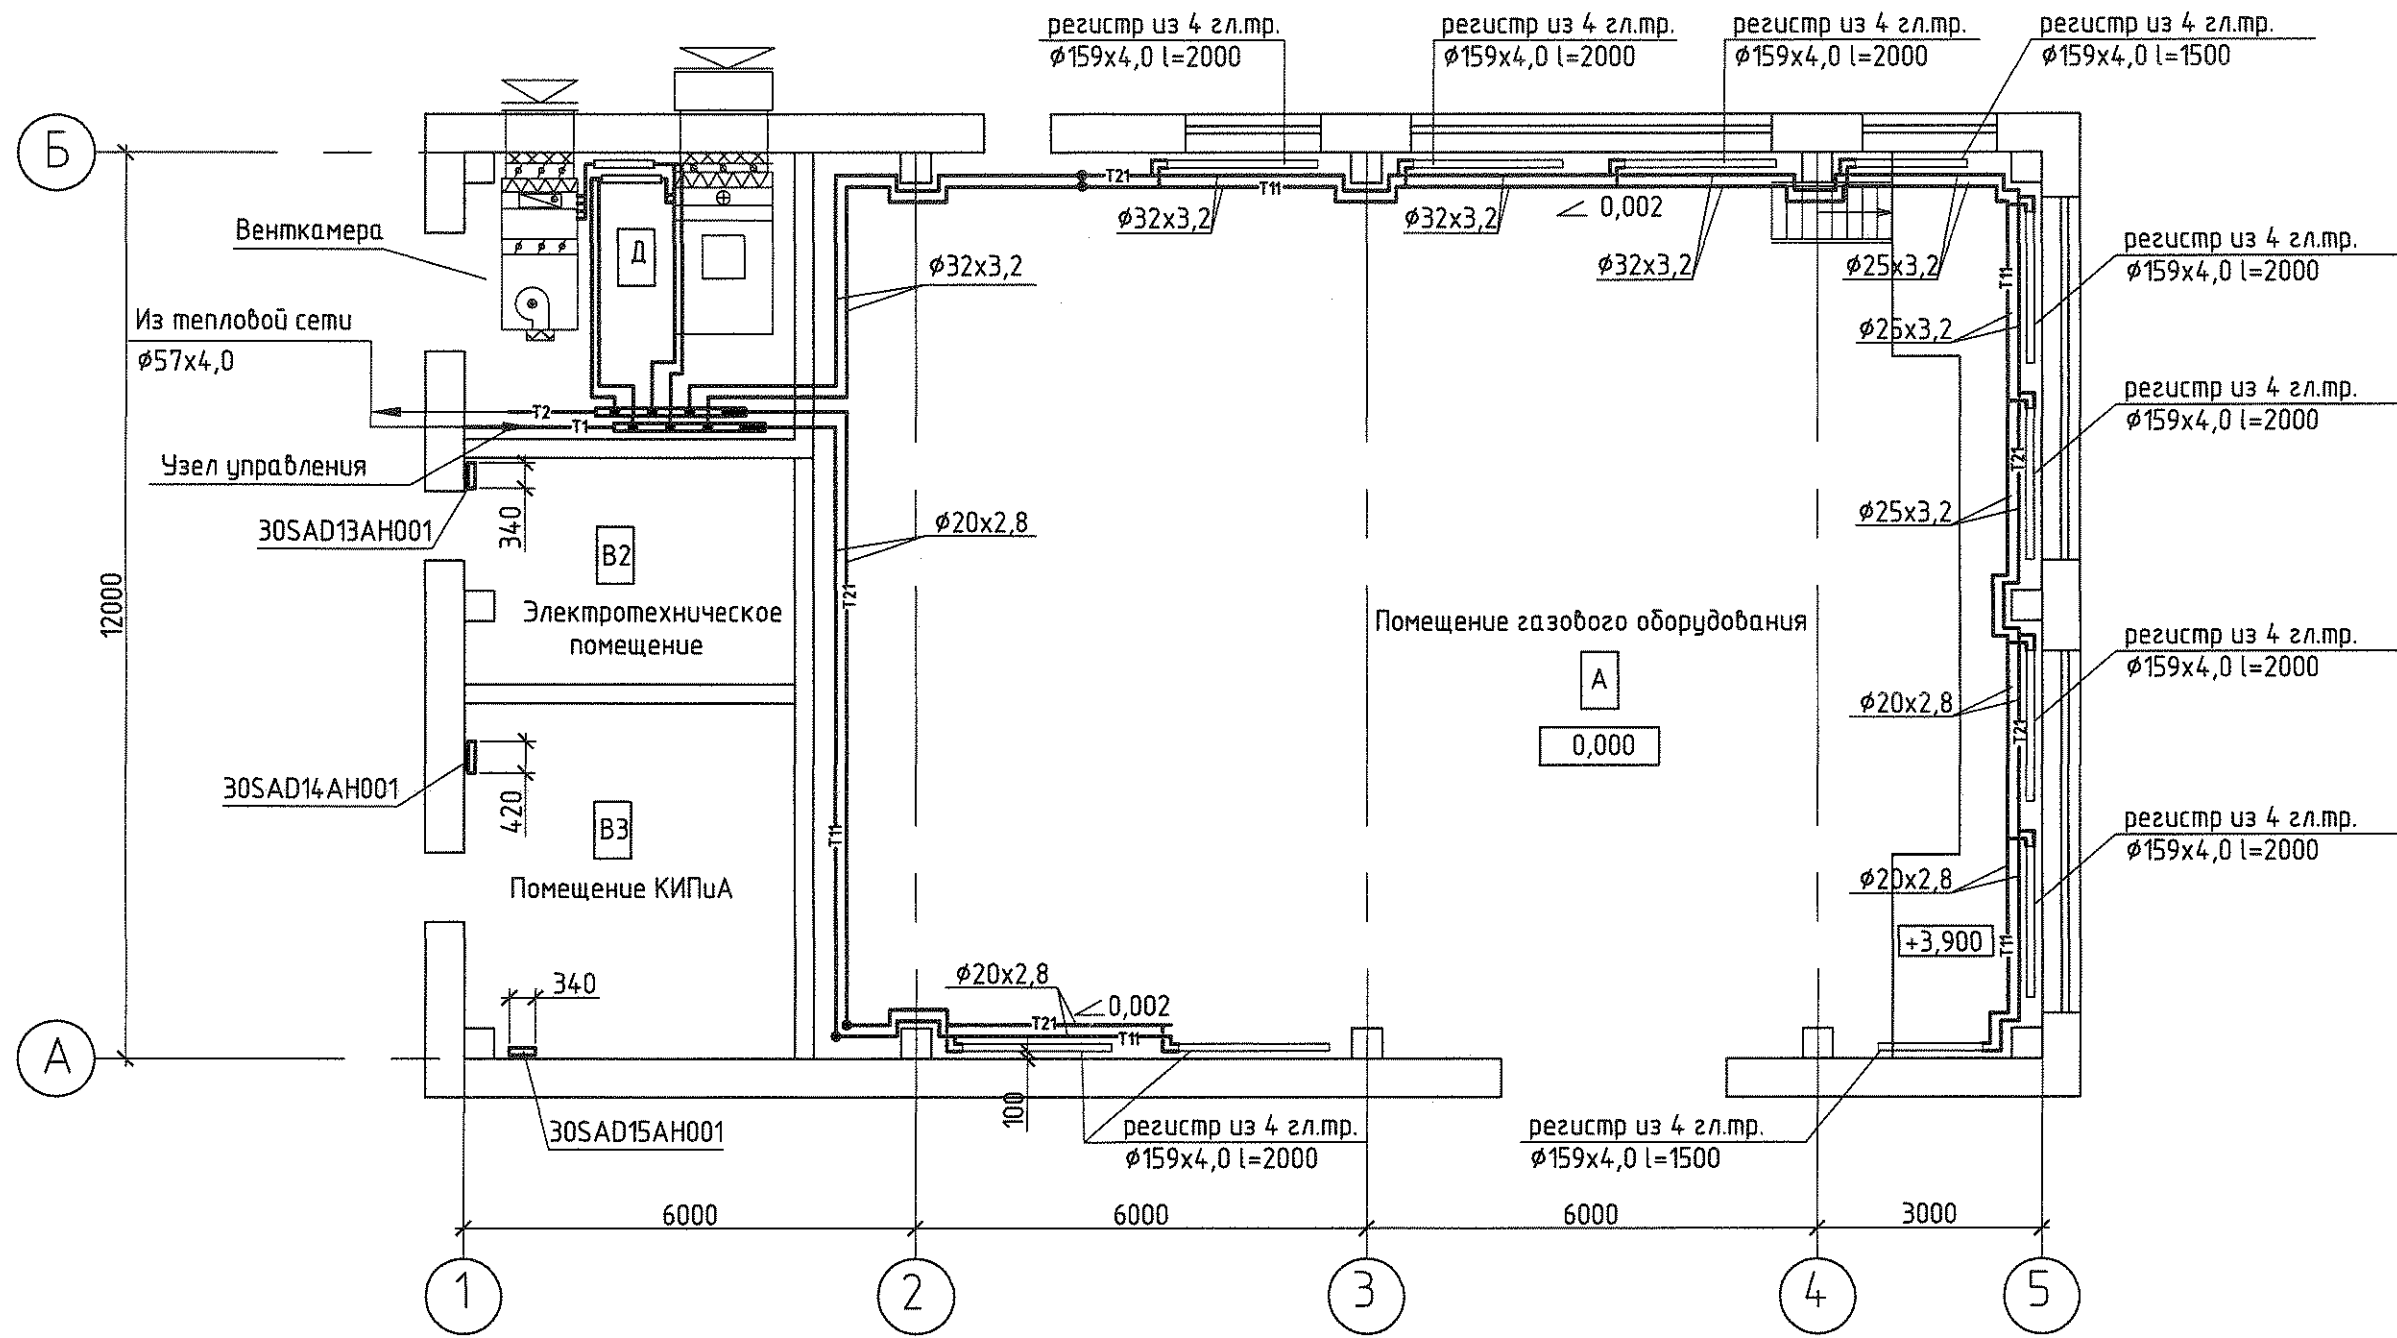


Инв. № подл.	Подпись и дата	Взам. инв. №
83215	<i>[Signature]</i> 27.08.13	

1350.12.38.A-30UEP-1108-HV					
Объекты III очереди строительства ЗАО "СГК"(ТЭЦ)					
Изм.	Кол.уч.	Лист	№ док.	Подп.	Дата
Газорегуляторный пункт №1					
Отопление и вентиляция					
Н. контр.	Михеев	<i>[Signature]</i>	25.02.13		
Нач. отдела	Долудзе	<i>[Signature]</i>	25.02.13		
Проверил	Студенова	<i>[Signature]</i>	25.02.13		
Разработал	Дерягина	<i>[Signature]</i>	25.02.13		
План на отм. 0,000					

 95°C–70°C



Одцини вуд регистра

 

Сталь S=4,0
ГОСТ 19903-74

1350.12.38.A-30UEP-1108-HV

Объекты III очереди строительства ЗАО "СГК"(ТЭЦ)

Газорегуляторный пункт №1
Отопление и вентиляция

Схема системы отопления

Стадия	Лист	Листов
Р	4	

