




План на отпм. 0,000

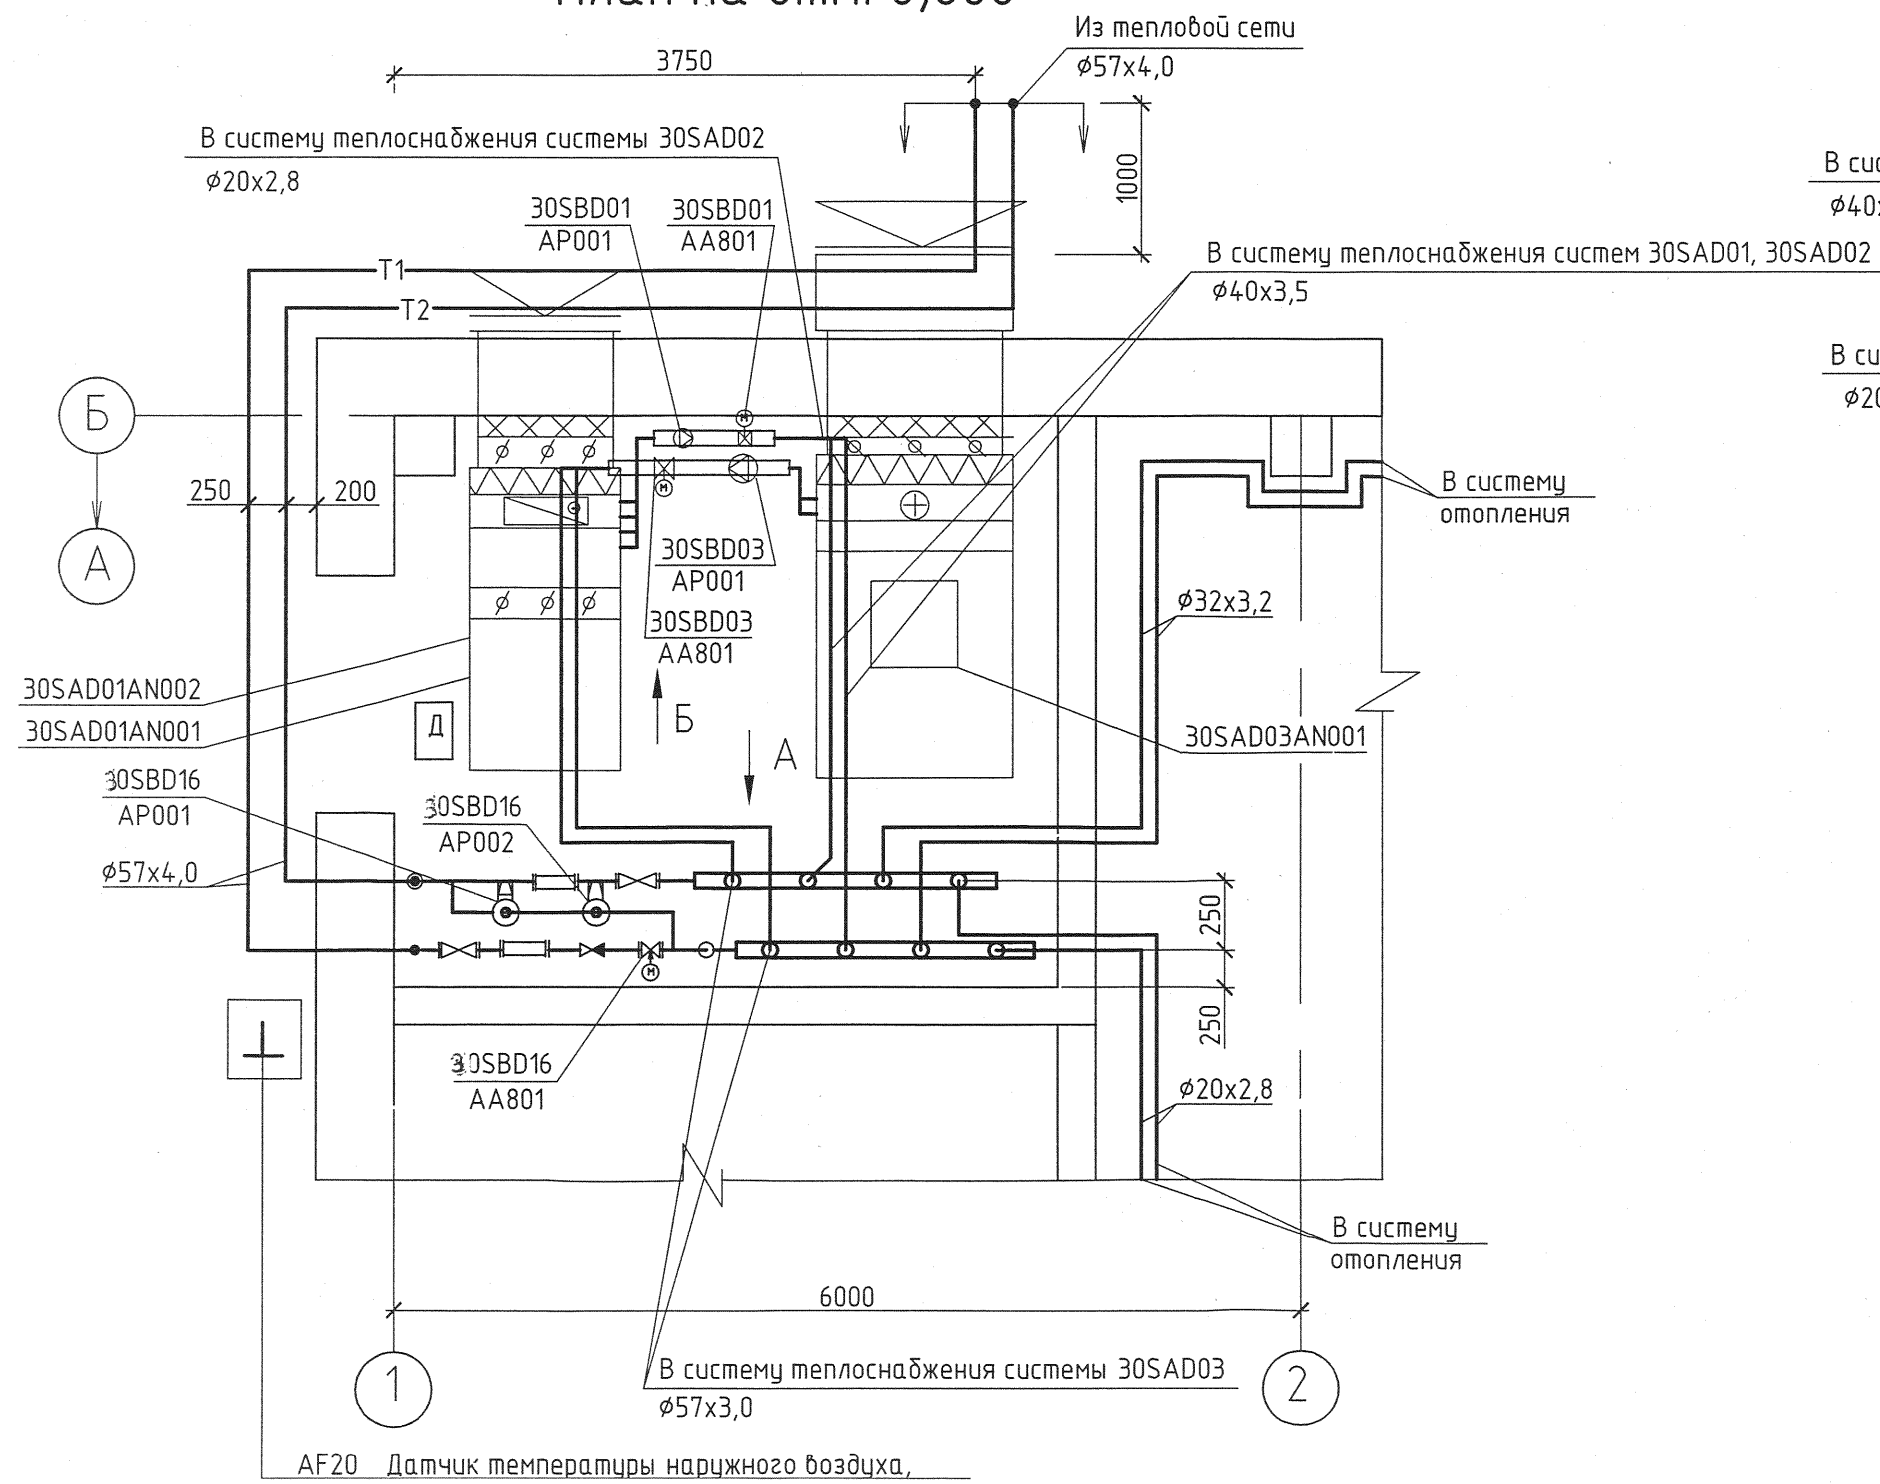


Bud A

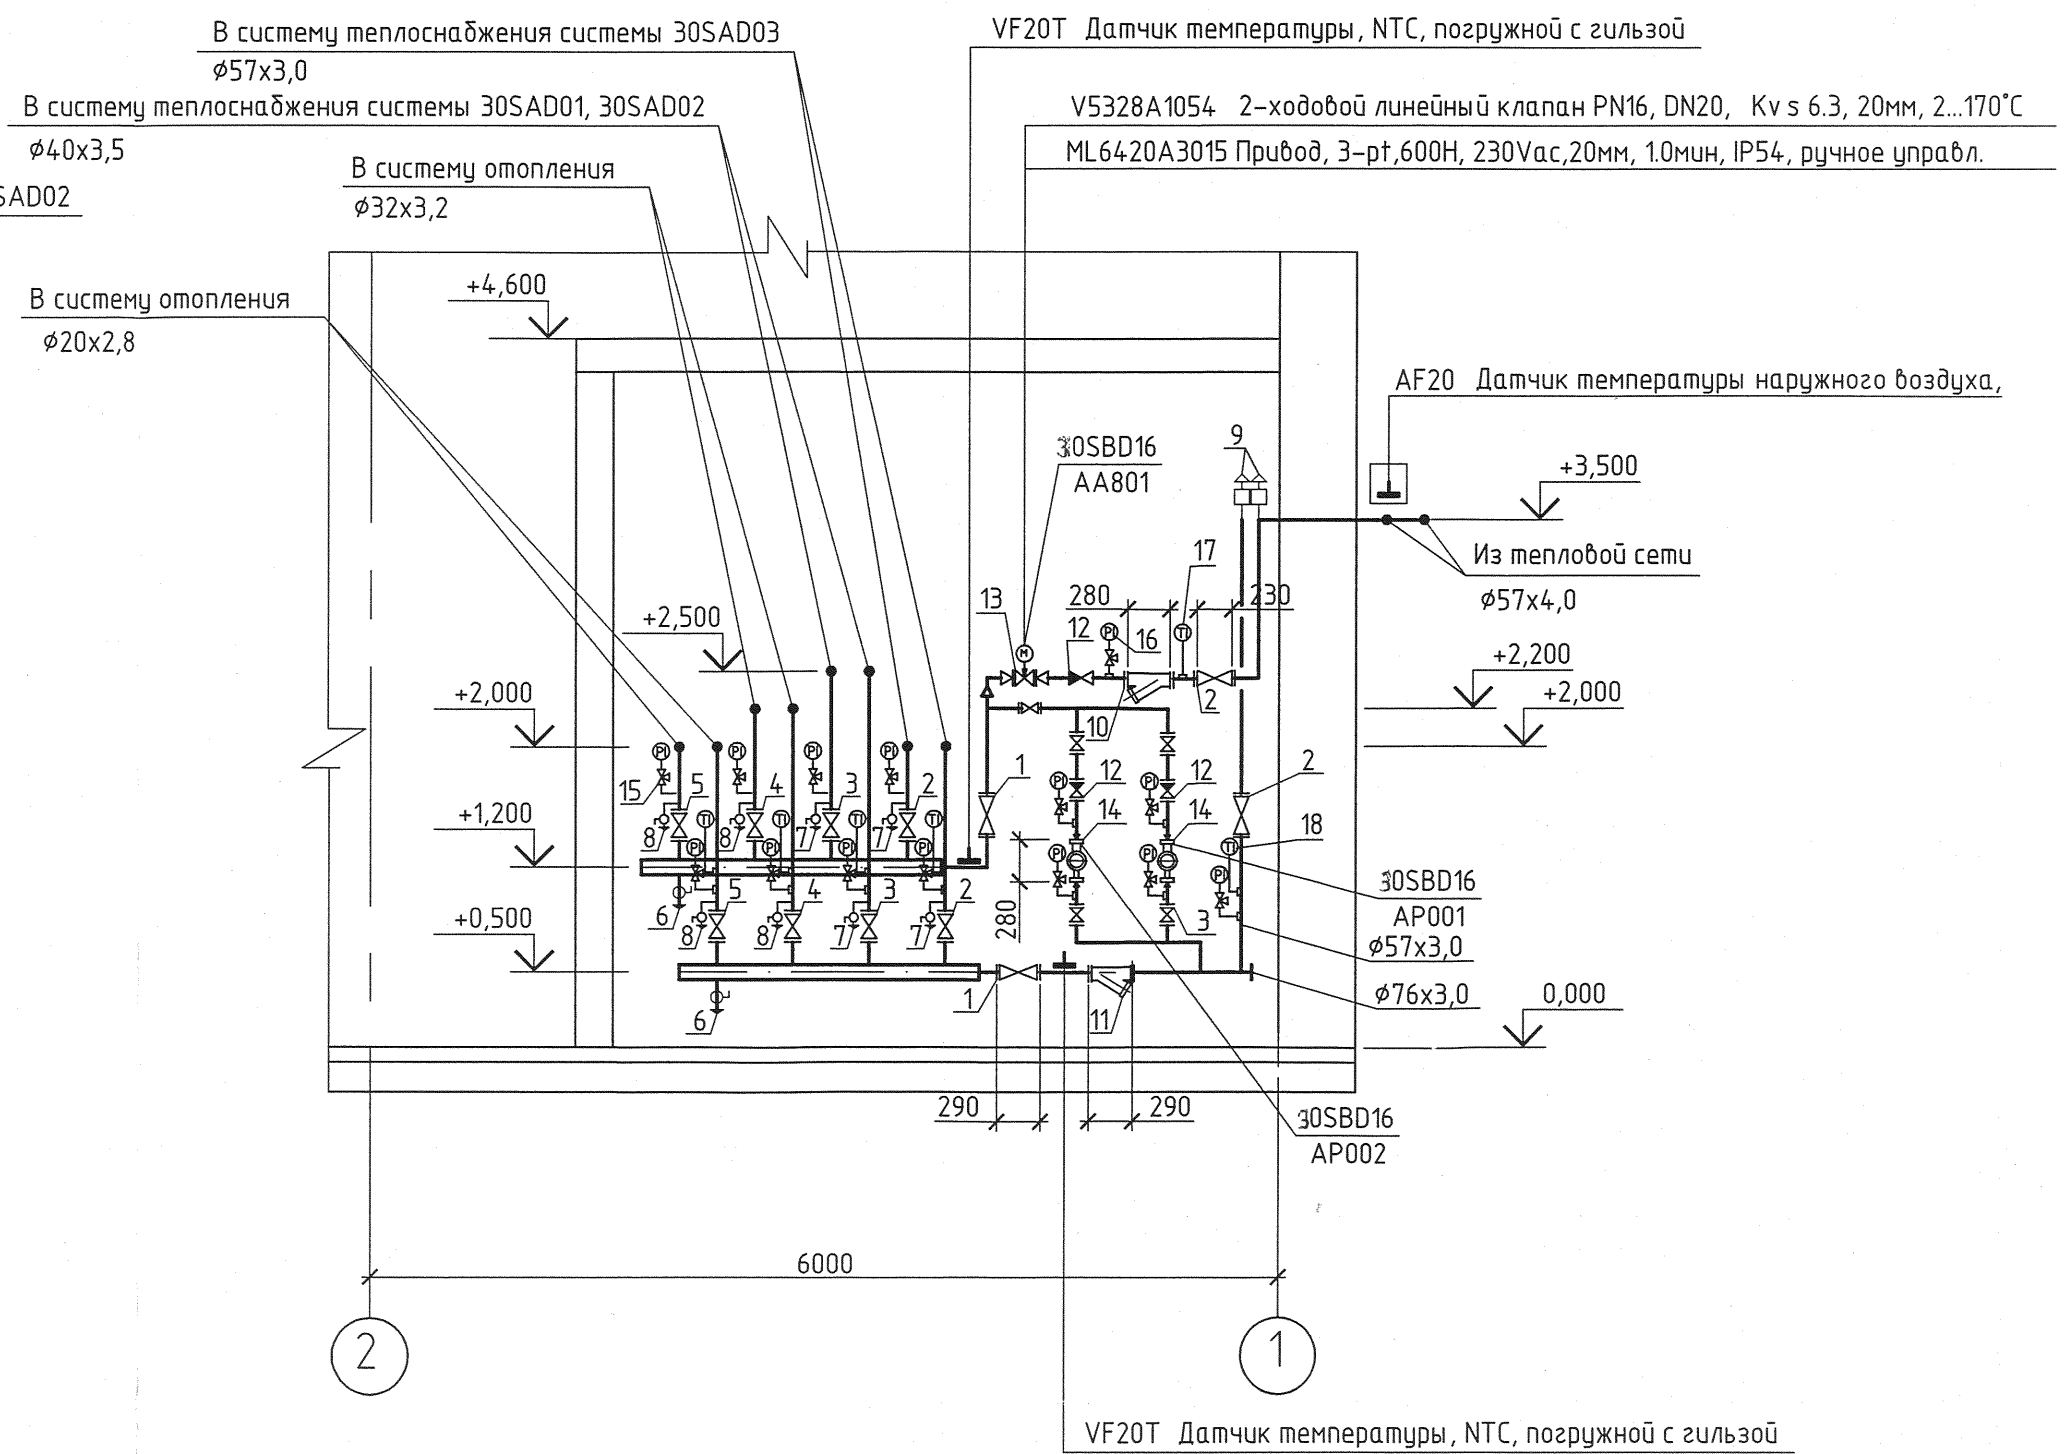

Вид Б

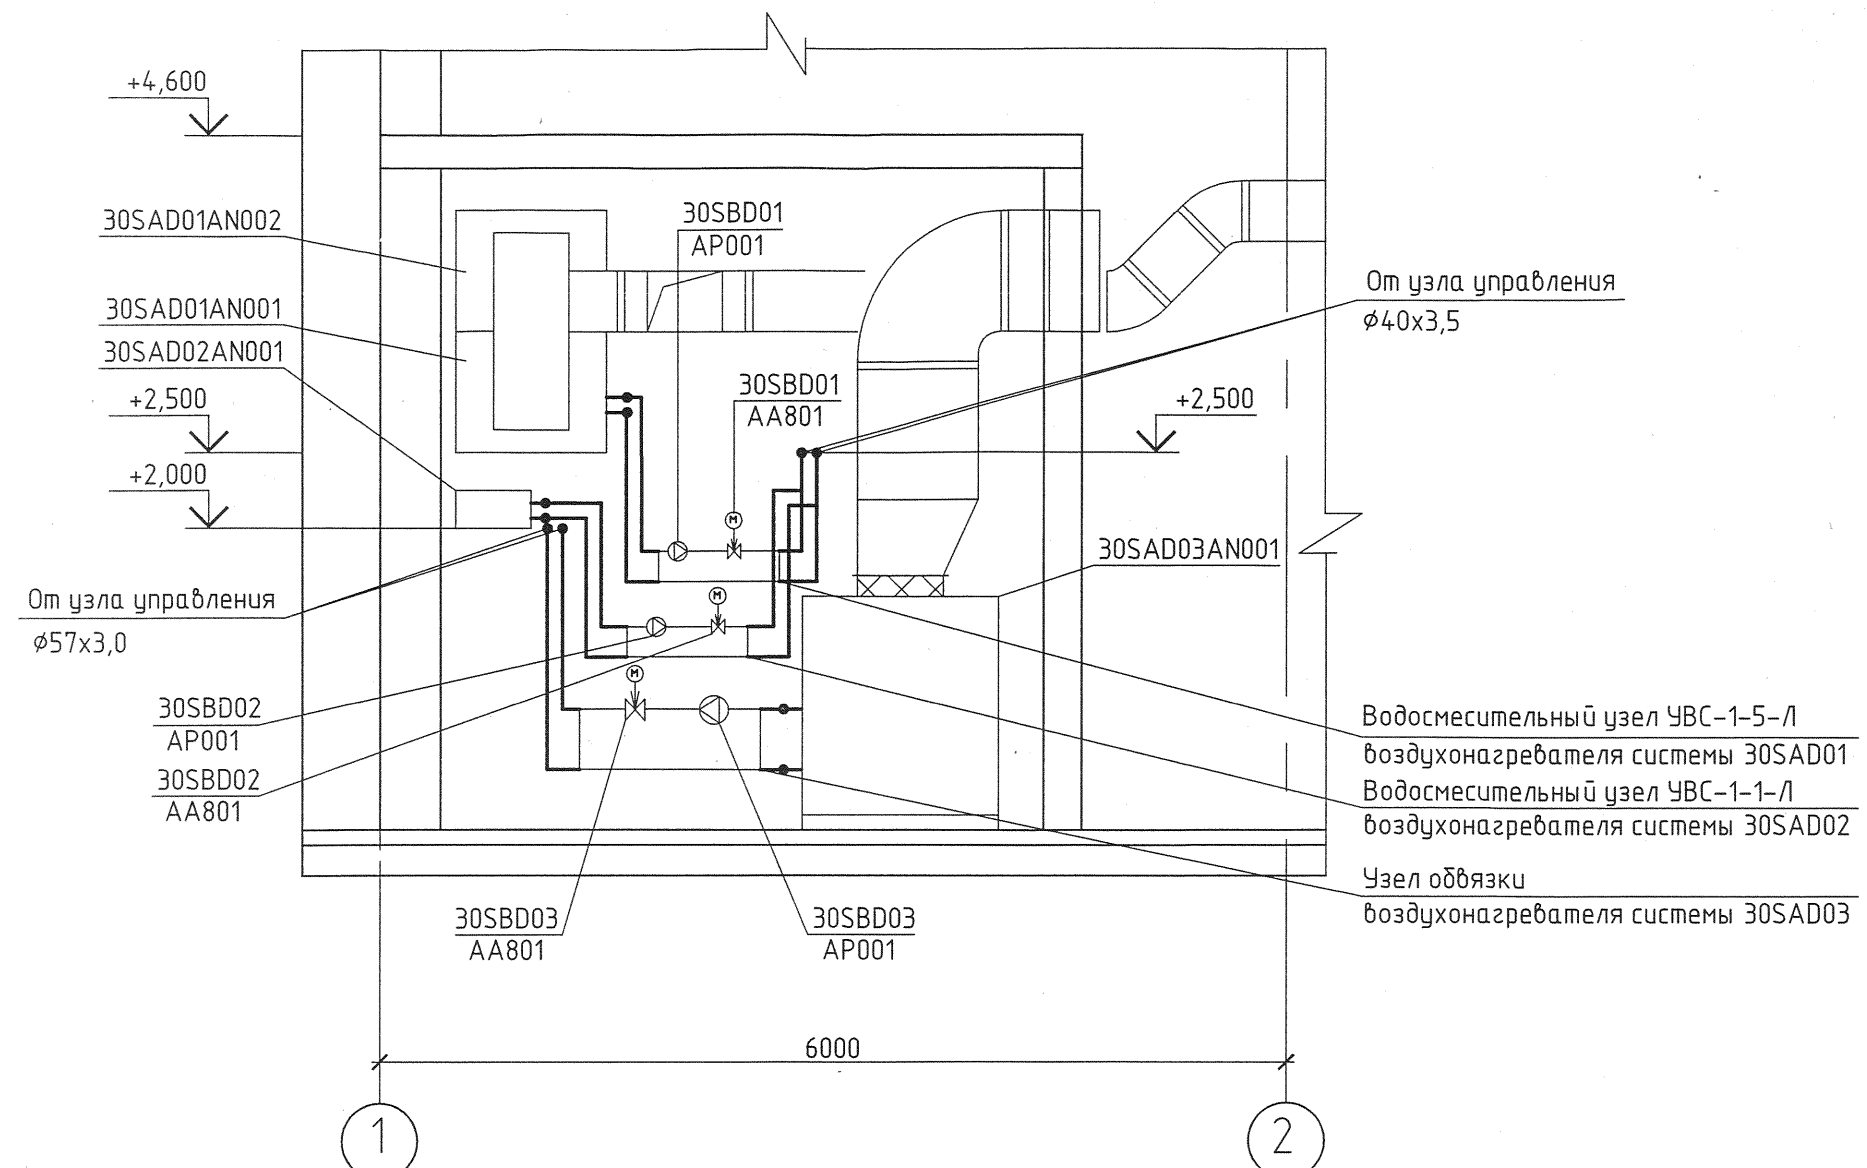

						1350.12.38.А-30UEP-1108-NV			
						Объекты III очереди строительства ЗАО "СГК"(ТЭЦ)			
Изм.	Кол.уч.	Лист	№ док.	Подп.	Дата	Газорегуляторный пункт №1 Отопление и вентиляция	Стадия	Лист	Листов
							р	6	
Н. контр.	Михеев	<i>В.С.Смирнов</i>	25.02.13			Узел управления План на отм.0,000. Вид А. Вид Б		ОТКРЫТОЕ АКЦИОНЕРНОЕ ОБЩЕСТВО ИНСТИТУТ ТЕЛЕЛЕКТРОПРОЕКТ НИЖНИЙ НОВГОРОД	
Нач. отд.	Долгизе	<i>Долгизе</i>	25.02.13						
Проверил	Студенова	<i>Студенова</i>	25.02.13						
Разработал	Дерягина	<i>Дерягина</i>	25.02.13						