
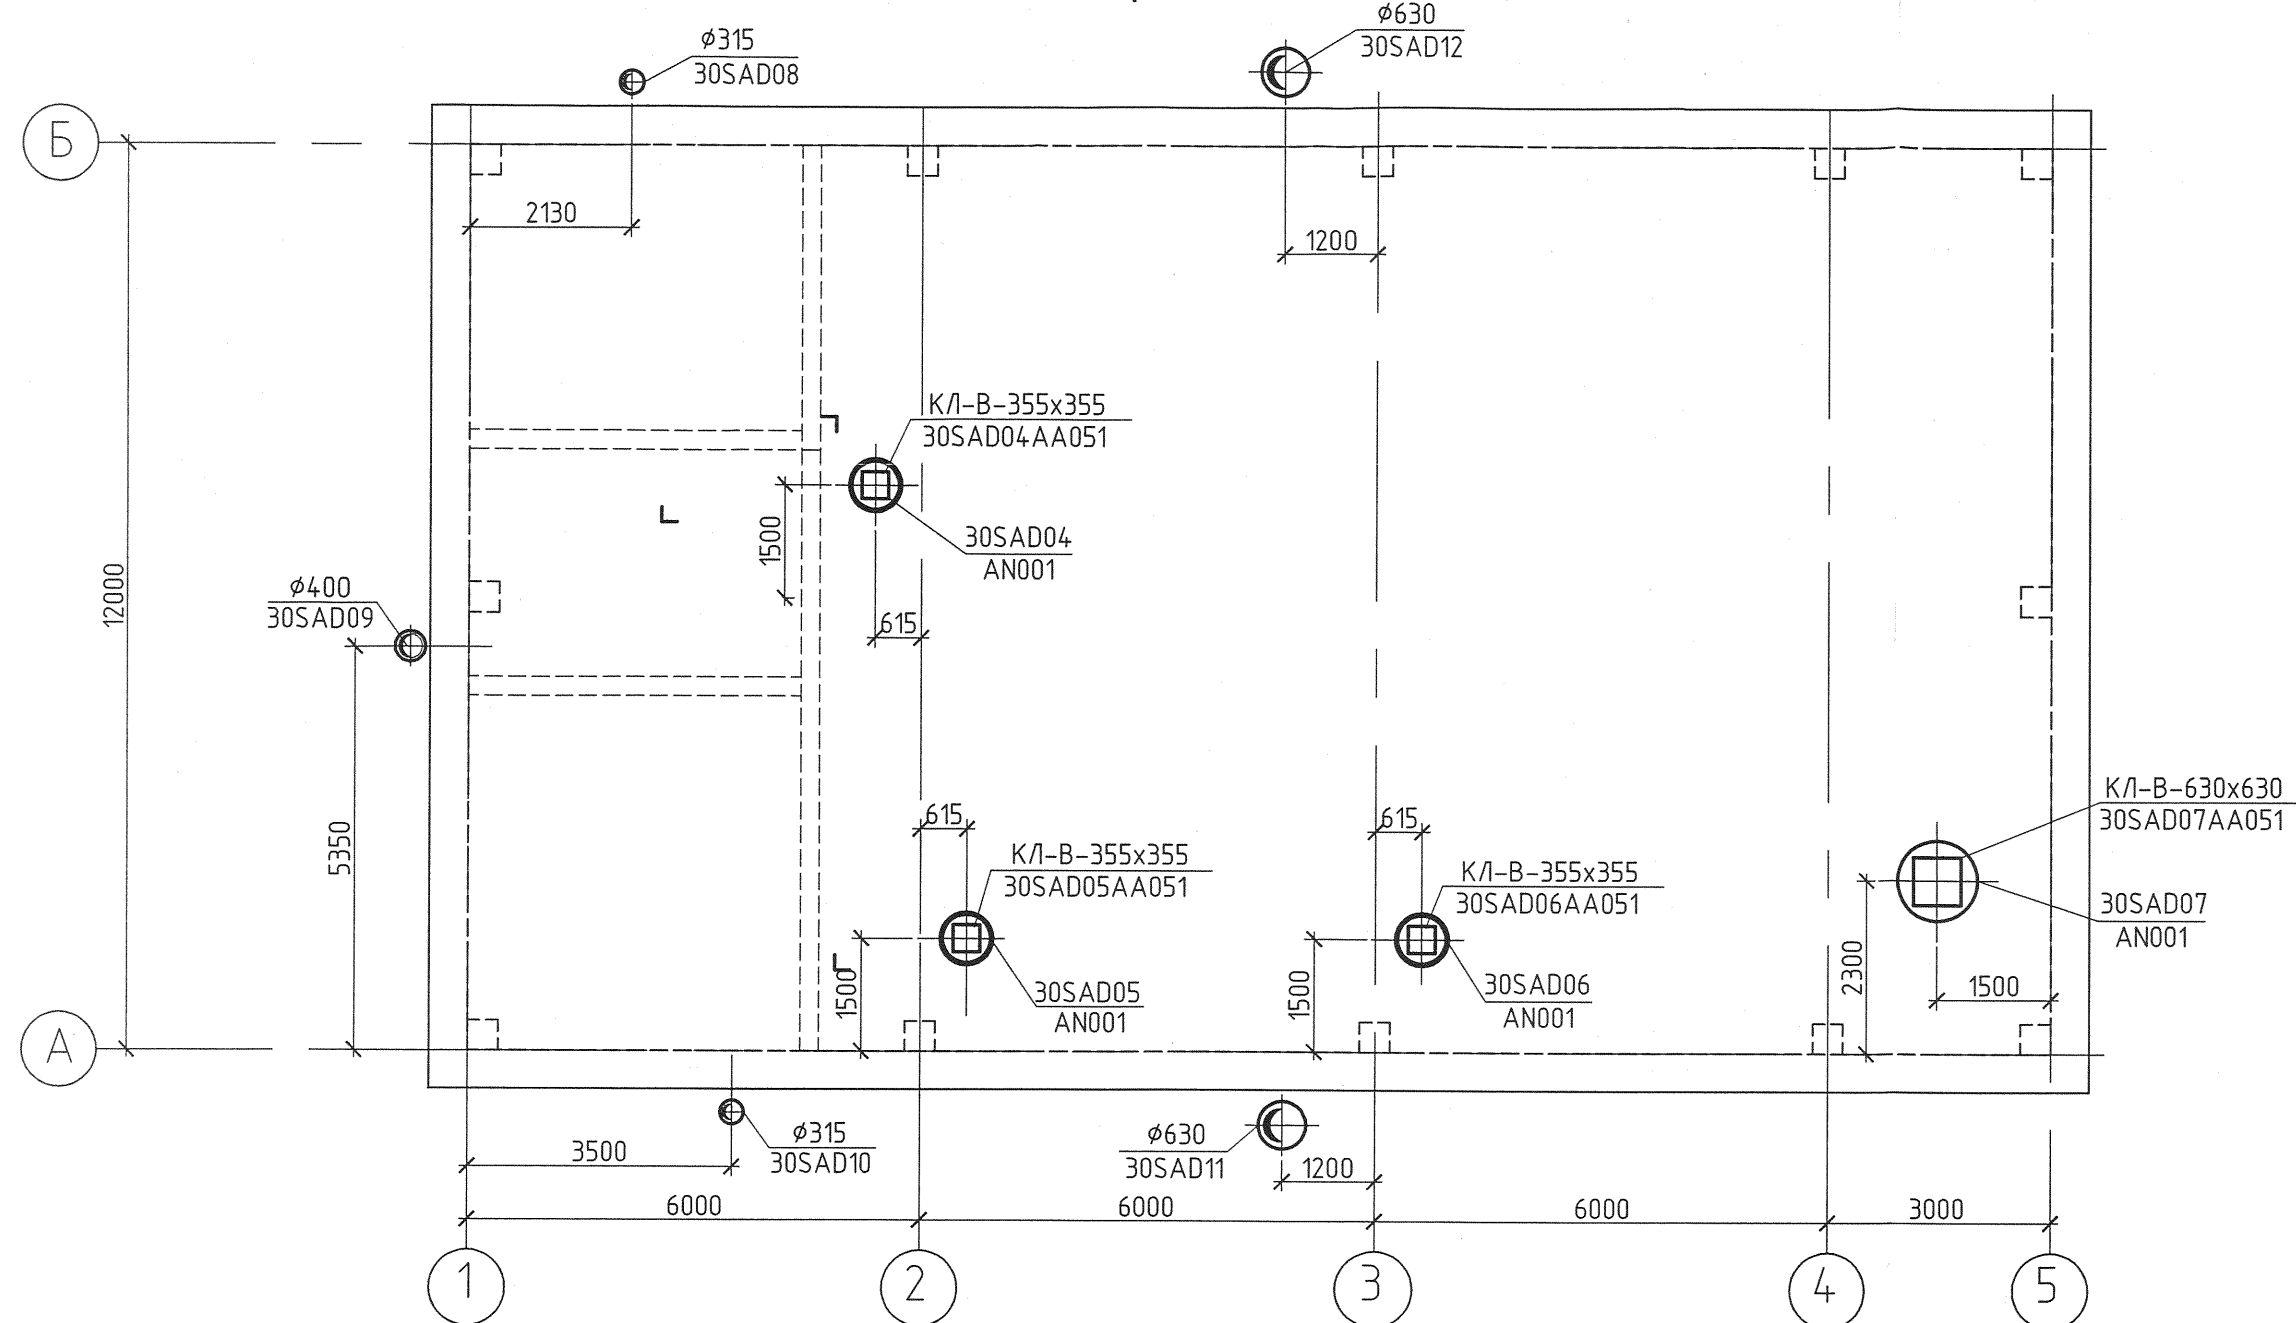


Инв. № подл. 83215
Подпись и дата 25.02.13
Взам. инв. №

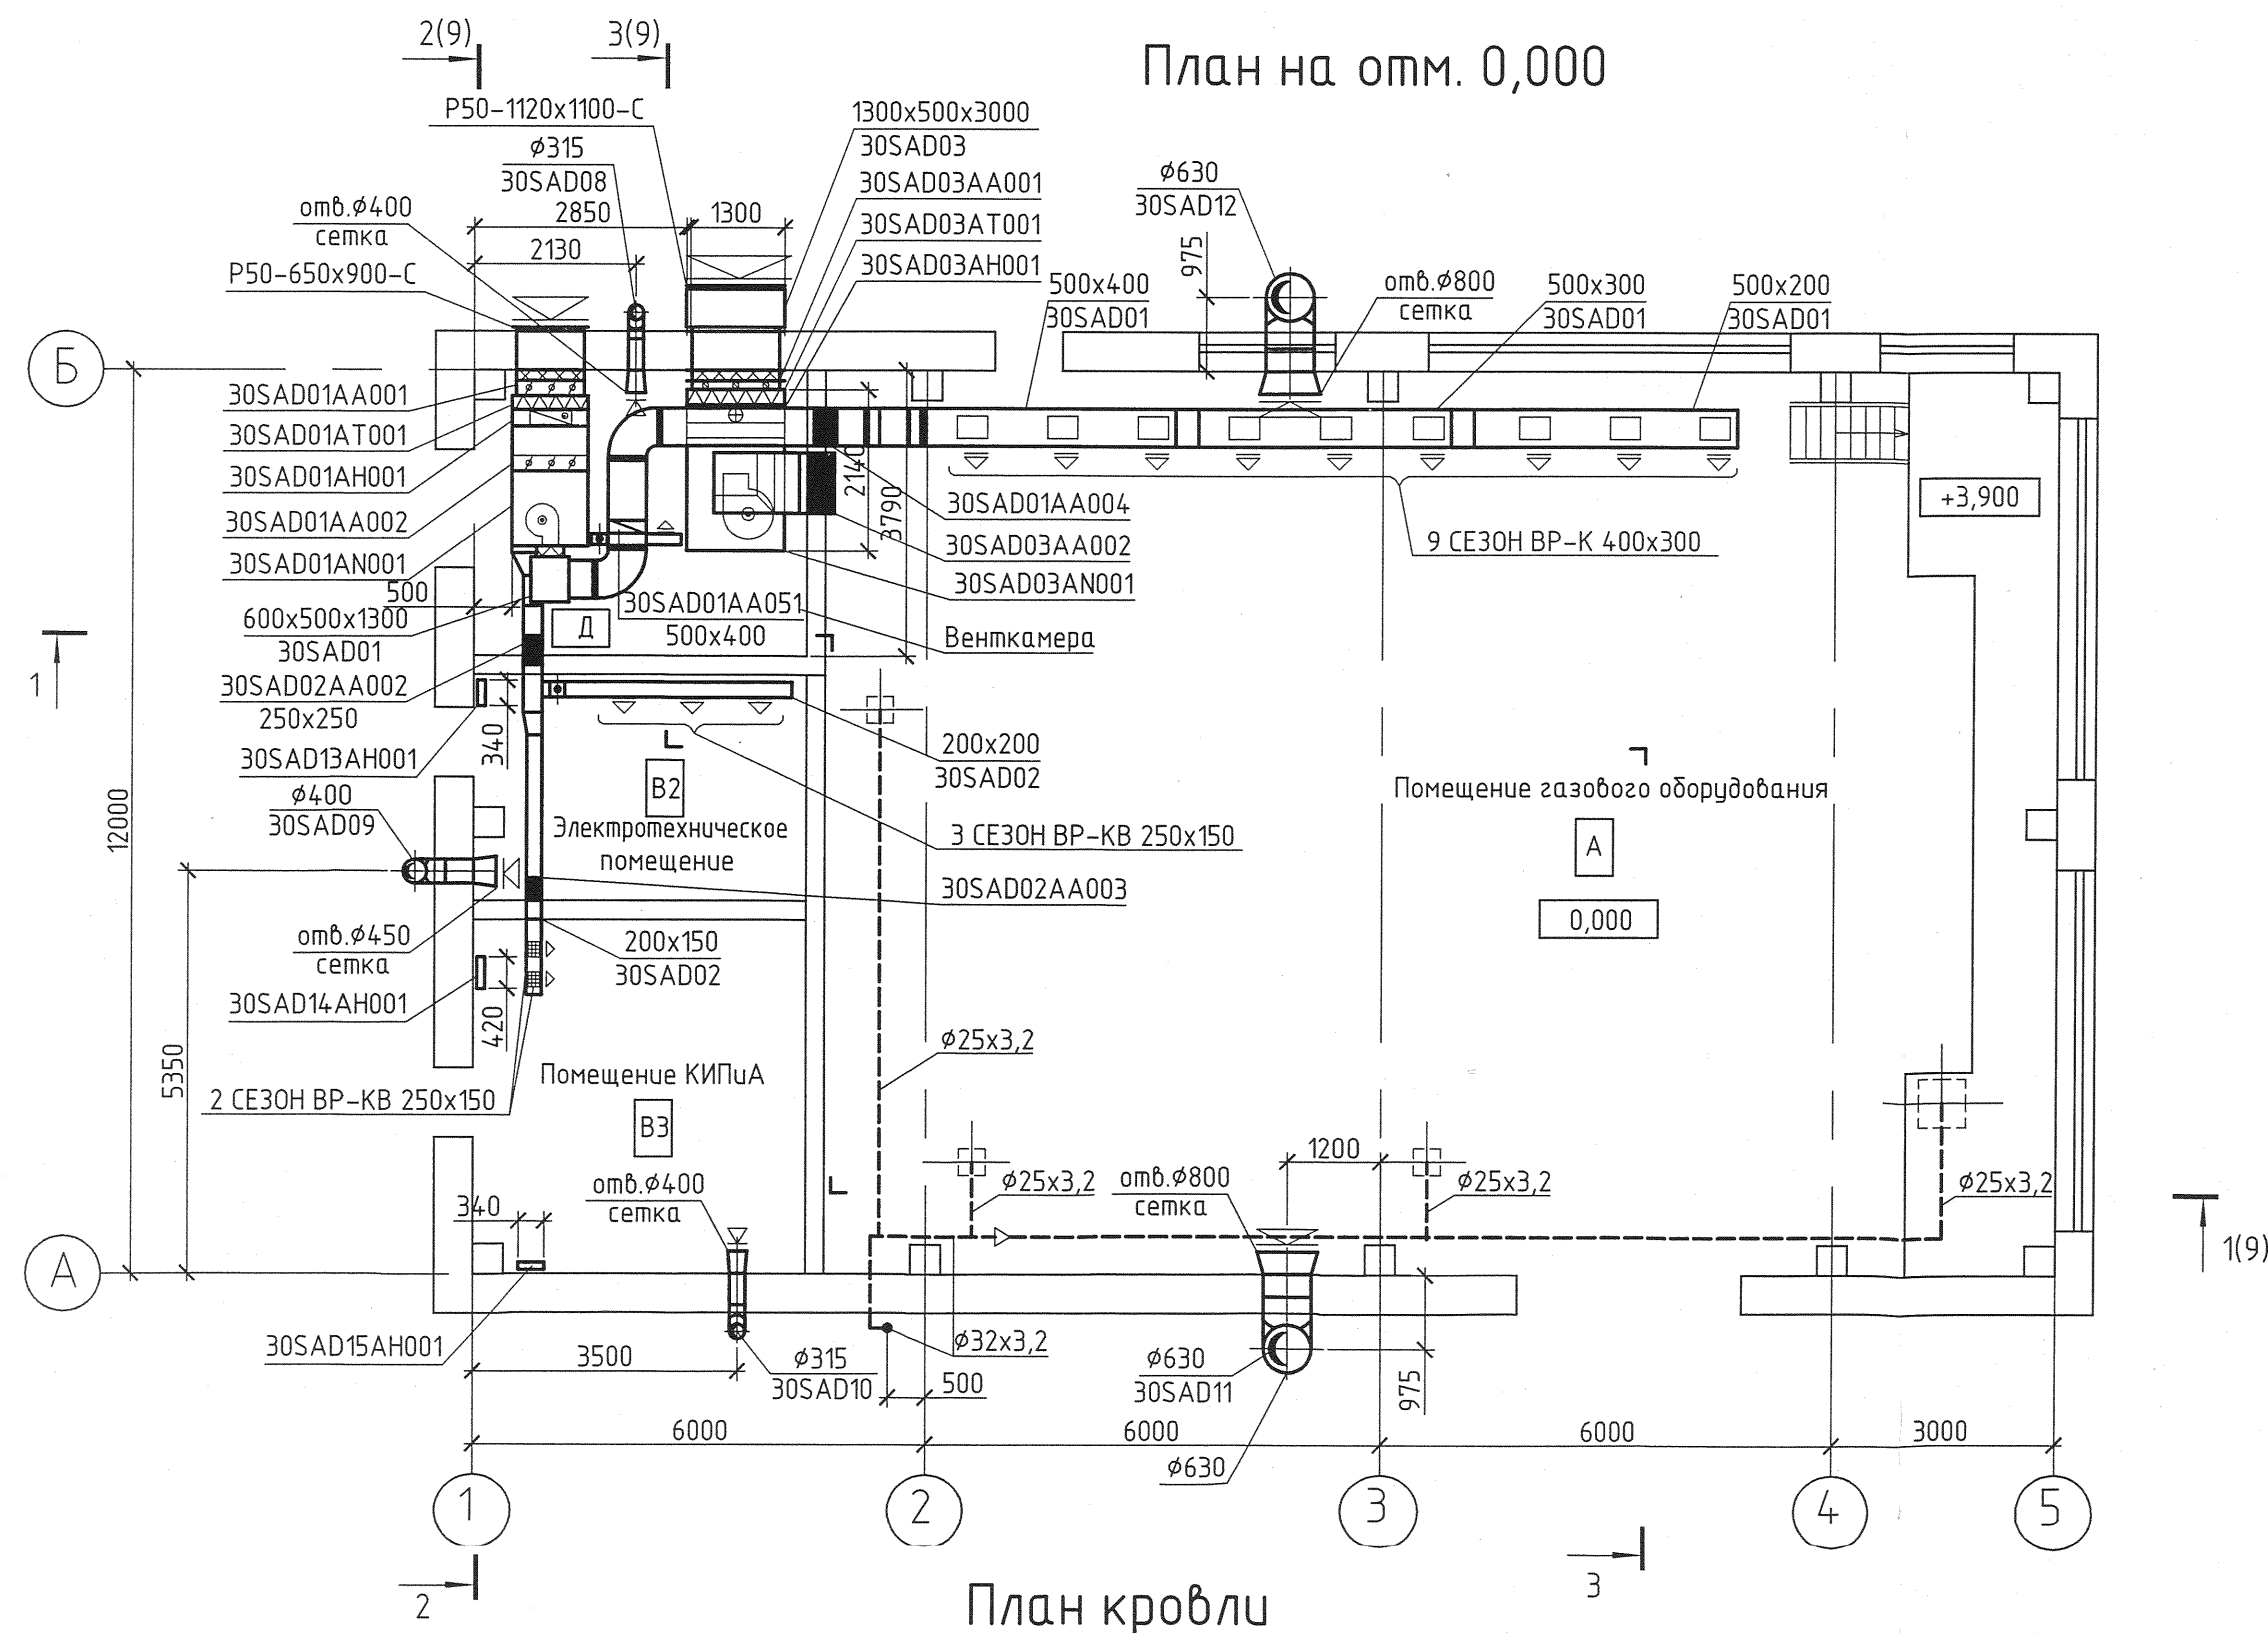

1 Прокладку трубопроводов для отвода конденсата из поддонов крышных вентиляторов уточнить по месту.

1350.12.38.A-30UEP-1108-HV					
Объекты III очереди строительства ЗАО "СГК" (ТЭЦ)					
Изм.	Кол.уч.	Лист	№ док.	Подп.	Дата
Газорегуляторный пункт №1				Стадия	Лист
Отопление и вентиляция				р	8
Н. контр.	Мухеев	25.02.13			
Нач. отд.	Долудзе	25.02.13			
Проверил	Студенова	25.02.13			
Разработал	Дерягина	25.02.13			
План на отм. 0,000				План кровли	
				Формат А2	