




30SAD01

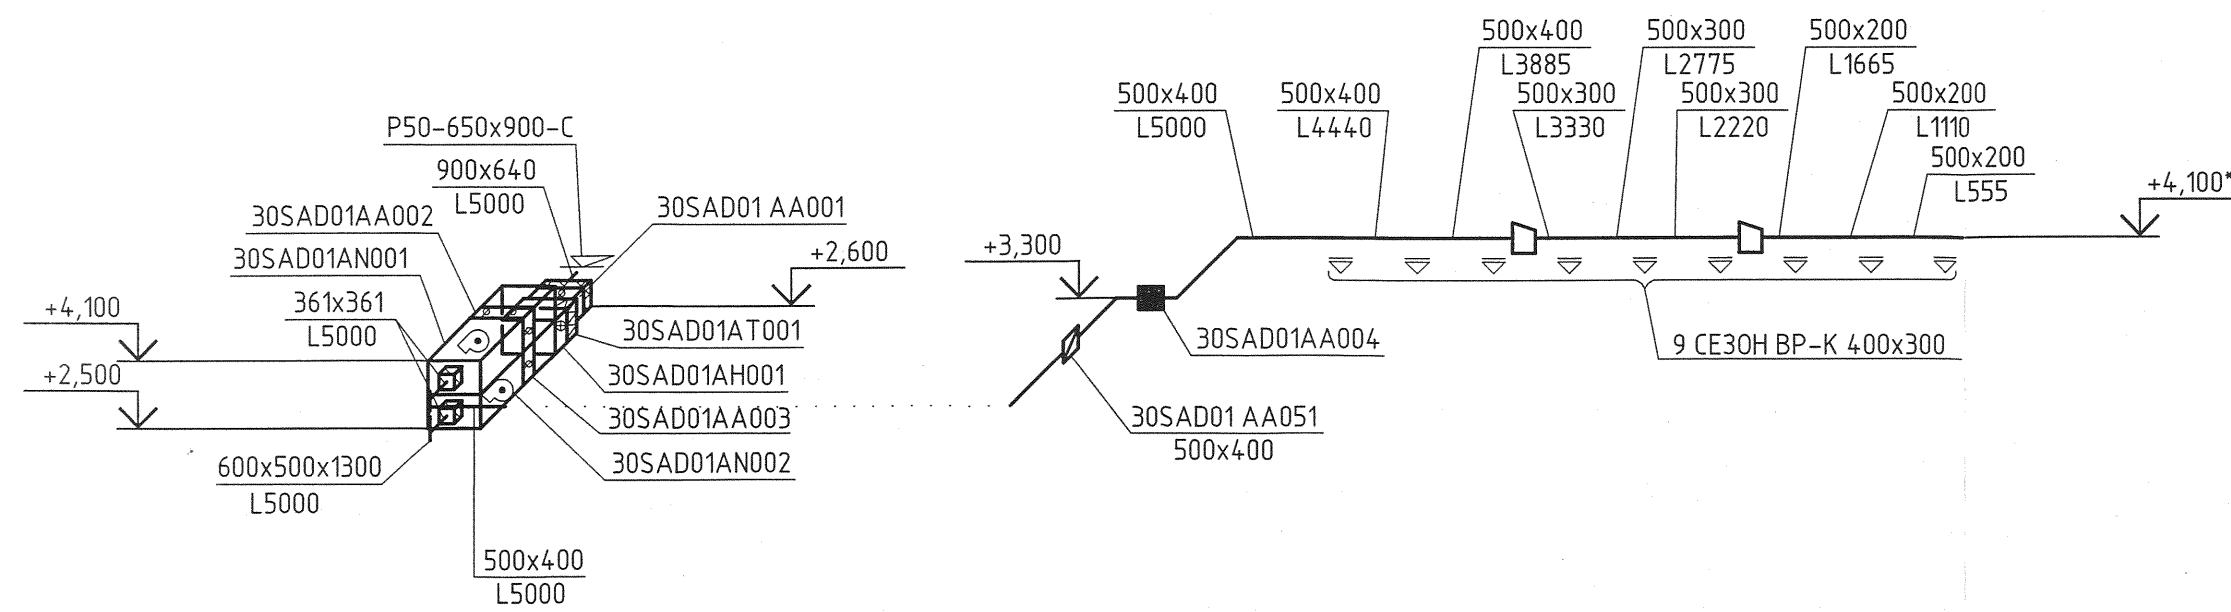


30SAD02

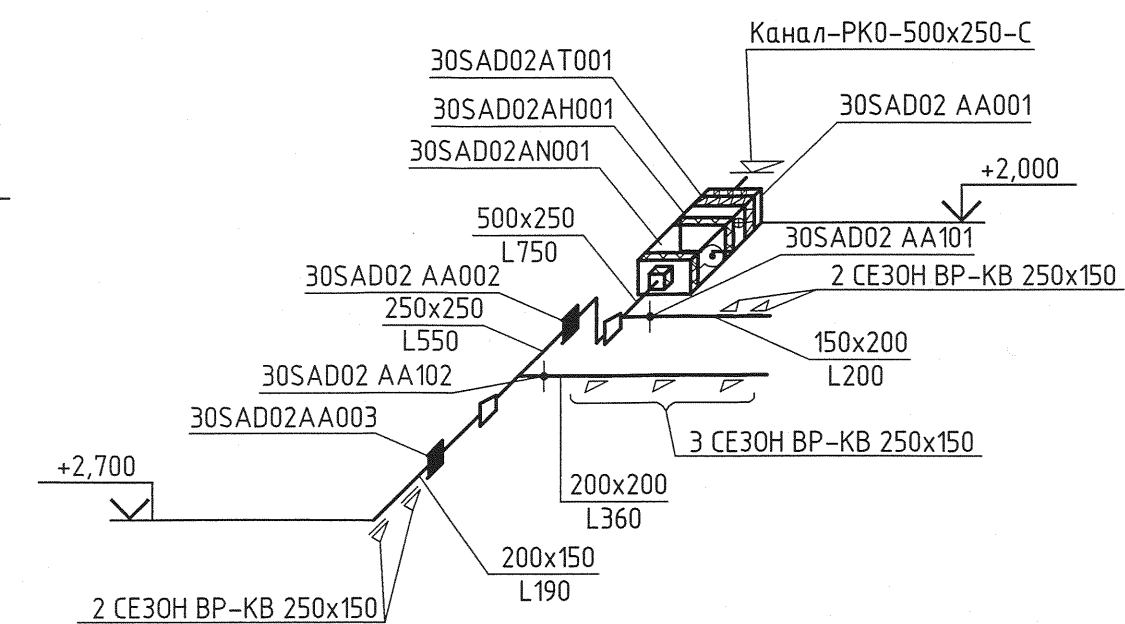


30SAD03

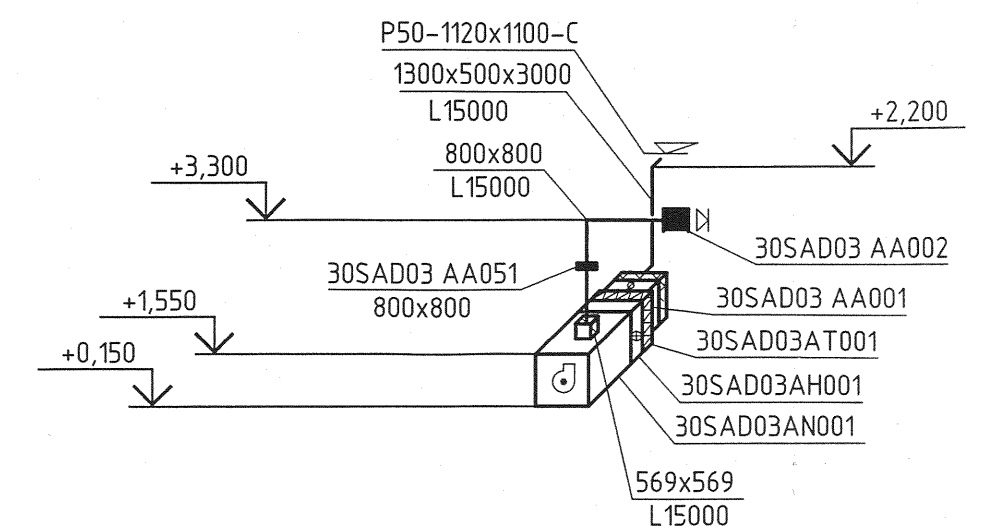


30SAD04

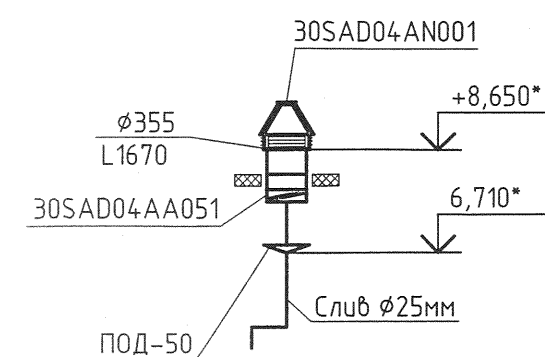


30SAD05

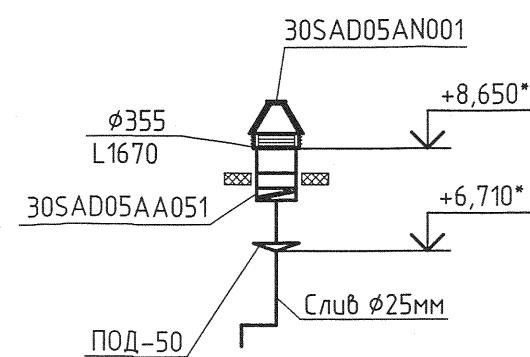


30SAD06

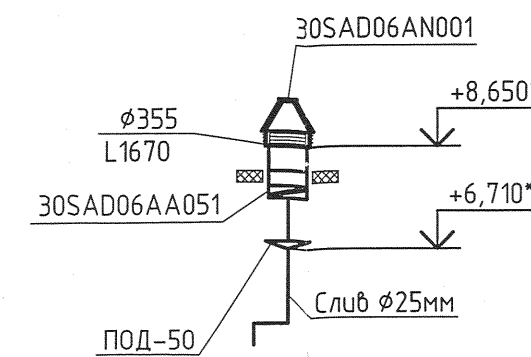


30SAD07

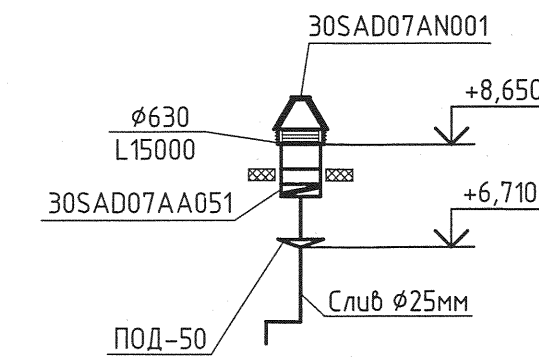


30SAD08

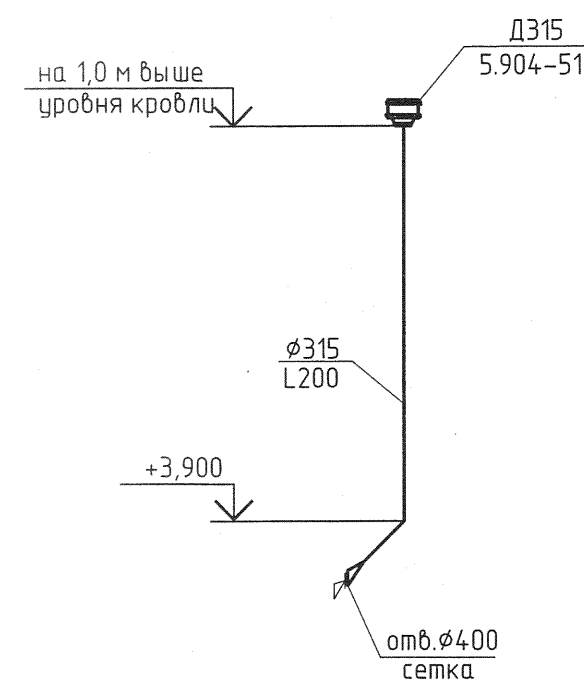


30SAD09

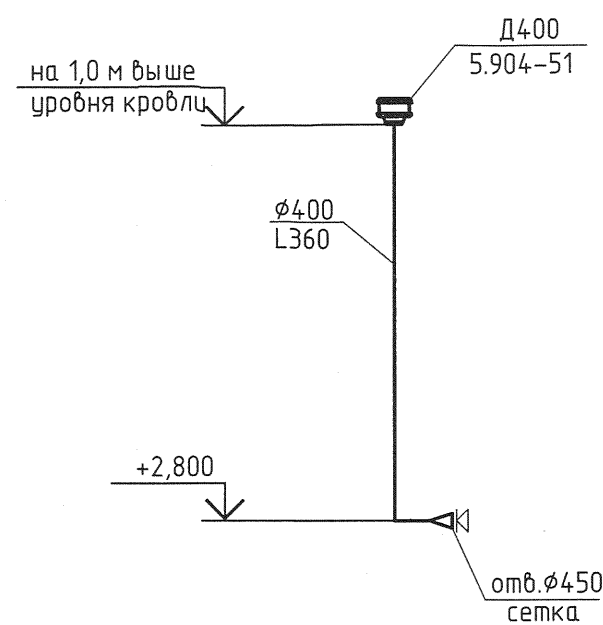


30SAD10

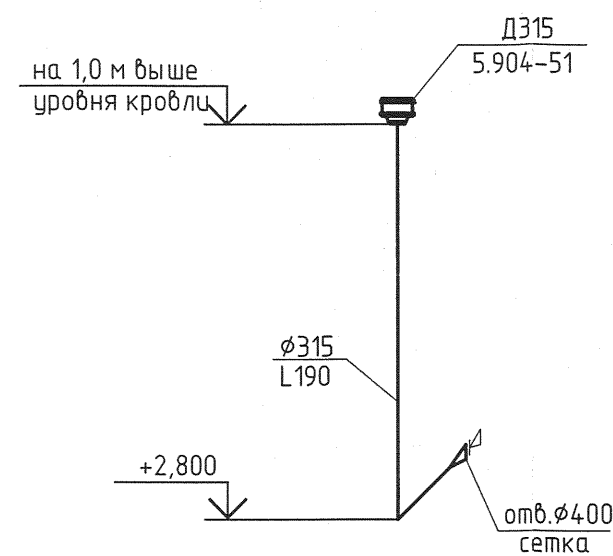


30SAD11

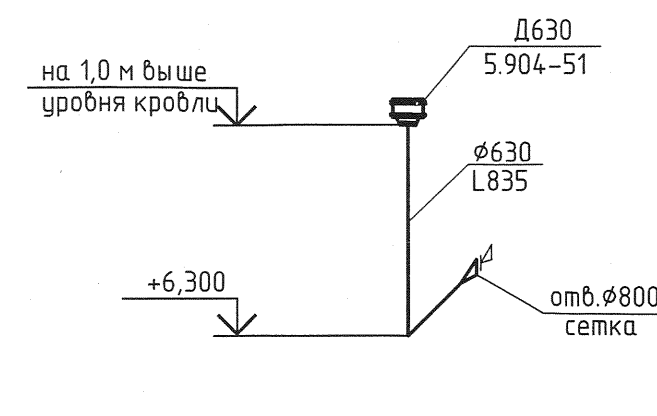

30SAD12

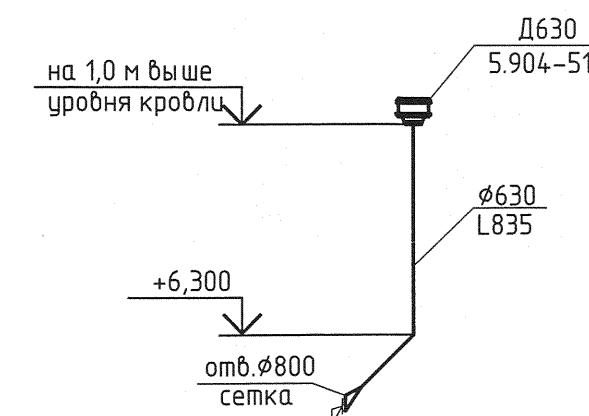

1 Отметки круглых воздухопроводов указаны по оси, прямоугольных по низу.
2 Отметки со знаком * уточнить по месту.

						1350.12.38.А-30УЕР-1108-НУ			
						Объекты III очереди строительства ЗАО "СГК"(ТЭЦ)			
Изм.	Кол.уч.	Лист	№ док.	Подп.	Дата	Газорегуляторный пункт №1 Отопление и вентиляция	Стадия	Лист	Листов
							Р	12	
Н. контр.	Мухеев	<i>Мухеев</i>	25.02.13						
Нач. отд.	Долидзе	<i>Долидзе</i>	25.02.13						
Проверил	Студенова	<i>Студенова</i>	25.02.13						
Разработал	Дерягина	<i>Дерягина</i>	25.02.13			Схемы систем 30САД01...30САД12		ОТКРЫТОЕ АКЦИОНЕРНОЕ ОБЩЕСТВО ИНСТИТУТ ТЕПЛОЭЛЕКТРОПРОЕКТ НИЖНИЙ НОВГОРОД	