
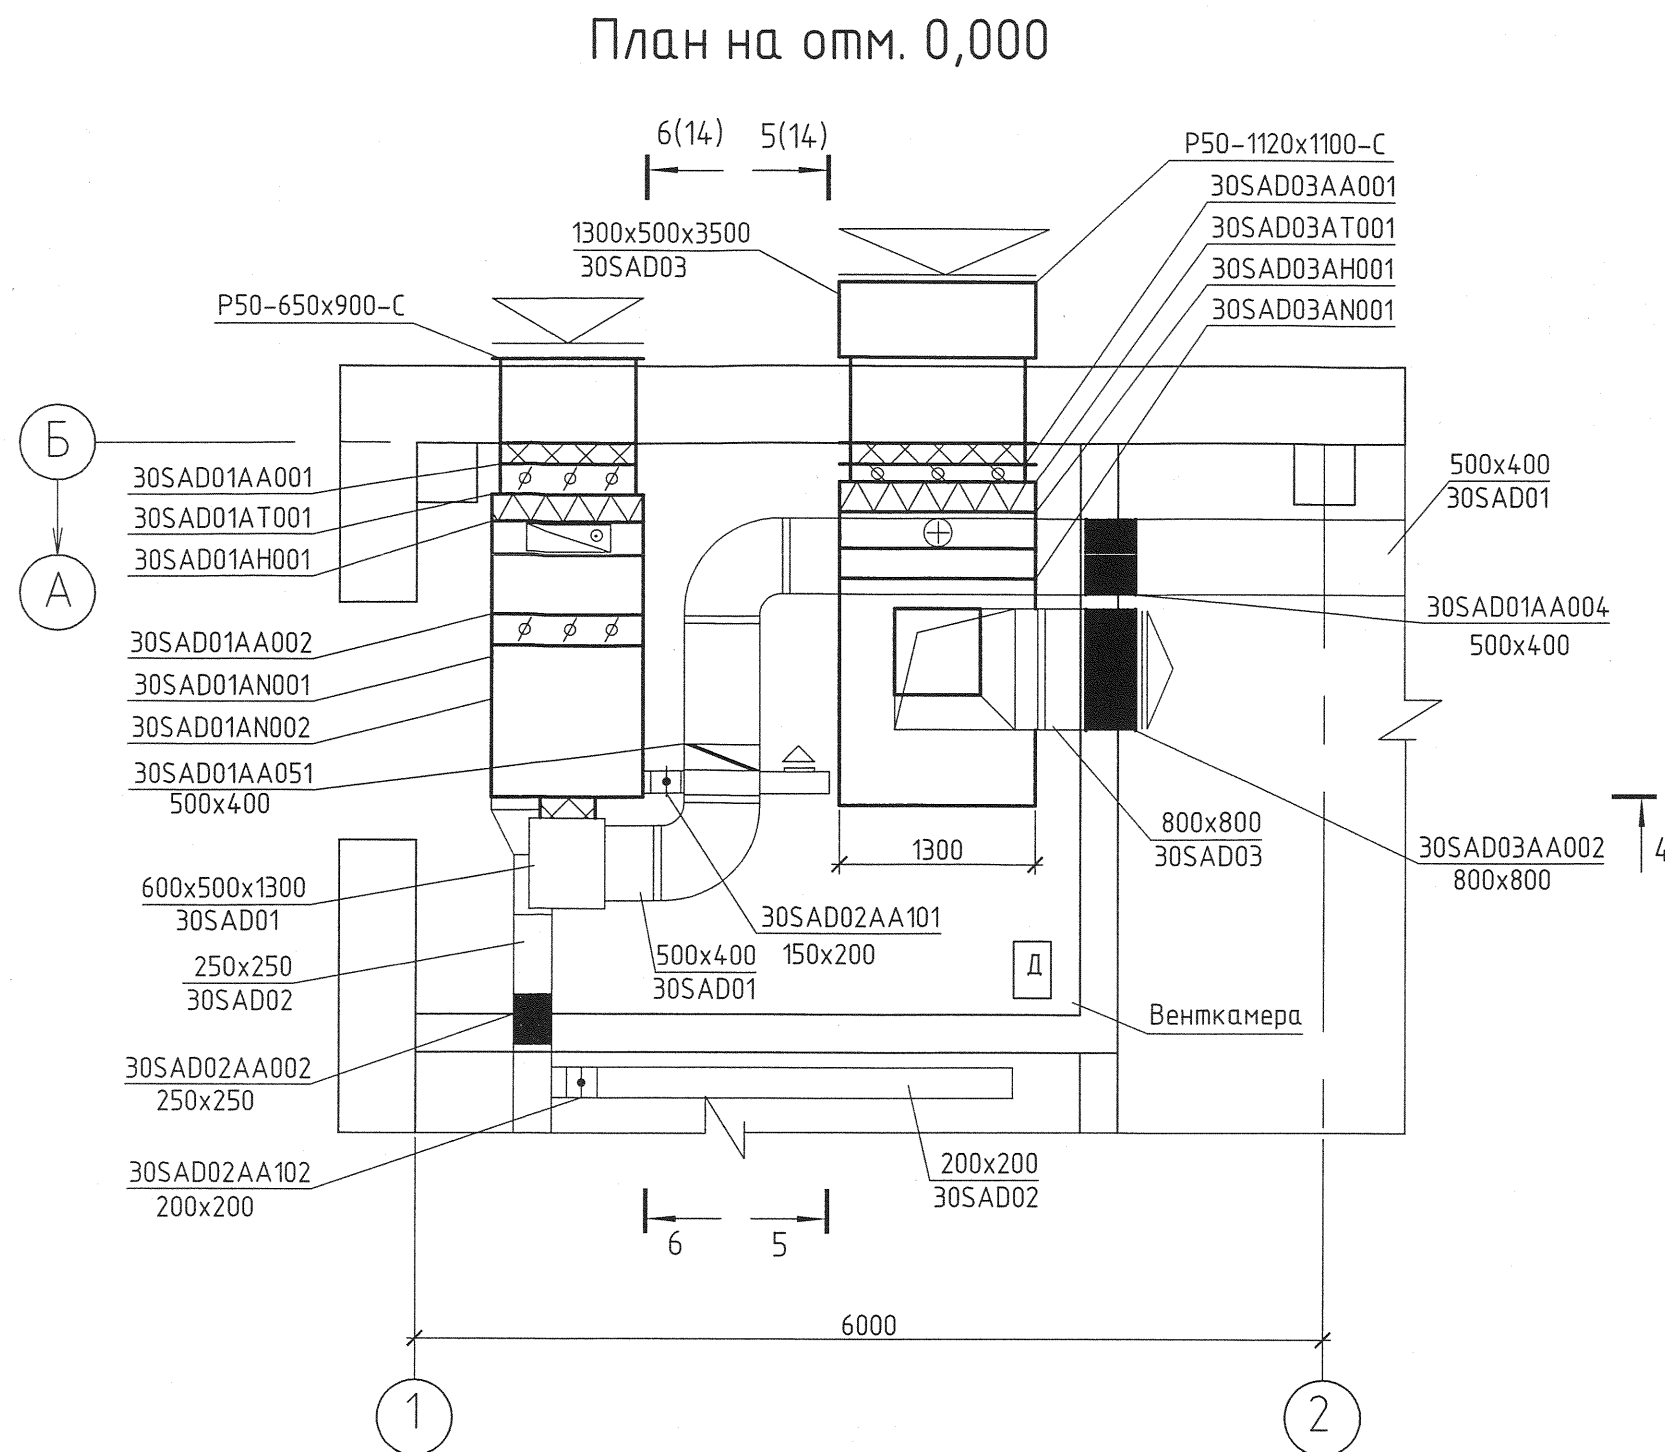


Инв. № подл. 83215
Подпись и дата 01.08.03.13
Взам. инв. №

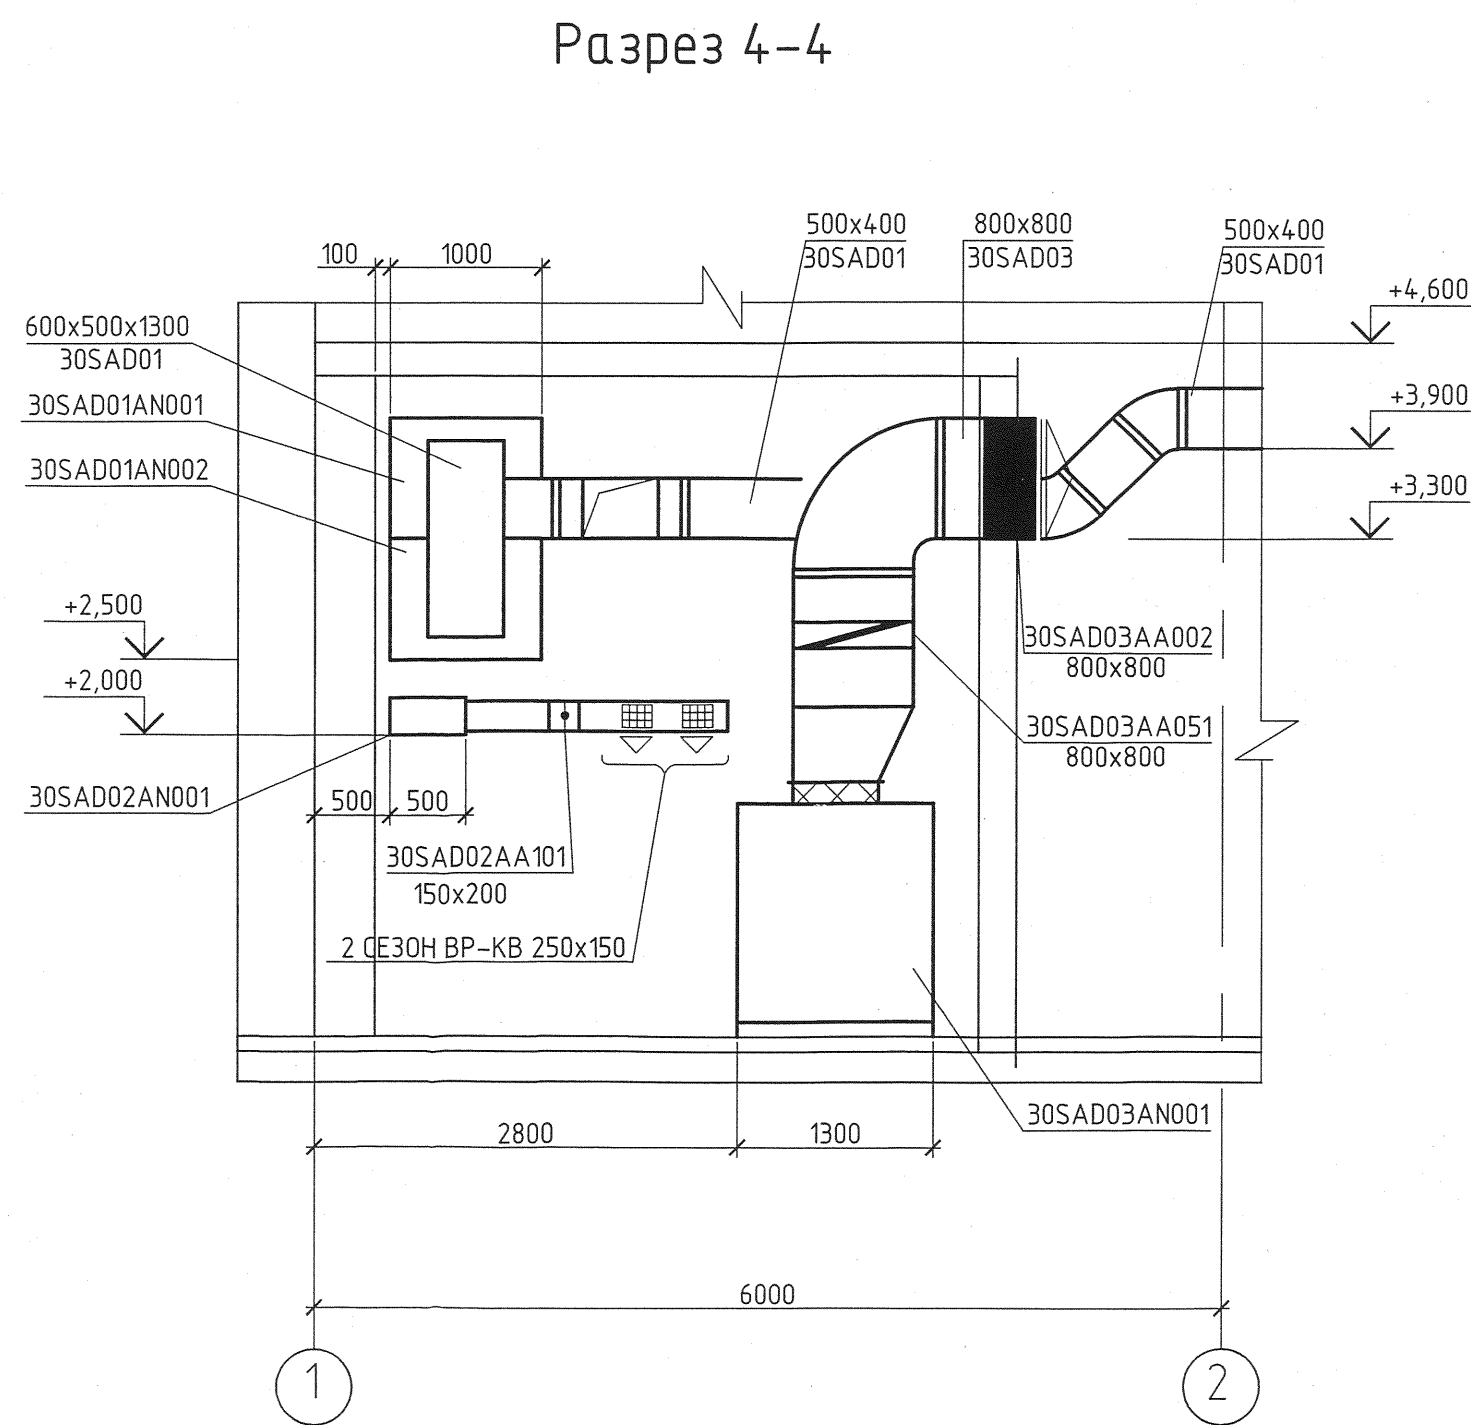

Спецификация

Поз.	Обозначение	Наименование	Кол.	Масса ед., кг	Примечание
30SAD01					
		Приточная установка			
30SAD01	000 "ВЕЗА"	КЦКП-5-С1-УЗ	1	210,0	
	000 "ВЕЗА"	Решетка наружная P50-650x900-С	1		
30SAD01 AA001	000 "ВЕЗА"	Клапан воздухозаборный			
		северный Гермик-С-0595-0850-Н-П-			
		-12-00-00-У2 с электроприводом			
		BELIMO LF230-S нагрев 0,11 кВт	1		
	000 "ВЕЗА"	Гибкая вставка 895x640 мм	1		
30SAD01 AT001	000 "ВЕЗА"	Фильтр панельный			
		ФВП-1-XX-48-ГЗ/С			
		Класс очистки G3	1		
30SAD01 AH001	000 "ВЕЗА"	Воздухонагреватель жидкостный			
		BHB243.1-073-065-02-2,5-04-2/S			
		Q=69,0 кВт	1		
		Блок перехода на резервный вентилятор			
		Тройник с клапаном. Отвод вверх			
30SAD01 AA002	000 "ВЕЗА"	Клапан воздухозаборный			
		Регуляр-0525-0875-Н-П-			
		-04-00-01-У2 с электроприводом			
30SAD01 AN001		BELIMO LM230A-S	1	75,0	
		Вентилятор радиальный			
		ADH 280 R			
		с электродвигателем A80B4			
		N=1,5 кВт, n=1420 об/мин		150,0	
	000 "ВЕЗА"	Гибкая вставка 361x361 мм	1		
		Блок перехода на резервный вентилятор			
		Поворот с клапаном. Подвод снизу			
30SAD01 AA003	000 "ВЕЗА"	Клапан воздухозаборный			
		Регуляр-0525-0875-Н-П-			
		-04-00-01-У2 с электроприводом			
		BELIMO LM230A-S	1	75,0	
30SAD01 AN002	000 "ВЕЗА"	Вентилятор радиальный			
		ADH 280 R			
		с электродвигателем A80B4			
		N=1,5 кВт, n=1420 об/мин	2	150,0	
	000 "ВЕЗА"	Гибкая вставка 361x361 мм	1		

1350.12.38.A-30UEP-1108-HV					
Объекты III очереди строительства ЗАО "СГК"(ТЭЦ)					
Изм.	Колуч.	Лист	№ док.	Подп.	Дата
Газорегуляторный пункт №1				Стадия	Лист
Отопление и вентиляция				р	13
Н. контр.	Мухеев	25.02.13	Установки систем 30SAD01...30SAD03 План на отм.0,000. Разрез 4-4		
Нач. отд.	Долідзе	25.02.13			
Проверил	Студенова	25.02.13			
Разработал	Дерягина	25.02.13			

