


Секция 1

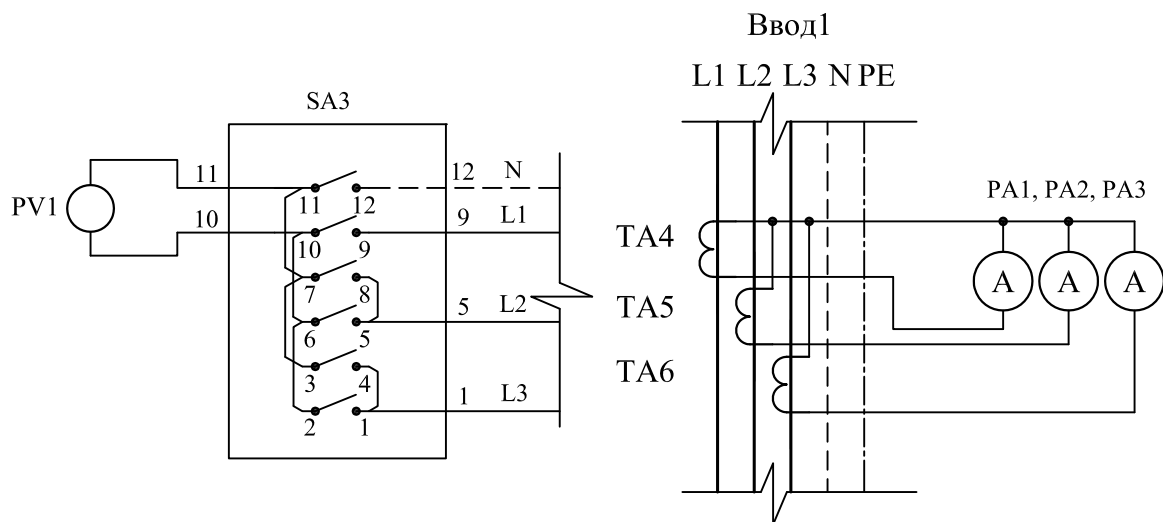

Секция 2


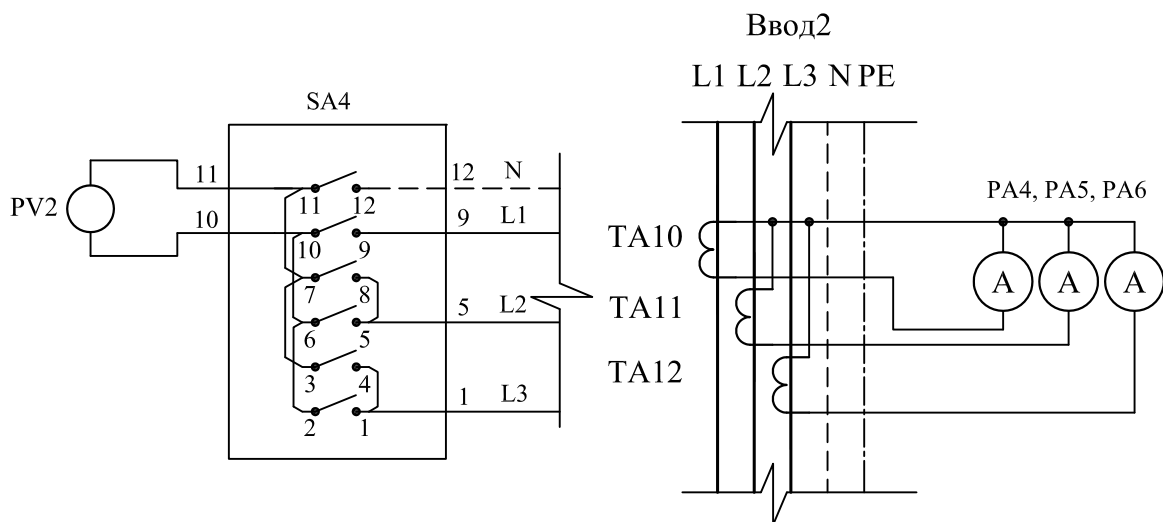


Диаграмма работы SA3, SA4

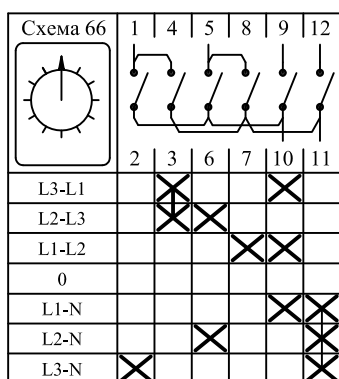

2803/ЭИ-КОТ-ЭМ

Реконструкция системы теплоснабжения
производственной базы ОАО "СПб "ИЗОТОП"
Ленинградская обл. Всеволожский район
г.п. Кузьмолковский, ст. Капитолово

Котельная автоматизированная
мощностью 6,4 МВт

Схема принципиальная
однолинейная ГРЩ

| | | |
|--------|------|--------|
| Стадия | Лист | Листов |
| Р | 2.3 | 3 |

 **Электростандарт**
официальный дистрибьютор АБМ-Москва

Формат А4

Взам. инв. N

Подпись и дата

Инв. N подг.

| | | | | | |
|------------|---------|-----------|---------|---|-------|
| Изм. | Кол.уч. | Лист | N° док. | Подпись | Дата |
| ГИП | | Галустян | |  | 07.12 |
| Гл. спец. | | Горячев | |  | 07.12 |
| Разработал | | Балабанов | |  | 07.12 |
| Проверил | | Костенко | |  | 07.12 |
| Н.контроль | | Сафронова | |  | 07.12 |