
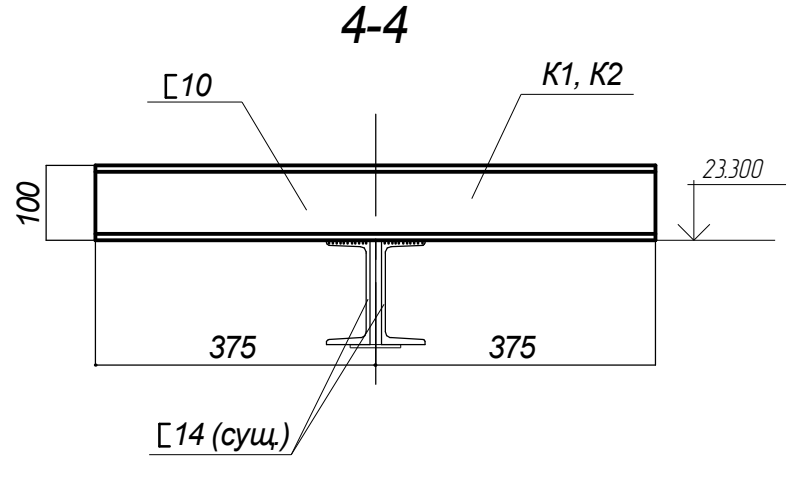
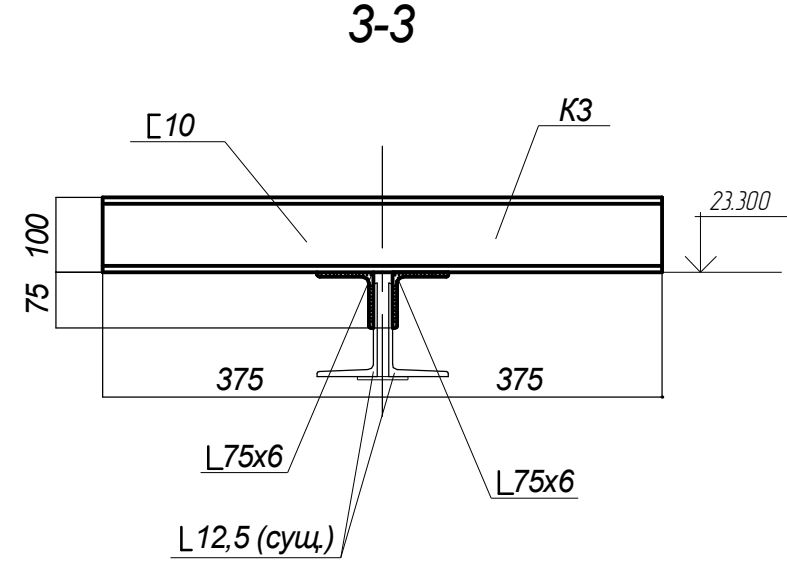
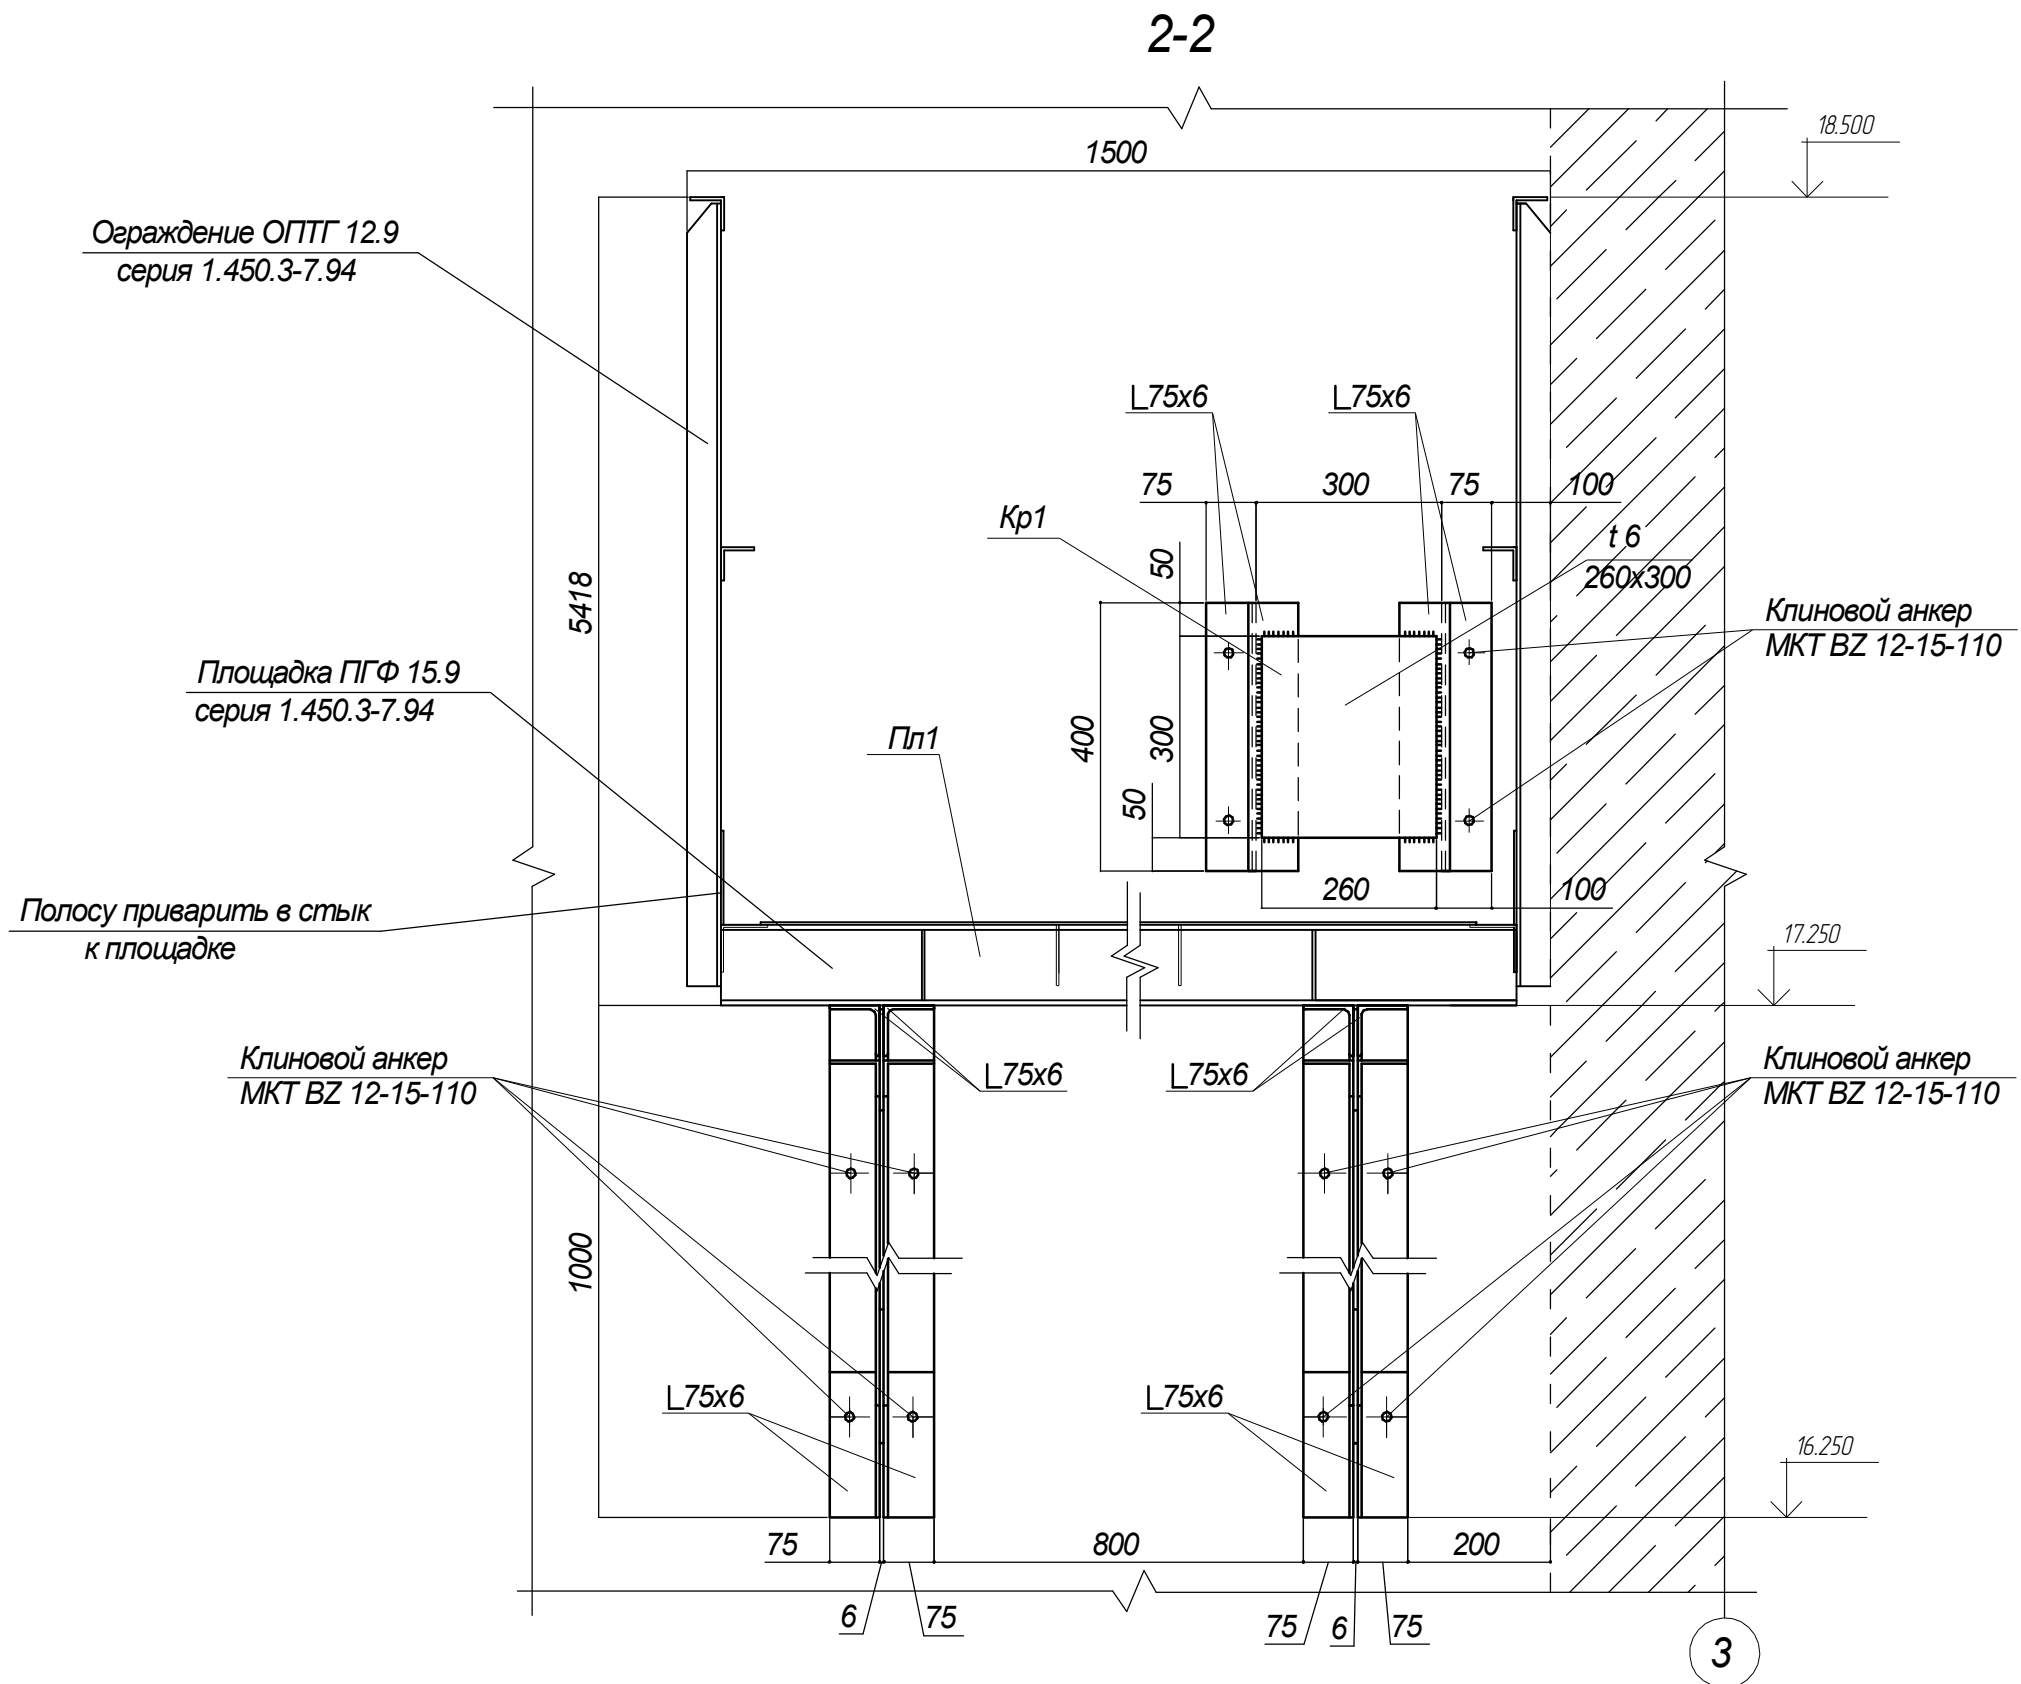
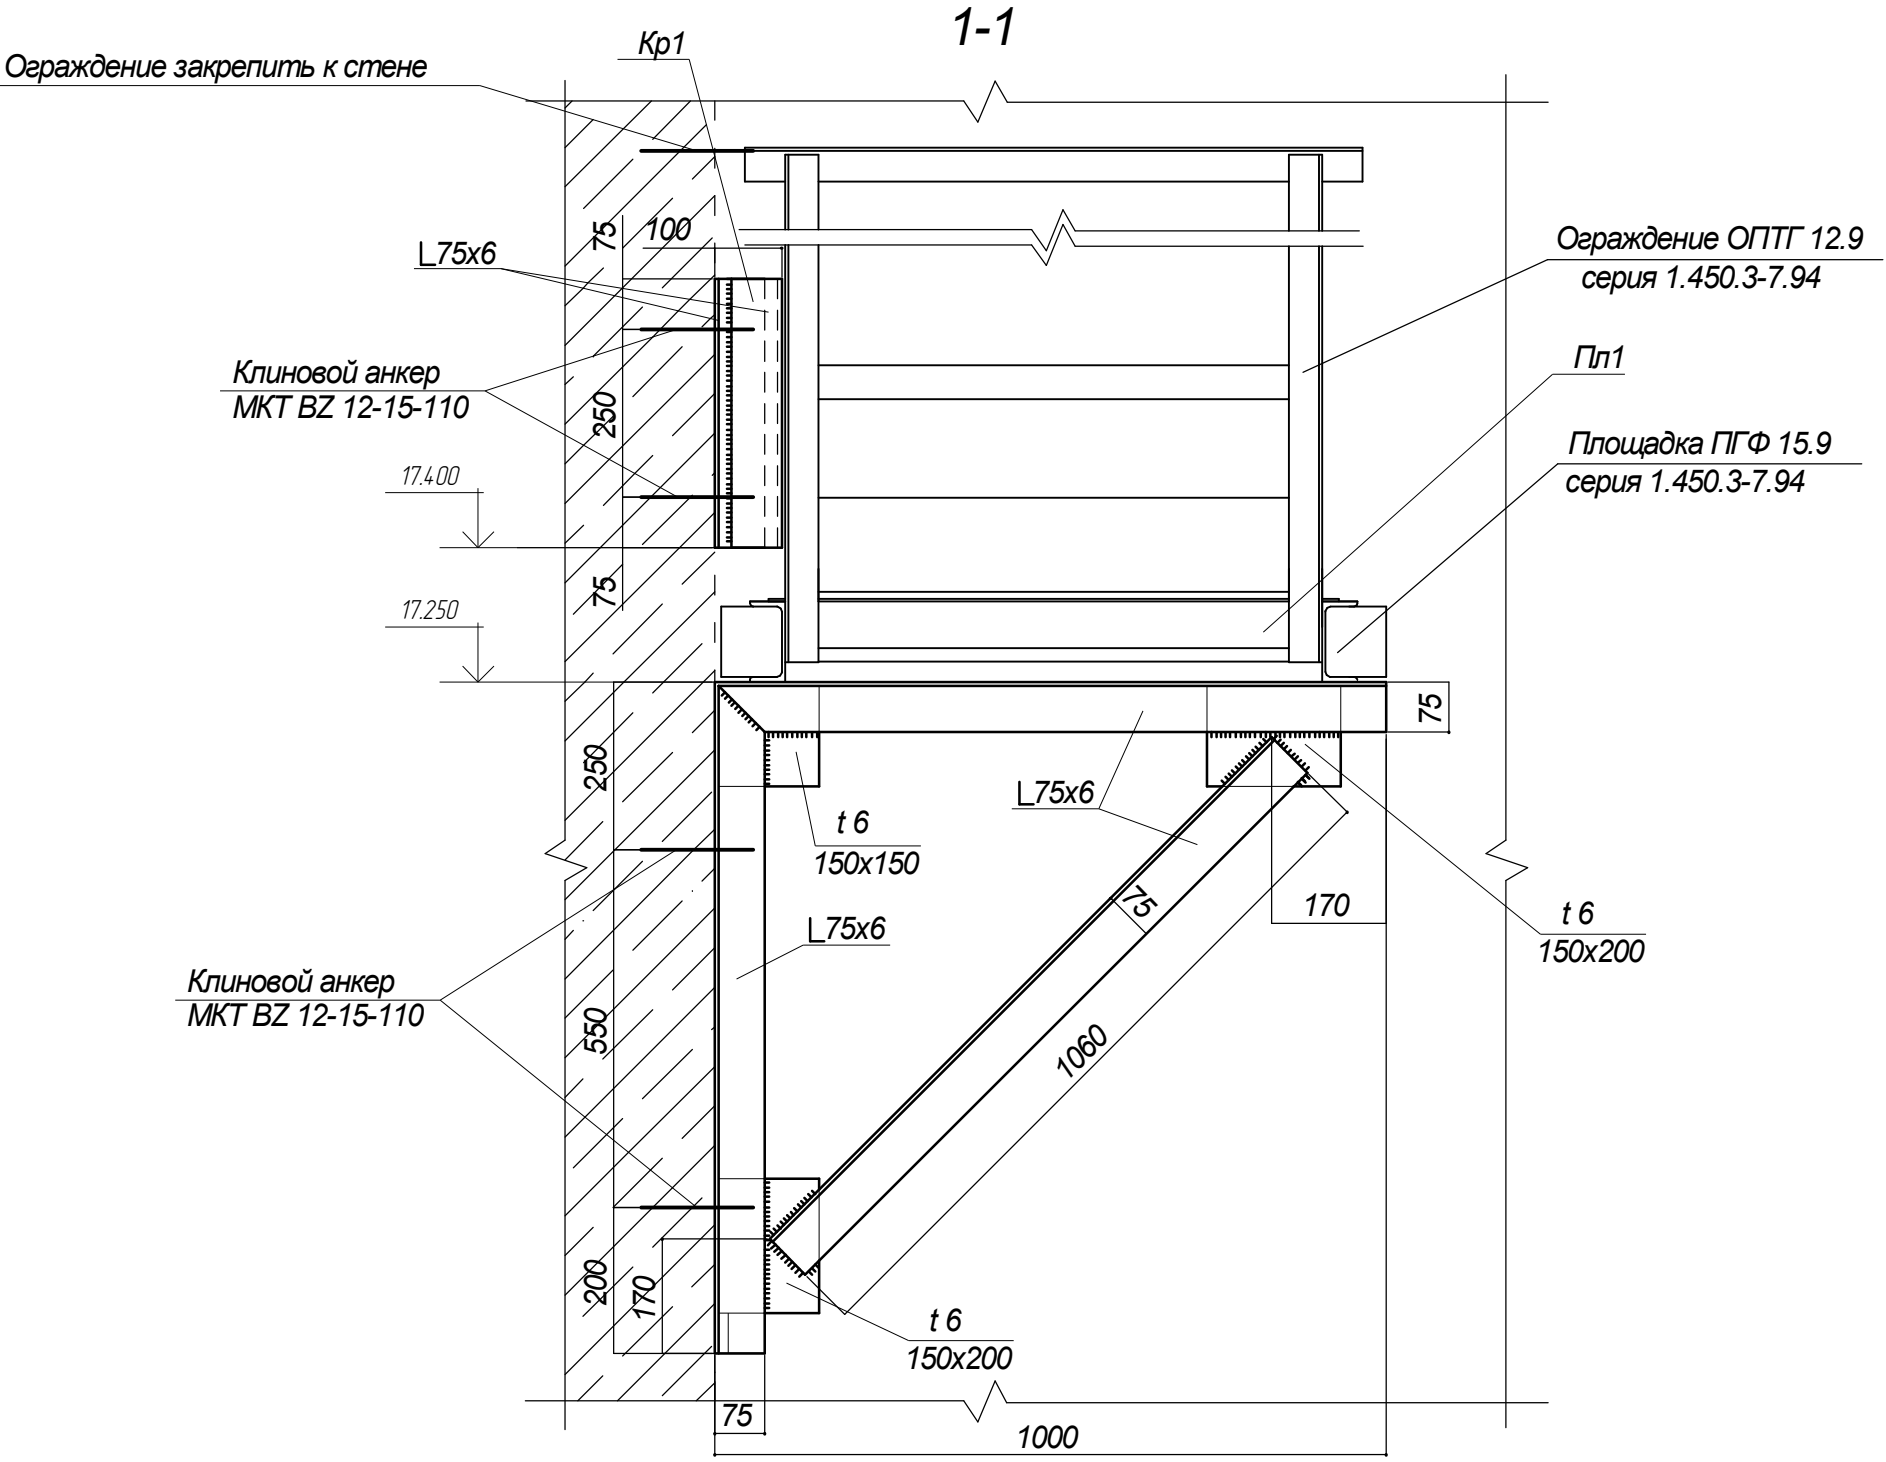


Схема расположения металлических конструкций
под отм. +25,000

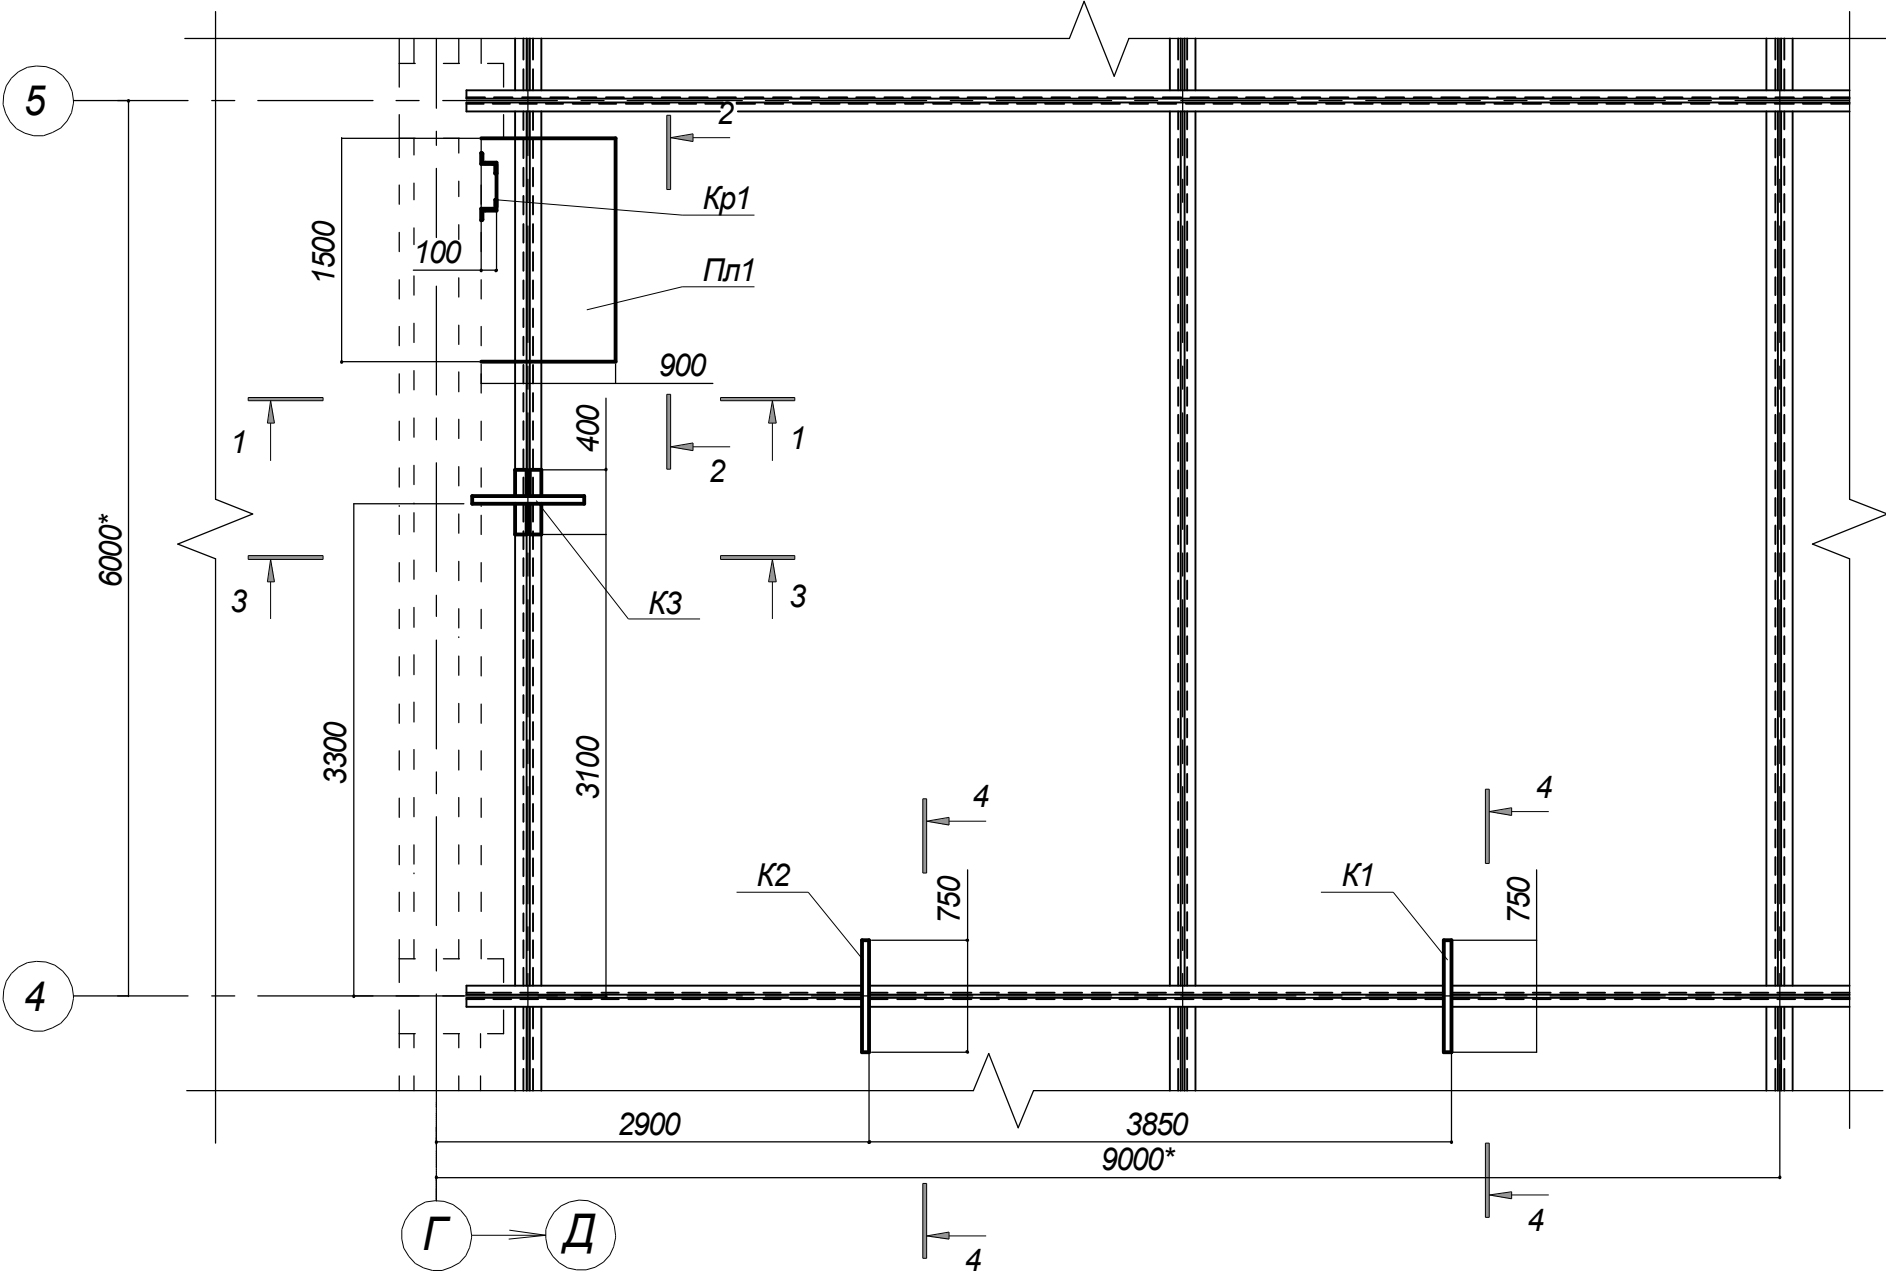

Согласовано					
Изм.	Кол.уч.	Лист	Надоч.	Подп.	Дата
Разраб.	Николаева				
Пров.	Киселев				
Н. контр.	Куликов				
Име. № подл.	Подп. и дата	Взам. инв. №			

						2377-2-КМ			
						Нижегородская обл., г. Саров, Варламовское шоссе, 31 ЗАО "Саровская Генерирующая Компания" (ТЭЦ)			
Изм.	Коп.уч.	Лист	Ввод.	Подп.	Дата				
Разраб.	Николаева					Ремонт с заменой элементов главного паропровода котла ТС-35 станц. №2		Стадия	Лист
Пров.	Киселев							Р	2
Н. контр.	Куликов					Схема расположения металлических конструкций под отм. +25,000		ООО "НЦТД"	