




Схема расположения металлических конструкций
под отм. +18,000

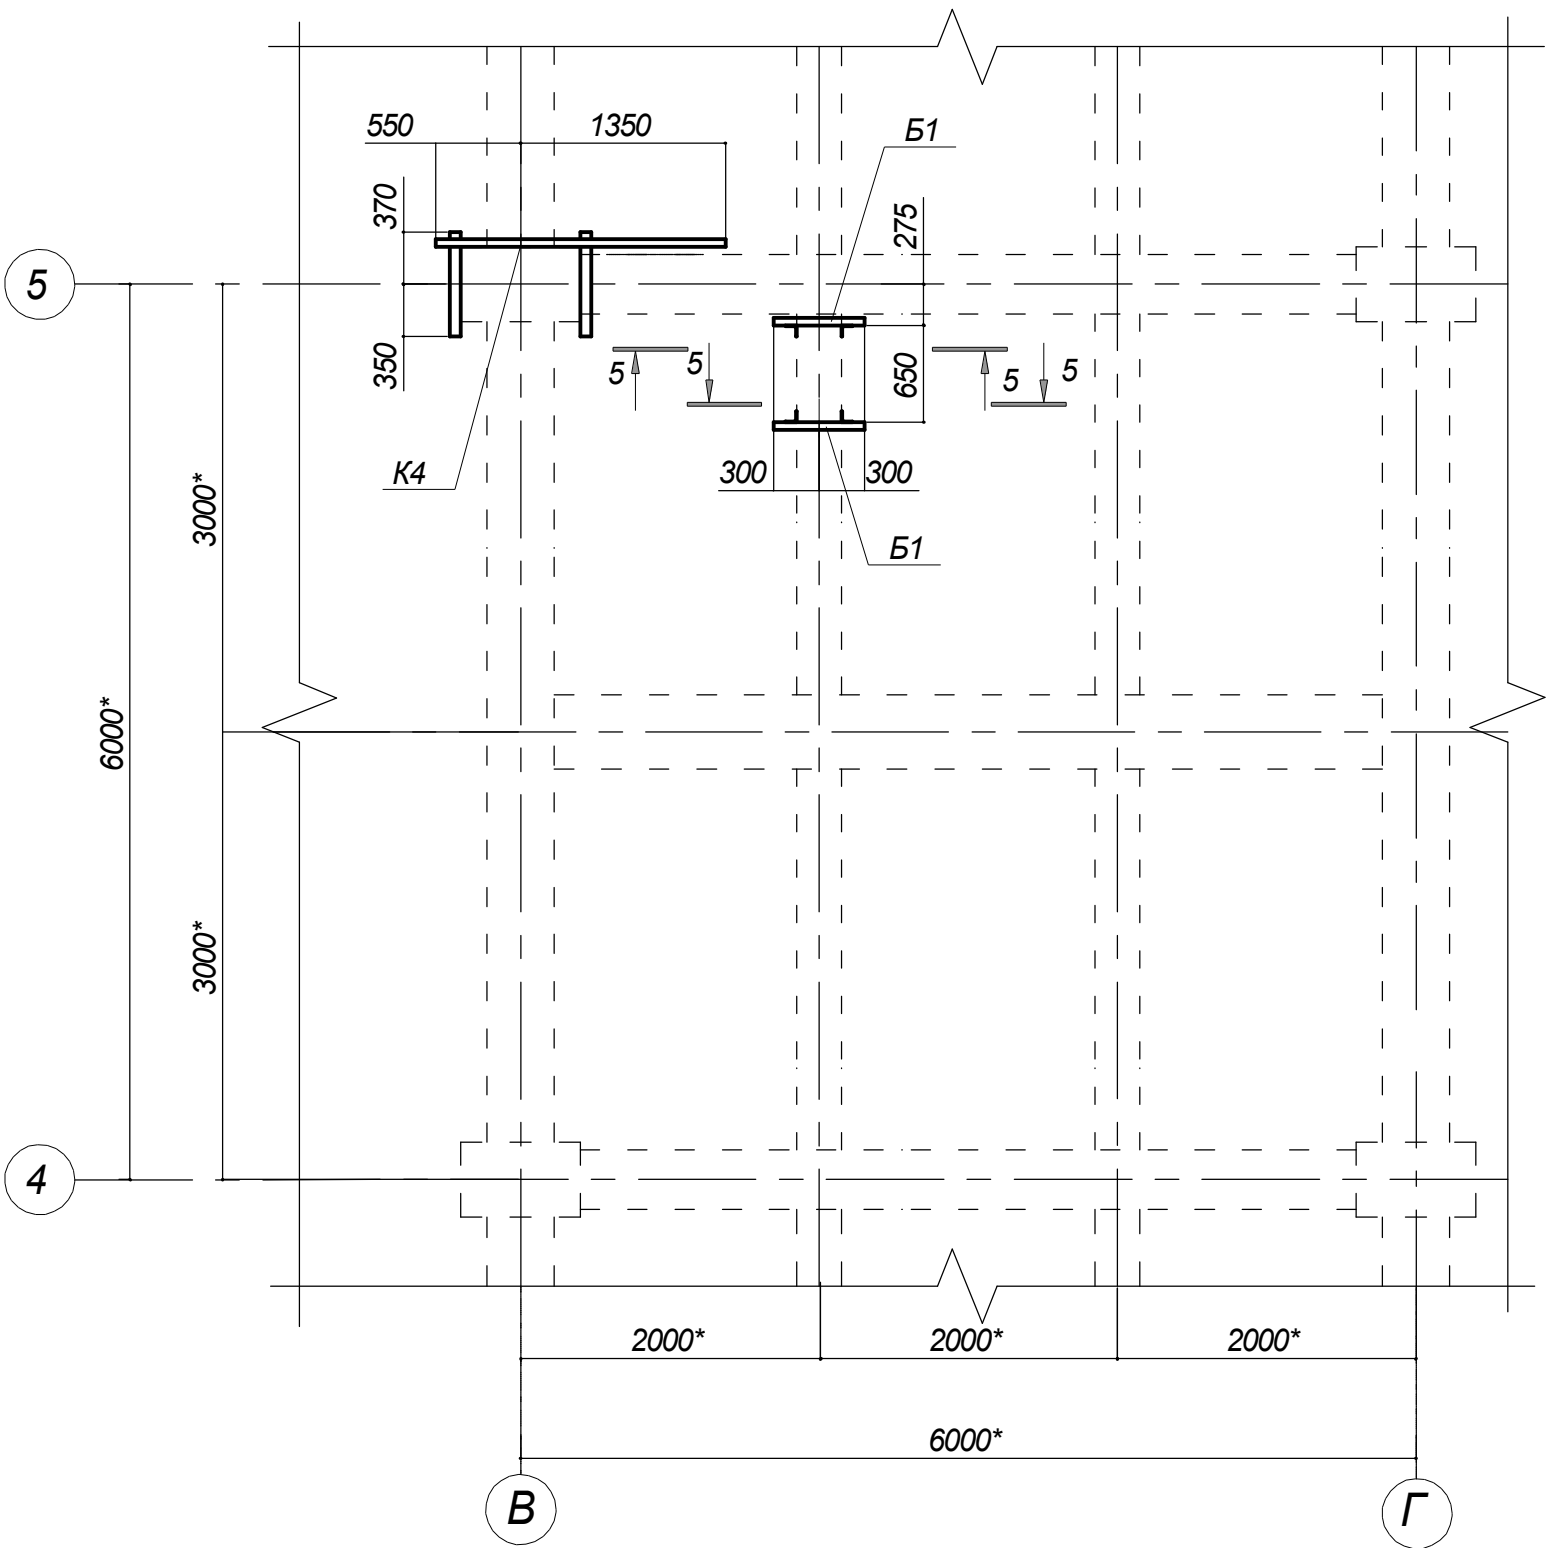


5-5

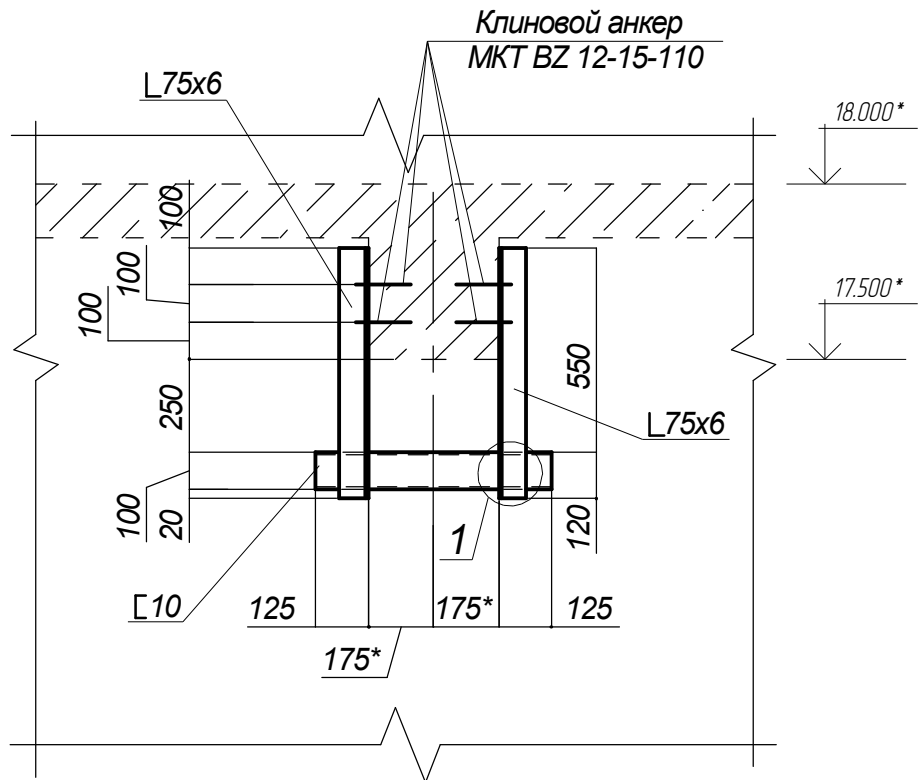


1

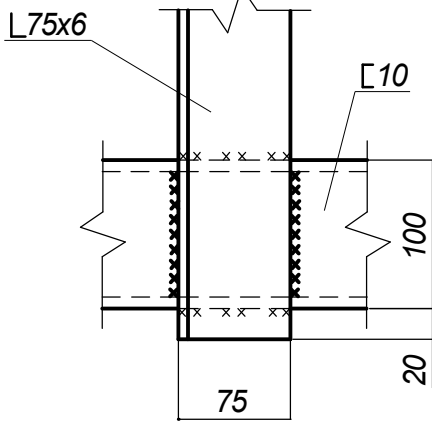

Консоль К4

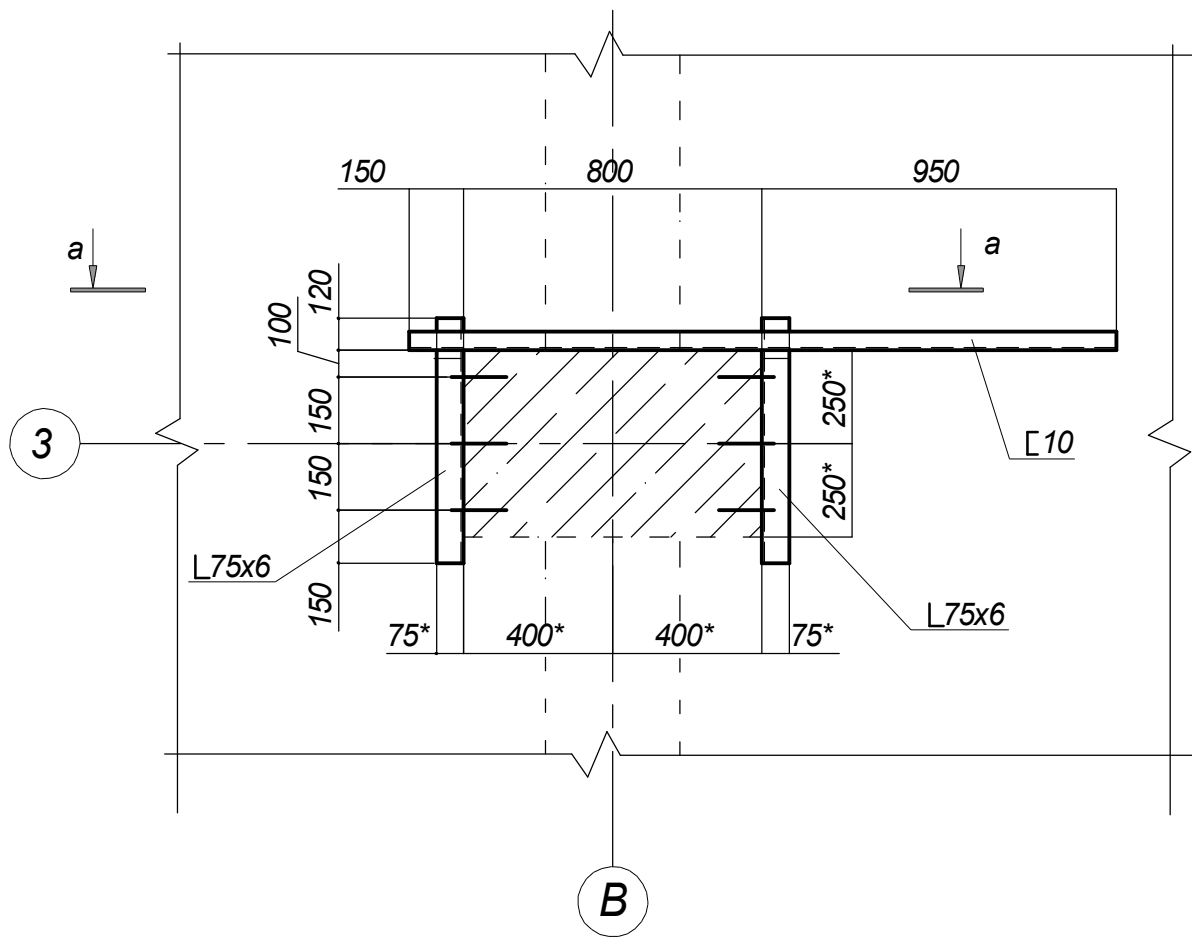

а-а

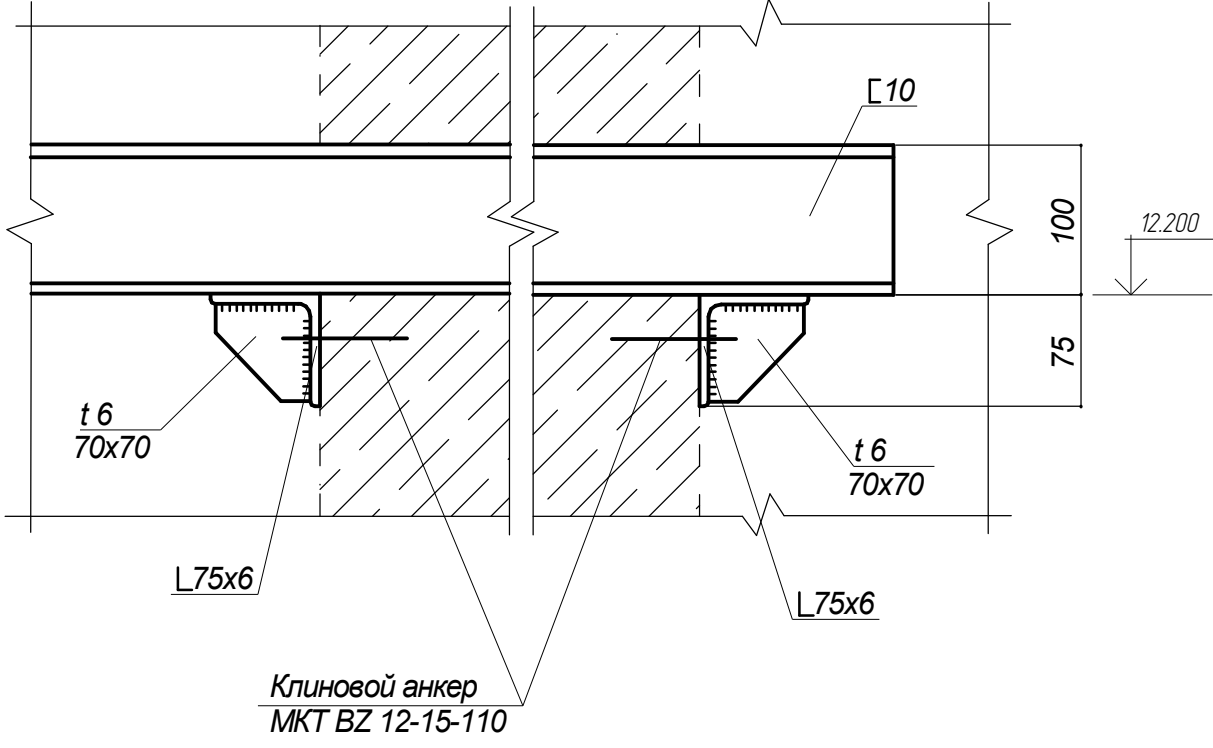

						2377-2-KM			
						Нижегородская обл., г. Саров, Варламовское шоссе, 31 ЗАО "Саровская Генерирующая Компания" (ТЭЦ)			
Изм.	Кол.уч.	Лист	№ док.	Подп.	Дата	Ремонт с заменой элементов главного паропровода котла ТС-35 станц. №2	Стадия	Лист	Листов
Разраб.	Николаева						Р	3	
Пров.	Киселев								
Н. контр.	Куликов								
						Схема расположения металлических конструкций под отм. +18,000	ООО "НЦТД"		