


План первого этажа (Корпус 1)

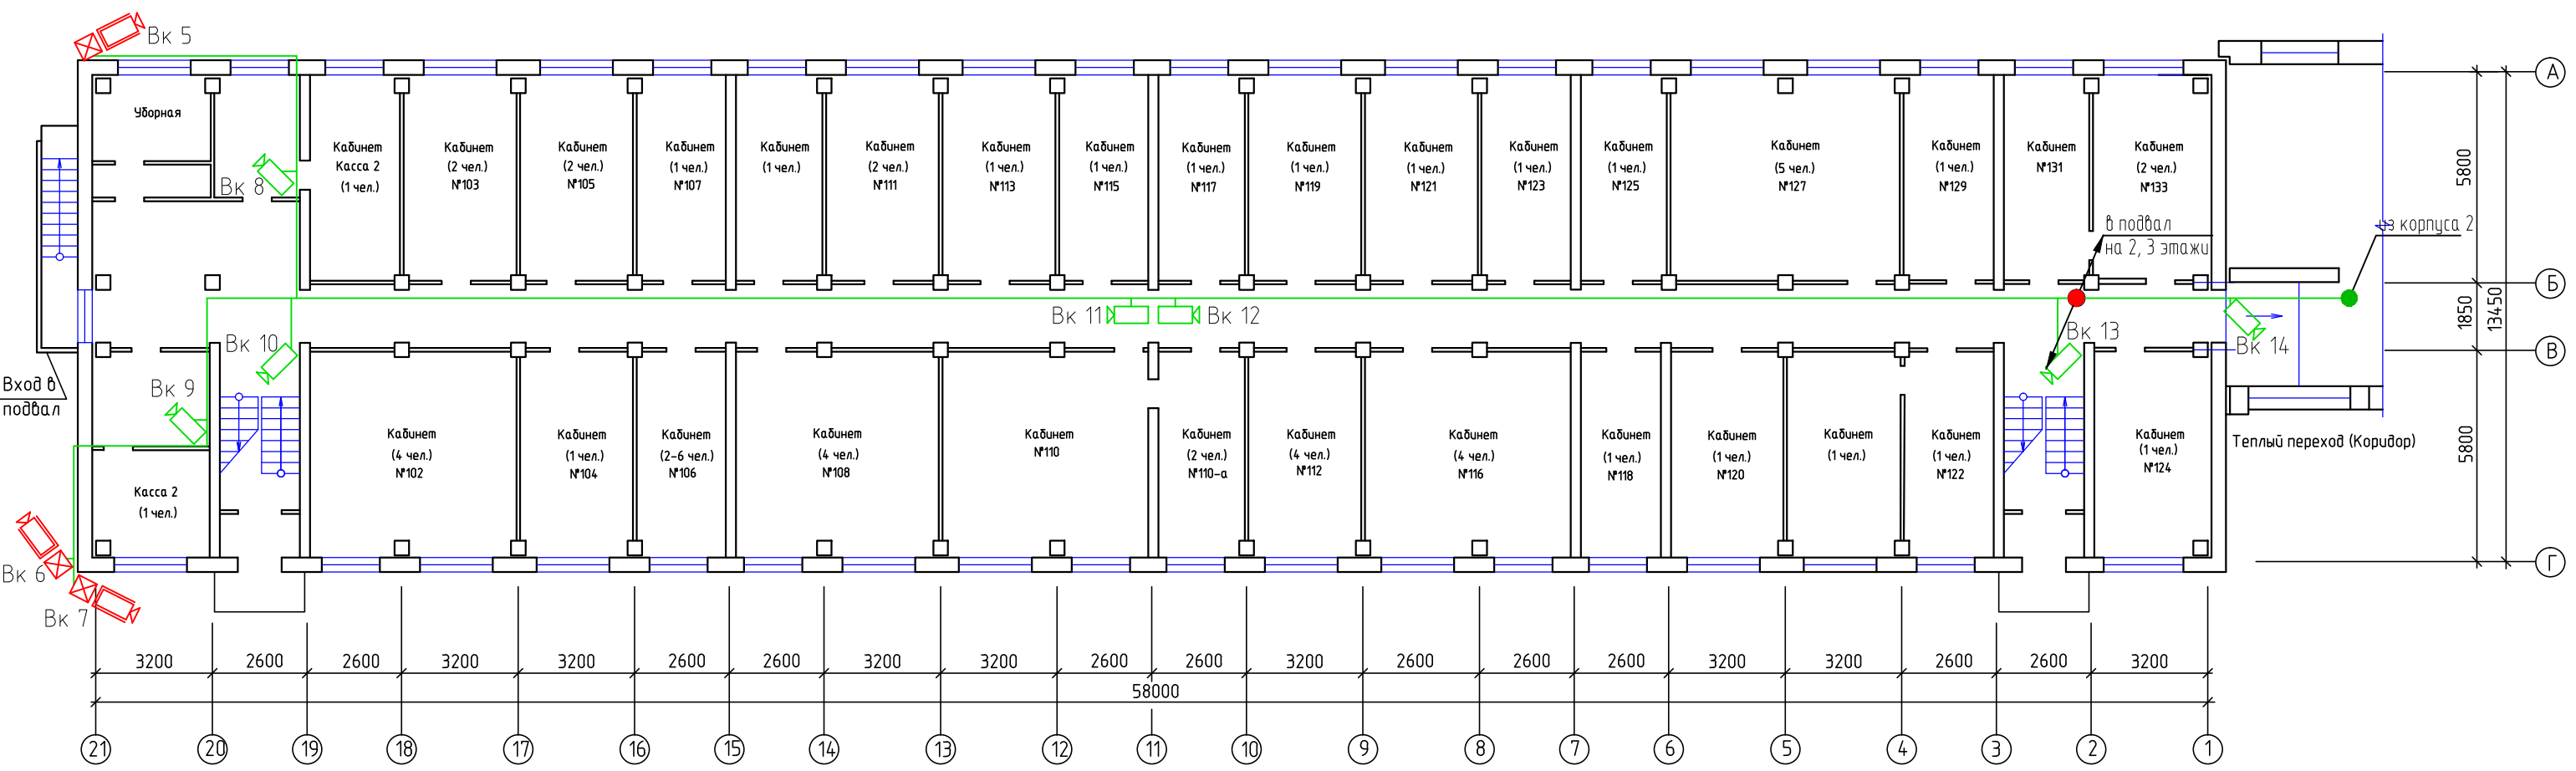

						03/11-СКУД			
						ОАО "ППГХО" в г. Краснокаменске			
Изм.	Кол.уч.	Лист	№ док.	Подп.	Дата	Административное здание Управления ОАО "ППГХО"	Стадия	Лист	Листов
Нач. отдела		Нефедов			03.2011		Р	13	24
ГИП		Телегин			03.2011				
Проверил		Телегин			03.2011				
Разработал		Арцыбасов			03.2011		Схема размещения оборудования и прокладки кабельных трасс системы видеонаблюдения, корпус 1, этаж 1		