


План второго этажа (Корпус 1)

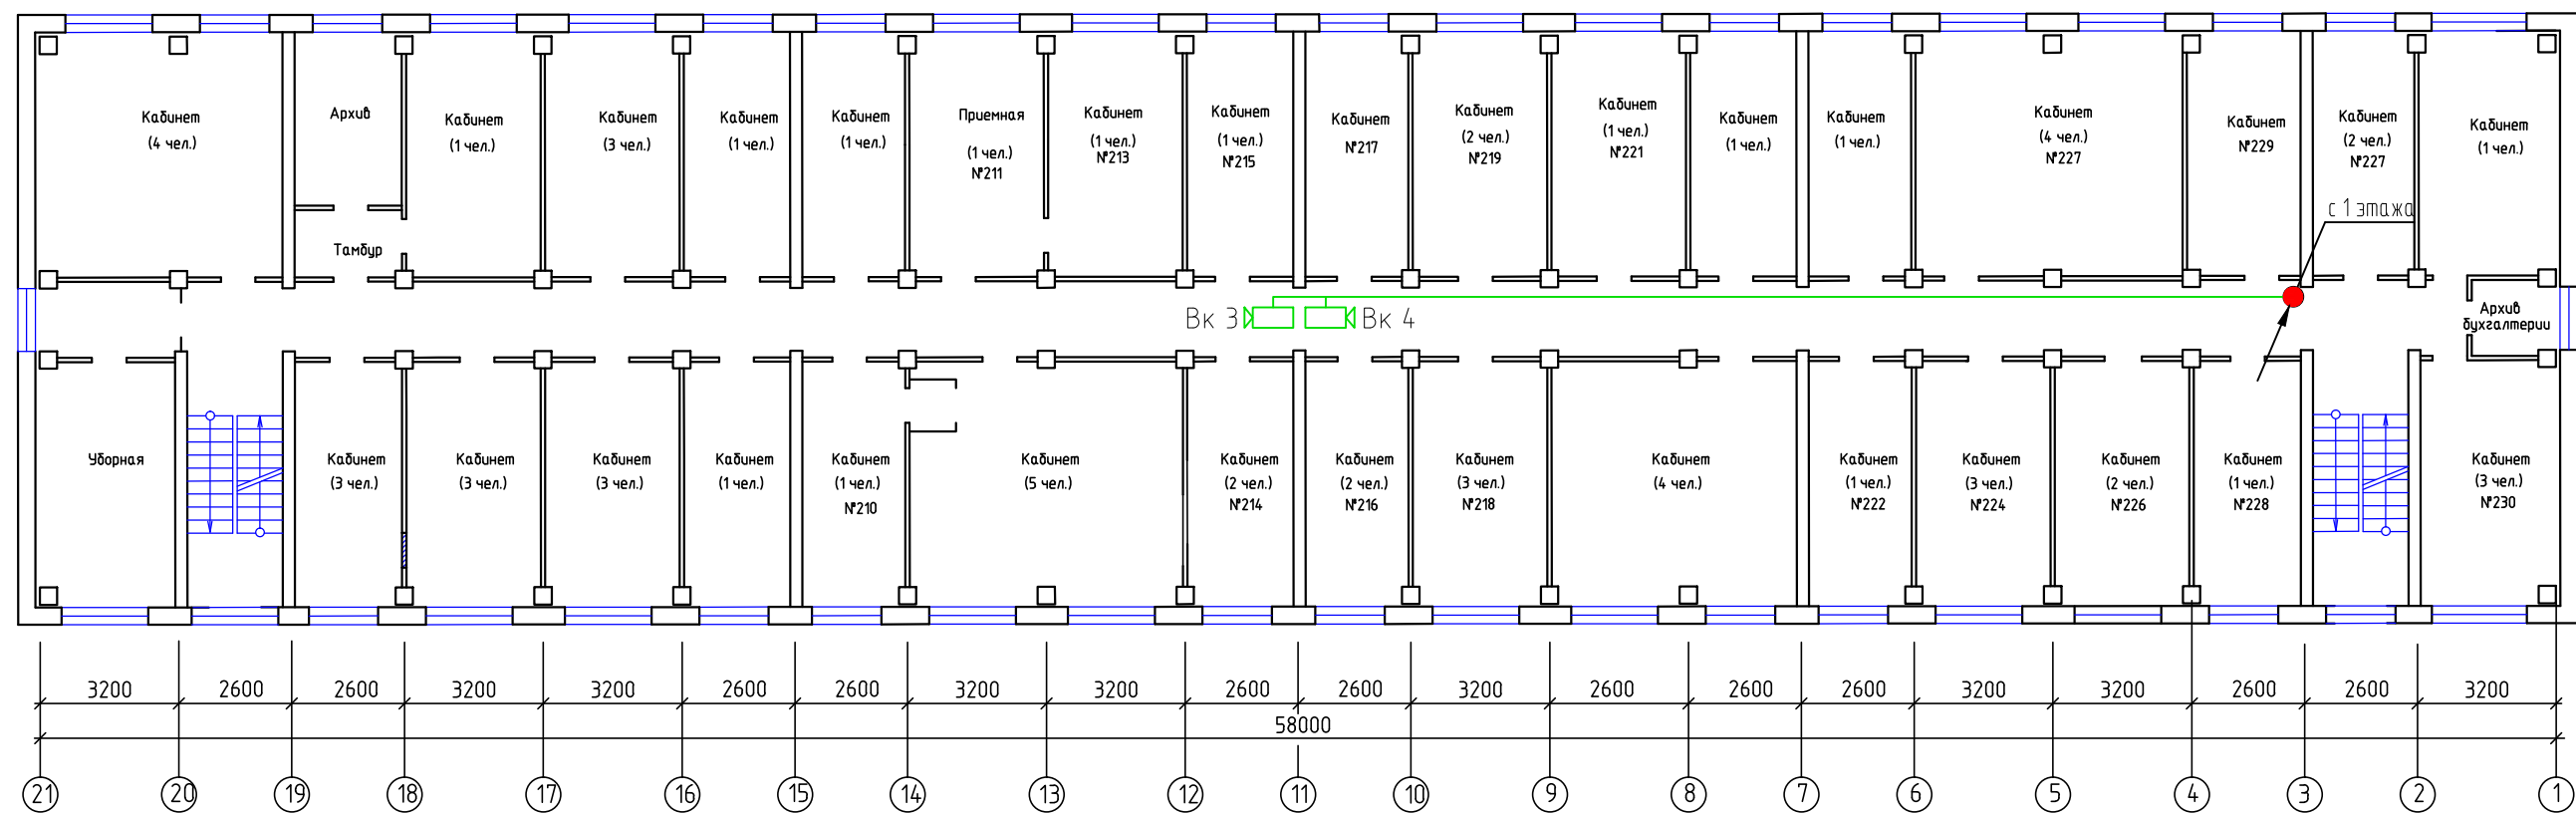

|             |           |      |        |       |         |                                                                                                           |        |        |
|-------------|-----------|------|--------|-------|---------|-----------------------------------------------------------------------------------------------------------|--------|--------|
|             |           |      |        |       |         | 03/11-СКУД                                                                                                |        |        |
|             |           |      |        |       |         | ОАО "ППГХО" в г. Краснокаменске                                                                           |        |        |
| Изм.        | Кол.уч.   | Лист | № док. | Подп. | Дата    | Административное здание<br>Управления ОАО "ППГХО"                                                         | Стадия | Лист   |
|             |           |      |        |       |         |                                                                                                           | Р      | 14     |
| Нач. отдела | Нефедов   |      |        |       | 03.2011 | Схема размещения оборудования и прокладки<br>кабельных трасс системы видеонаблюдения,<br>корпус 1, этаж 2 |        | Листов |
| ГИП         | Телегин   |      |        |       | 03.2011 |                                                                                                           |        | 24     |
| Проверил    | Телегин   |      |        |       | 03.2011 |                                                                                                           |        |        |
| Разработал  | Арцыбасов |      |        |       | 03.2011 |                                                                                                           |        |        |

