


План третьего этажа(Корпус 1)

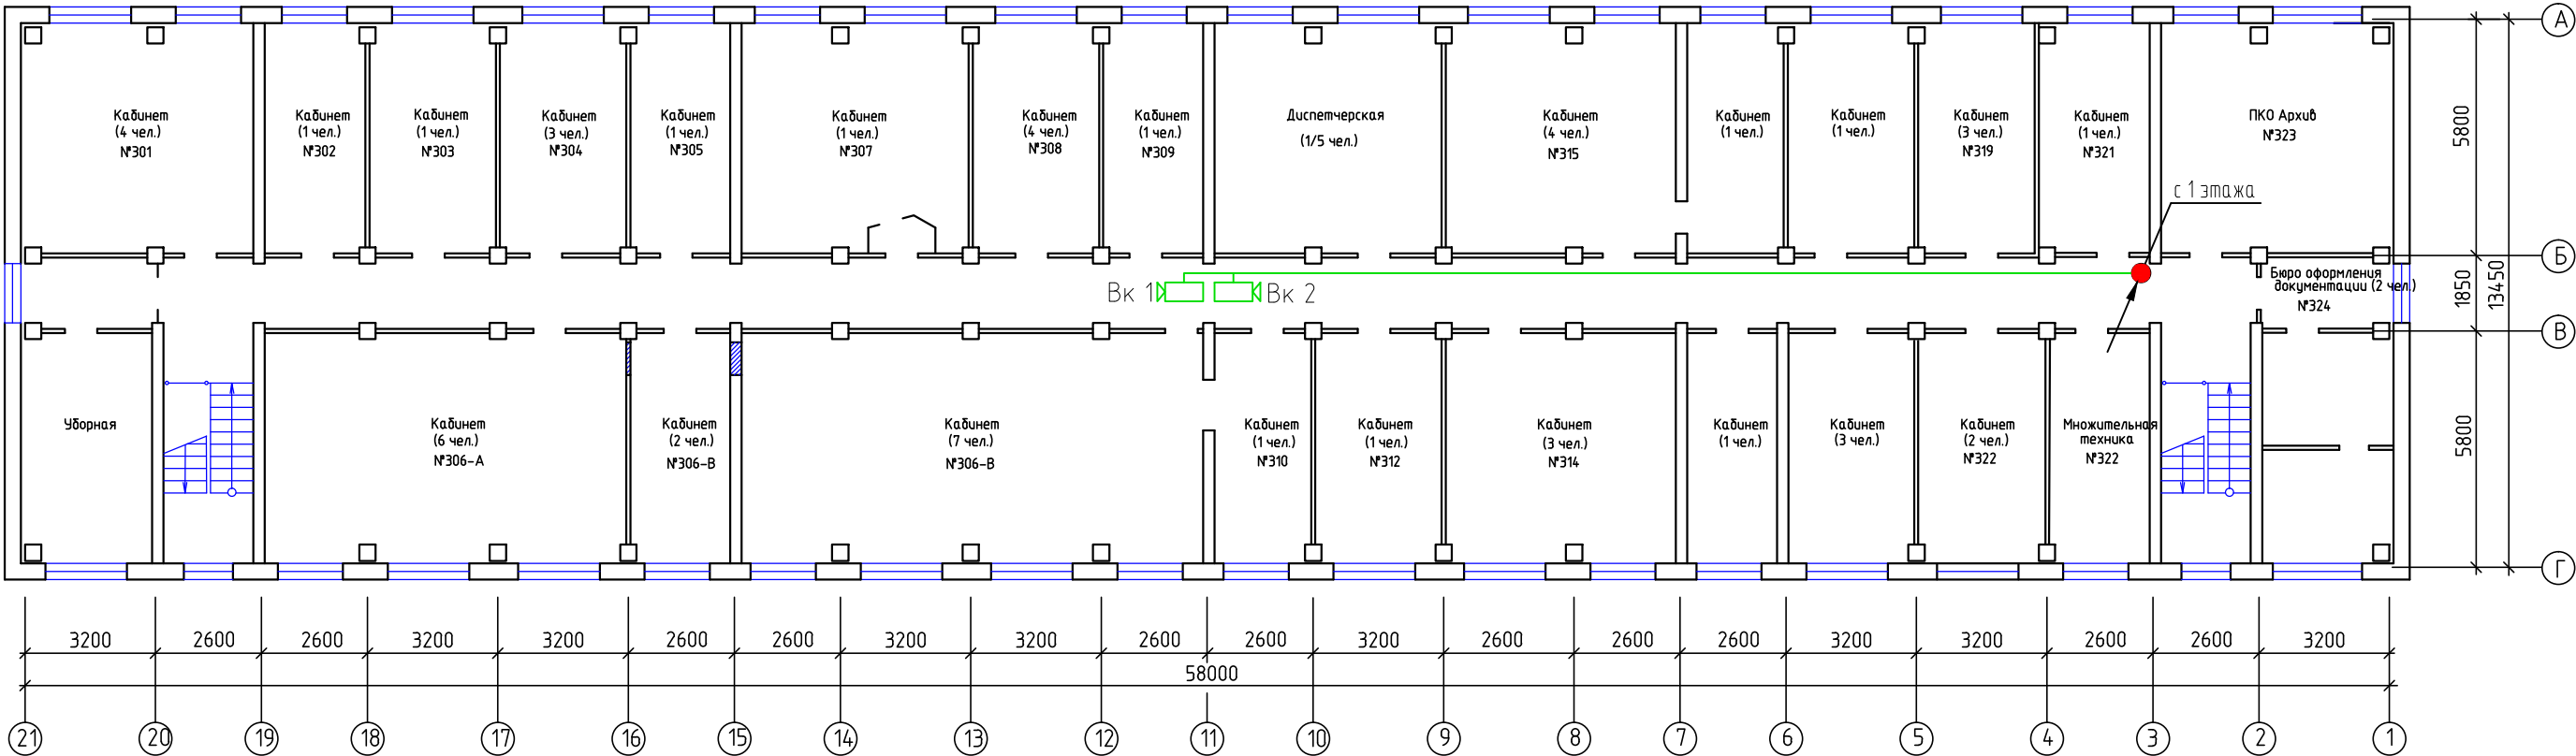

						03/11-СКУД			
						ОАО "ППГХО" в г. Краснокаменске			
Изм.	Кол. уч.	Лист	№ док.	Подп.	Дата				
						Административное здание Управления ОАО "ППГХО"	Стадия	Лист	Листов
Нач. отдела		Нефедов			03.2011		Р	15	24
ГИП		Телегин			03.2011				
Проверил		Телегин			03.2011				
Разработал		Арцыбасов			03.2011	Схема размещения оборудования и прокладки кабельных трасс системы видеонаблюдения, корпус 1, этаж 3			