


План первого этажа (Корпус 2)

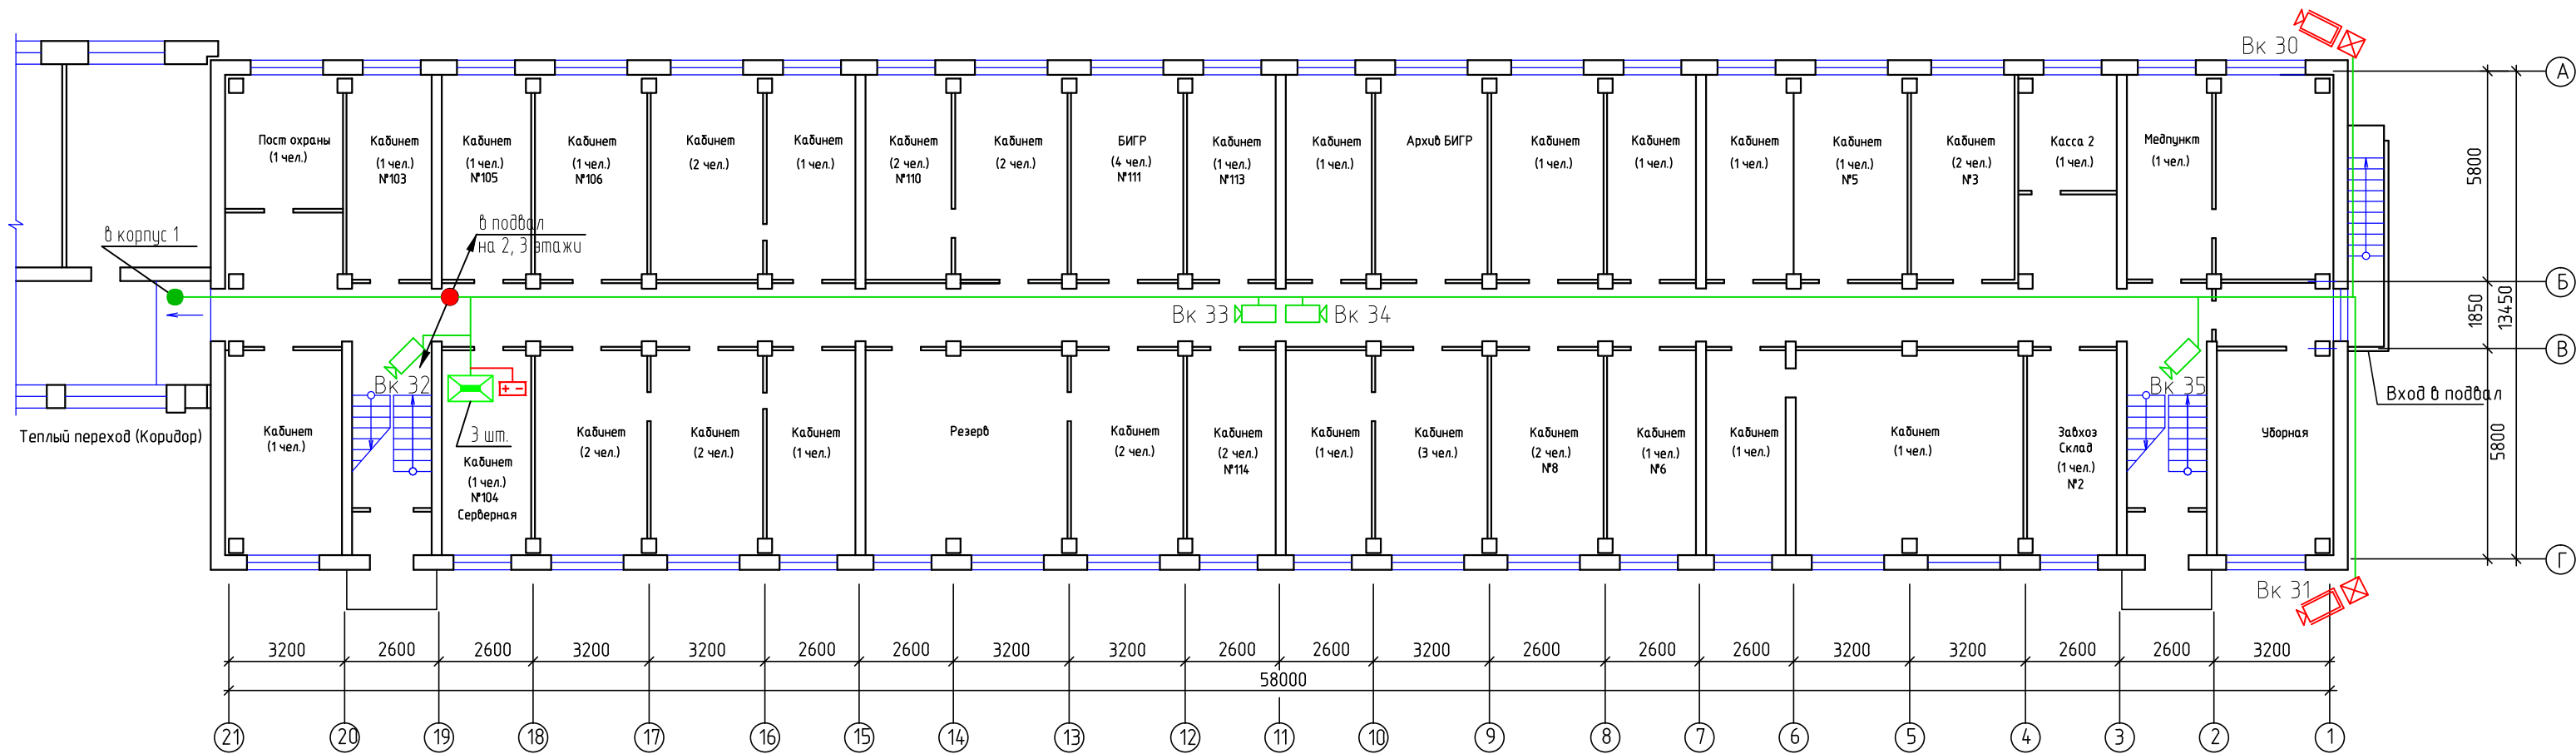

|             |         |           |        |       |         |                                                                                                           |        |        |
|-------------|---------|-----------|--------|-------|---------|-----------------------------------------------------------------------------------------------------------|--------|--------|
|             |         |           |        |       |         | 03/11-СКУД                                                                                                |        |        |
|             |         |           |        |       |         | ОАО "ППГХО" в г. Краснокаменске                                                                           |        |        |
| Изм.        | Кол.уч. | Лист      | № док. | Подп. | Дата    | Административное здание<br>Управления ОАО "ППГХО"                                                         | Стадия | Лист   |
|             |         |           |        |       |         |                                                                                                           | Р      | 17     |
| Нач. отдела |         | Нефедов   |        |       | 03.2011 |                                                                                                           |        | Листов |
| ГИП         |         | Телегин   |        |       | 03.2011 |                                                                                                           |        | 24     |
| Проверил    |         | Телегин   |        |       | 03.2011 | Схема размещения оборудования и прокладки<br>кабельных трасс системы видеонаблюдения,<br>корпус 2, этаж 1 |        |        |
| Разработал  |         | Арцыбасов |        |       | 03.2011 |                                                                                                           |        |        |