


План второго этажа (Корпус 2)

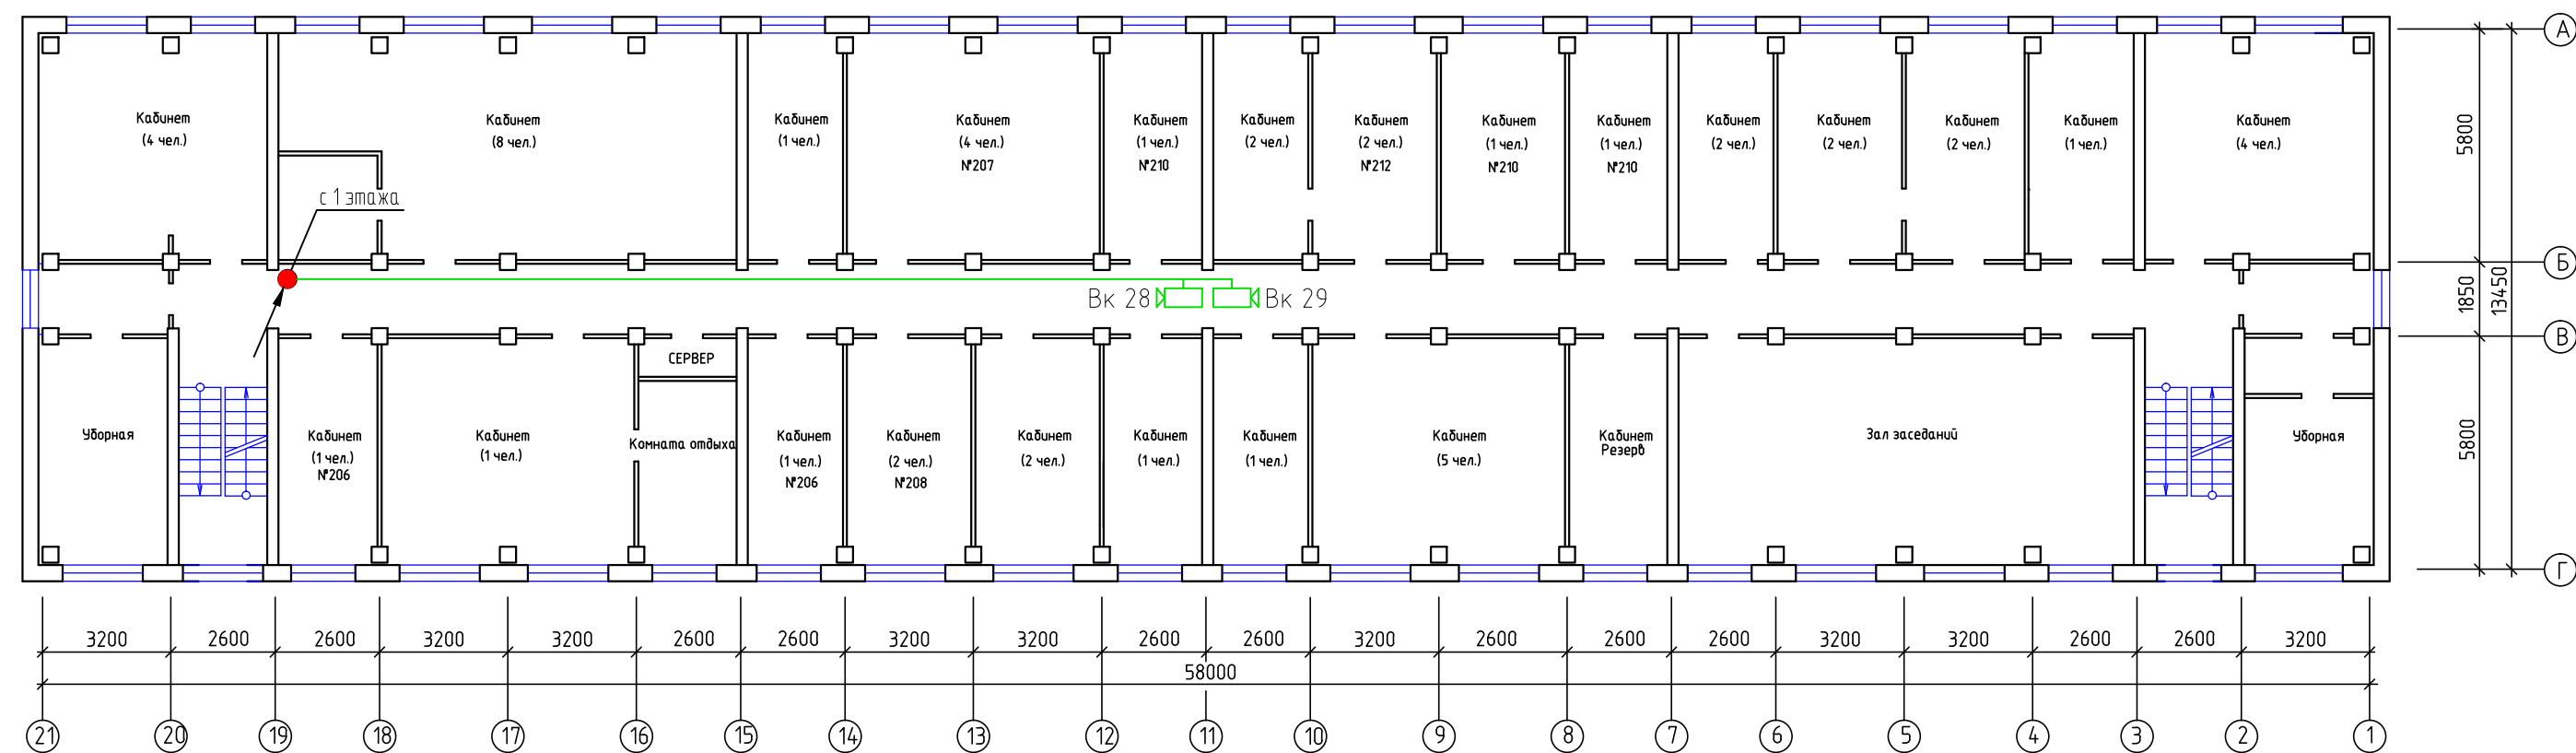

						03/11-СКУД			
						ОАО "ППГХО" в г. Краснокаменске			
Изм.	Кол.уч.	Лист	№ док.	Подп.	Дата				
						Административное здание Управления ОАО "ППГХО"	Стадия	Лист	Листов
Нач. отдела	Нефедов				03.2011		Р	18	24
ГИП	Телегин				03.2011	Схема размещения оборудования и прокладки кабельных трасс системы видеонаблюдения, корпус 2, этаж 2			
Проверил	Телегин				03.2011				
Разработал	Арцыбасов				03.2011				