


План третьего этажа (Корпус 2)

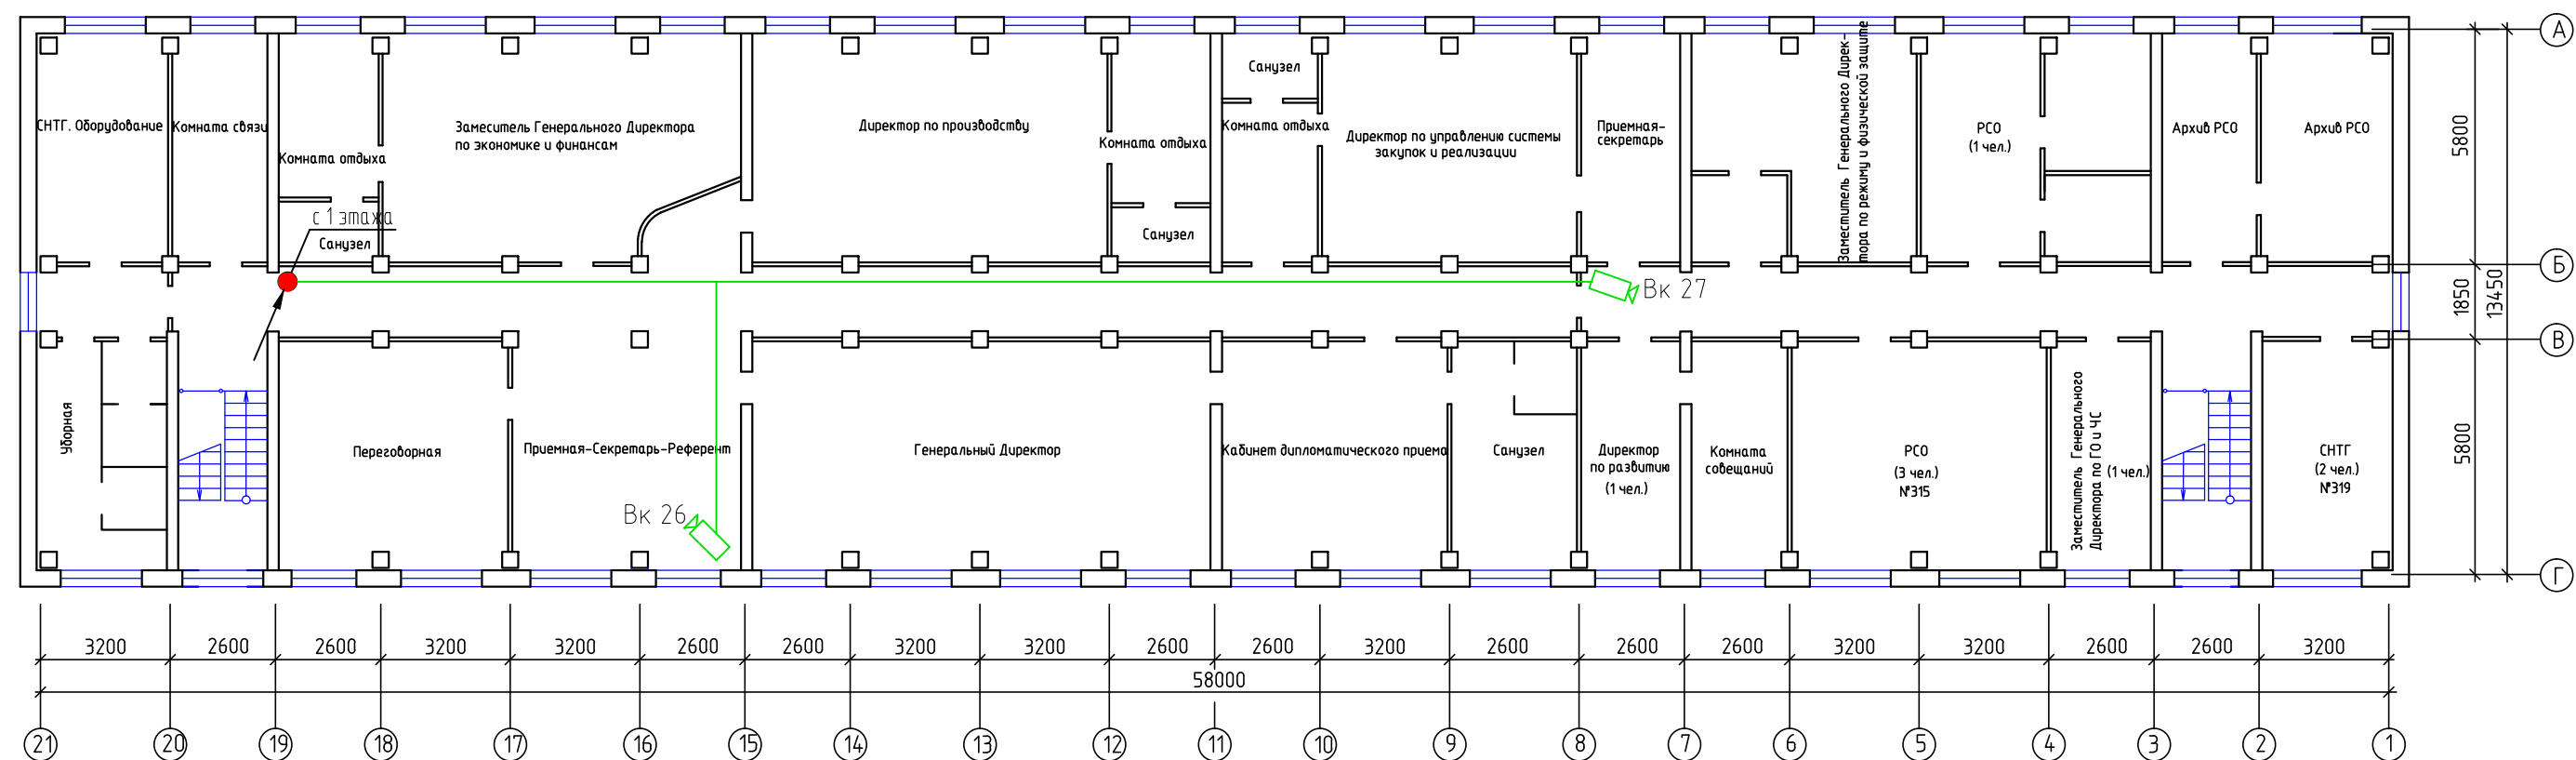

						03/11-СКУД		
						ОАО "ППГХО" в г. Краснокаменске		
Изм.	Кол. уч.	Лист	№ док.	Подп.	Дата	Административное здание Управления ОАО "ППГХО"	Стадия	Лист
							Р	19
Нач. отдела		Нефедов			03.2011			24
ГИП		Телегин			03.2011			
Проверил		Телегин			03.2011	Схема размещения оборудования и прокладки кабельных трасс системы видеонаблюдения корпус 2, этаж 3		
Разработал		Арцыбасов			03.2011			