



Схема расположения оборудования системы ВН

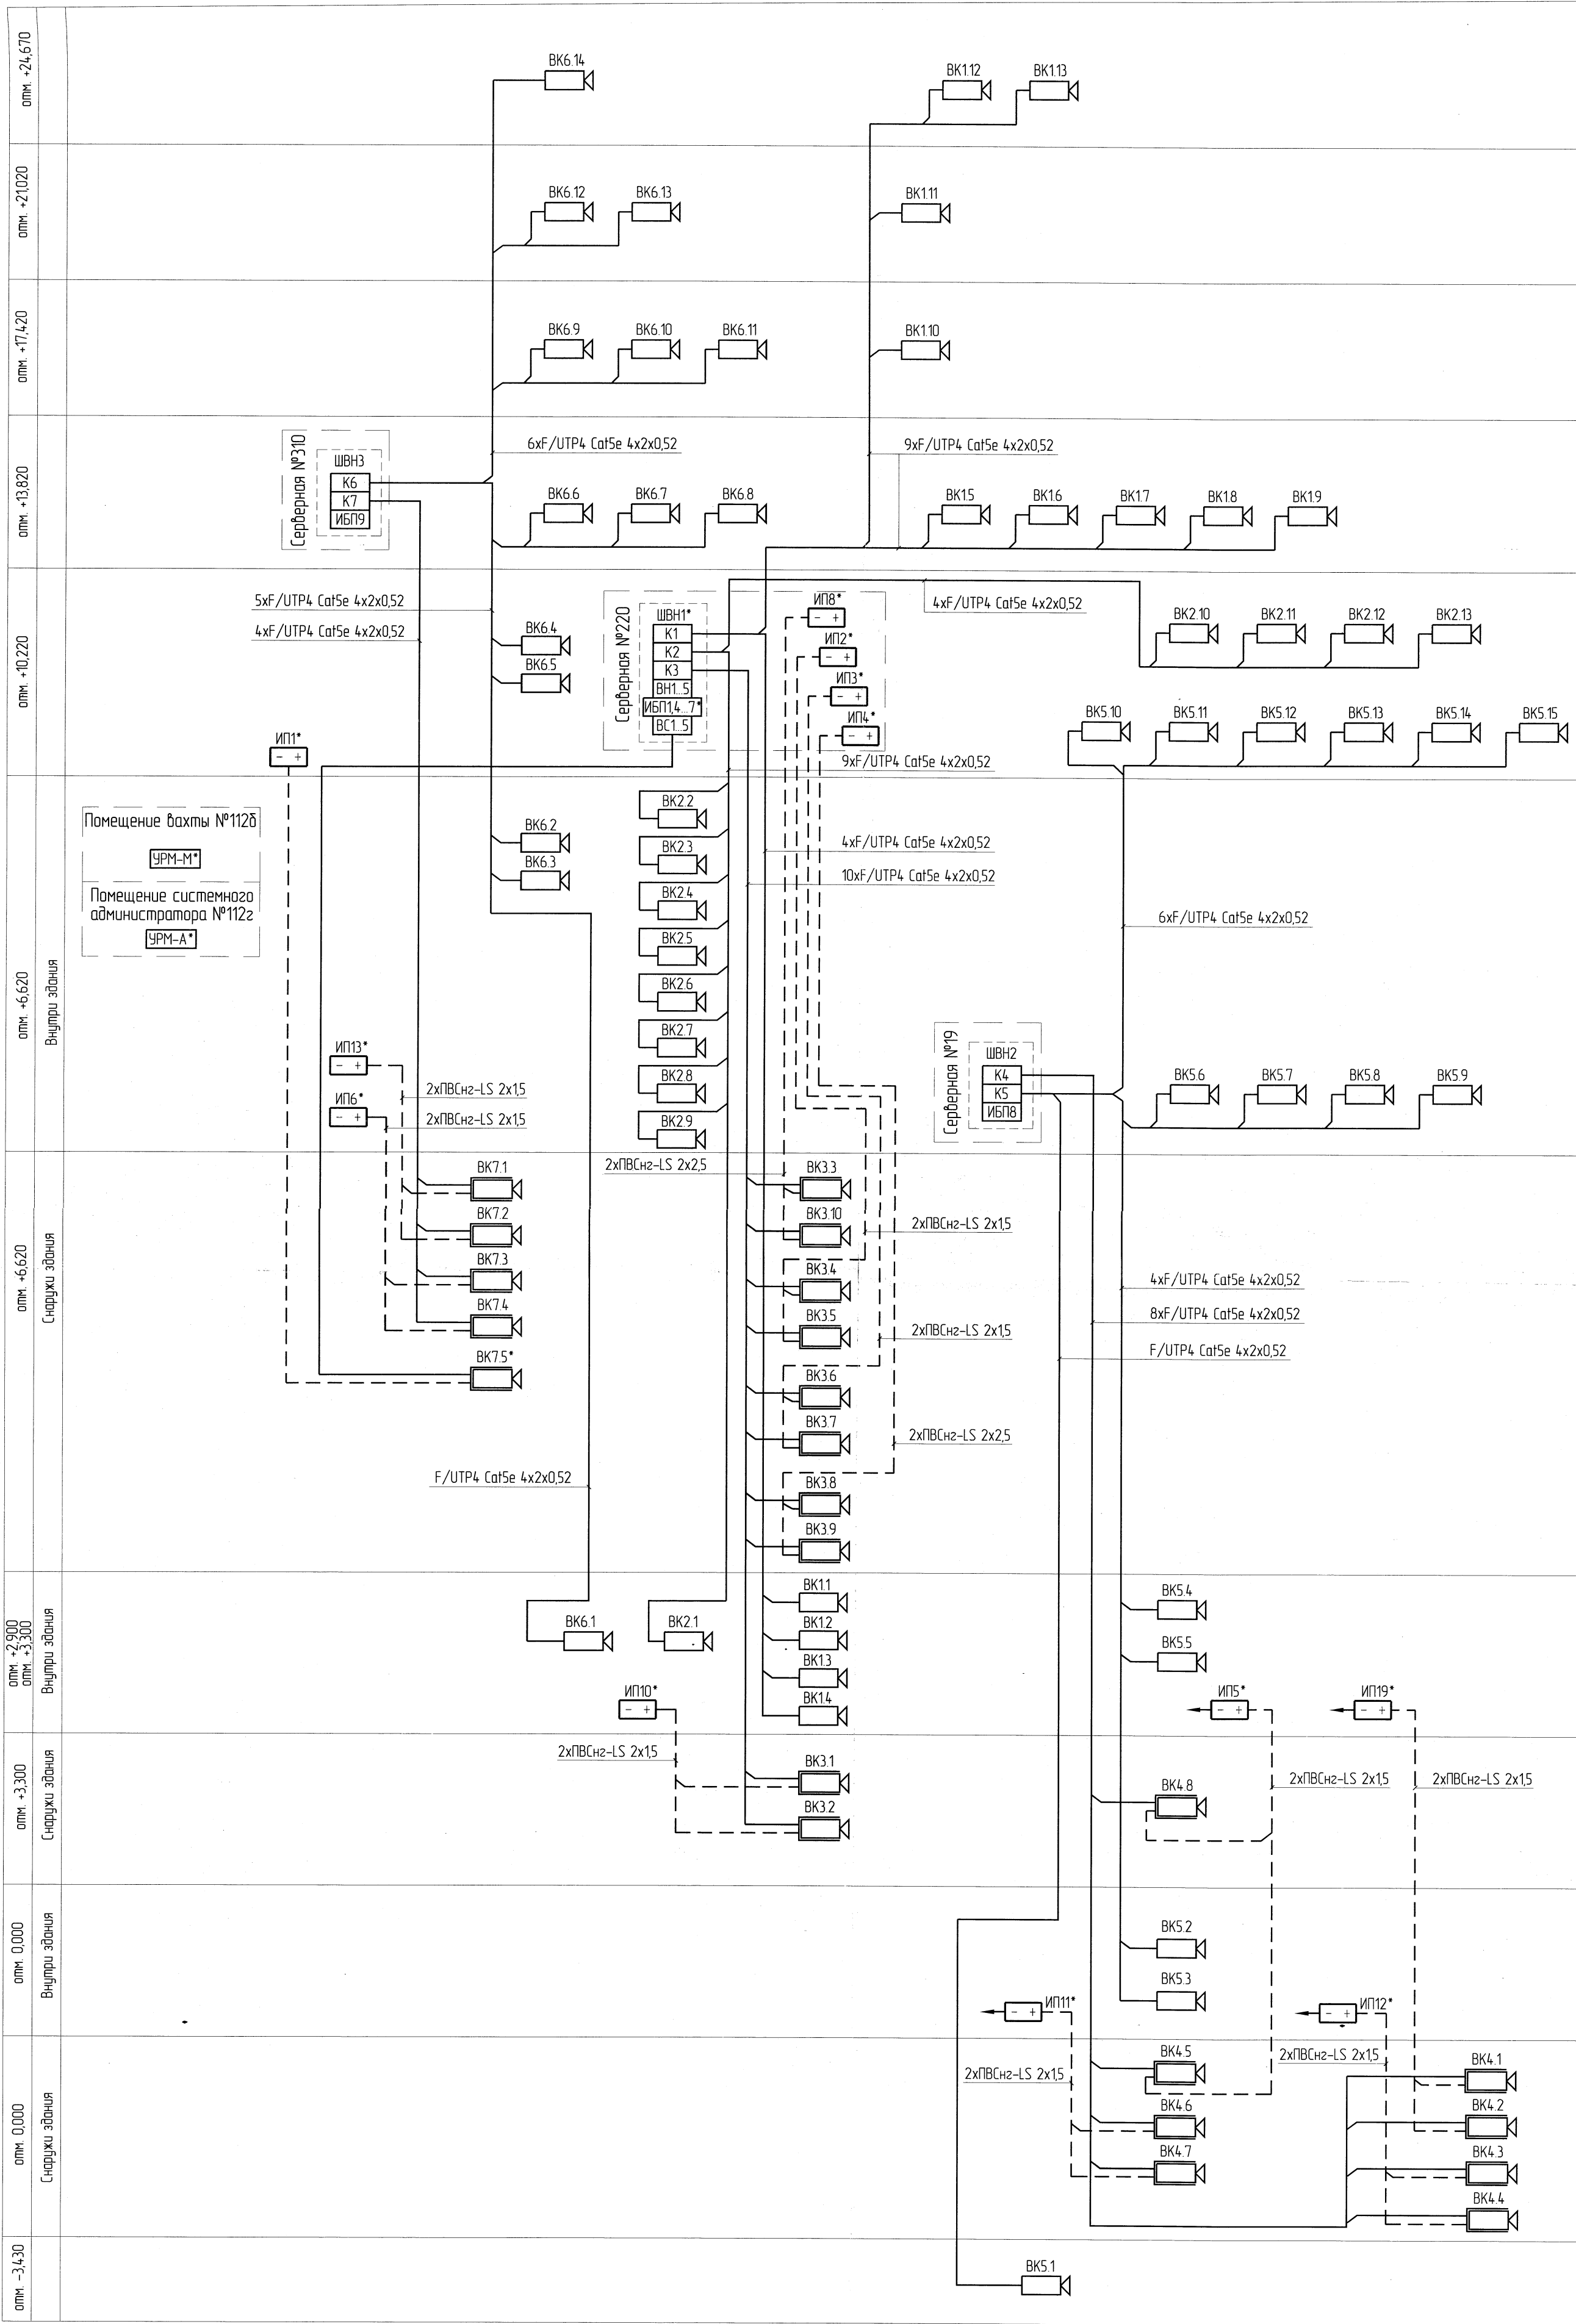

* - оборудование существующее см. РД ЗЕТ-09/2007-ВН5

						ЗЕТ-08/2013-1275-ВН				
1	-	Зам.	59-13	10.13		ОАО "НИАЭП"				
Изм	Колуч	Лист	№ док	Подпис	Дата	Производственное здание на пл. Свободы, д.3, г.Н.Новгорода		Стадия	Лист	Листов
Разработал	Комзорова			10.13	Р			24		
Проверил	Яшукова									
Рук. группы	Саушкин			10.13						
Н. контроль	Чудилин			10.13		Схема расположения оборудования системы ВН		 ООО "Фирма ЗЕТ" Нижний Новгород		
Т. контроль	Осипов									