


Фрагмент плана 1-го этажа  
M1:100

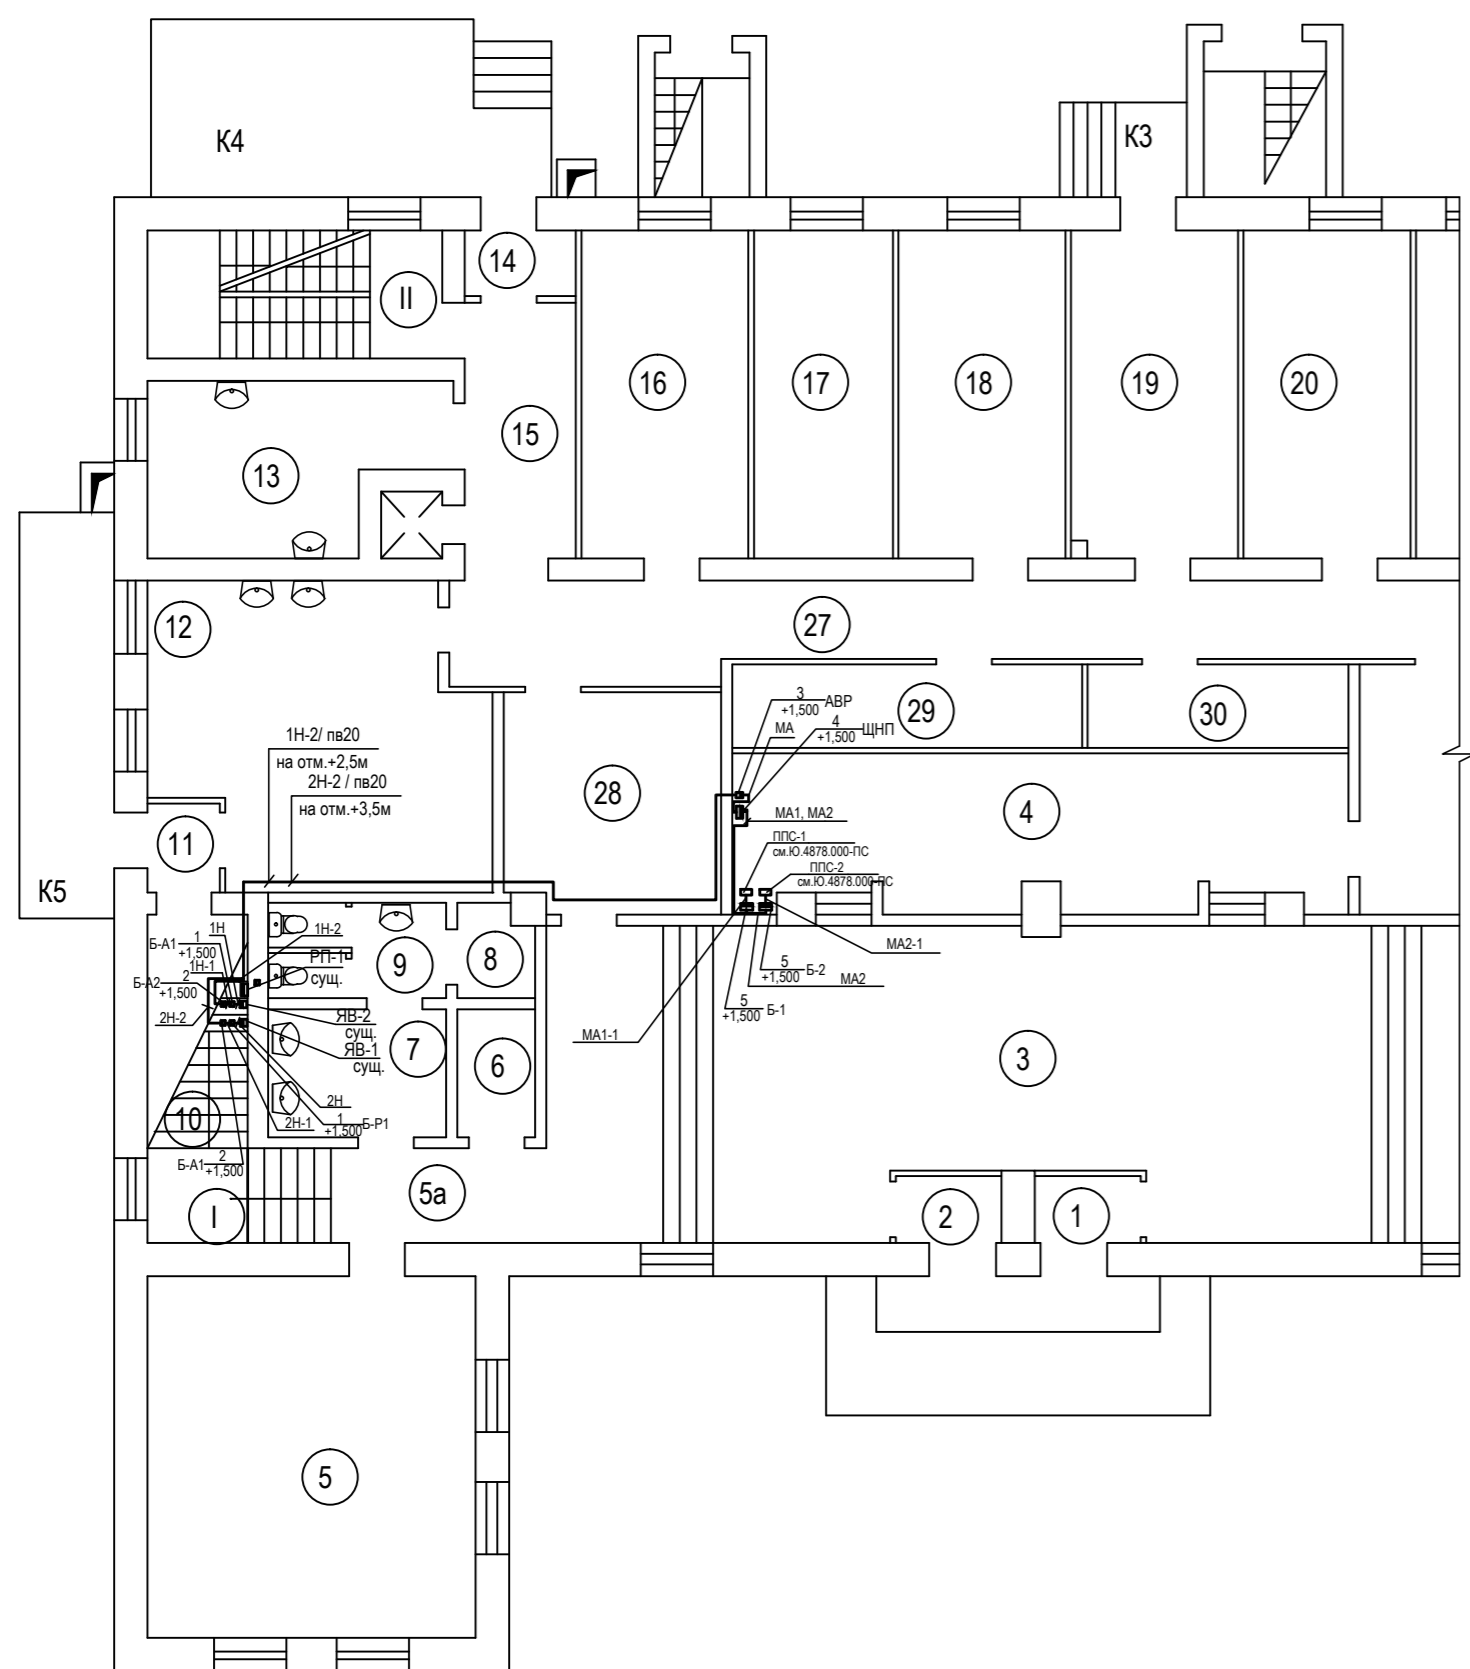

Экспликация помещений

Номер помещения	Наименование
1	Тамбур
2	Тамбур
3	Вестибюль
4	Гардероб
5	Кабинет
5 <sup>а</sup>	Коридор
6	Кладовая
7	Умывальник
8	Кладовая
9	Туалет
10	Электрощитовая
11	Тамбур
12	Моечная стеклотары
13	Овощной цех
14	Тамбур
15	Коридор
16	Мясо-рыбный цех
17	Холодильный цех
18	Холодильный цех
19	Склад бакалейный
27	Коридор
28	Раздевалка
29	Службное помещение
30	Службное помещение

Спецификация

Поз.	Обозначение	Наименование	Кол.	Ед. изм.	Примеч.
1	покупное изделие	Бокс навесной, в нем установлено:	2	шт	Б-Р1,Б-А1
1-1	ВМ63Р-140	выключатель-разъединитель In=40А, Un=220В	1	шт	QS-P1, QS-A1
2	покупное изделие	Бокс навесной, в нем установлено:	2	шт	Б-Р2, Б-А2
2-1	ВМ63-1ХС16	выключатель автоматический In=16А, Un=220В	1	шт	QF-P1, QF-A1
3	ЩАП-12	Щит аварийного переключения на резерв; In=10А, Un=220В	1	шт	АВР
4	ЩРН-9	Щит неотключаемых потребителей	1	шт	ЩНП
5	покупное изделие	Бокс навесной в нем установлено:	2	шт	Б-1; Б-2
5-1	ВМ63Р-140	выключатель-разъединитель In=40А, Un=220В	1	шт	QS-1, QS-2
5	ВВГнг-LS	Кабель силовой, медный сеч. 3х1,5мм <sup>2</sup>	13	м	
6	ВВГнг-LS	сеч. 2х10мм <sup>2</sup>	1	м	
7	ГОСТ 50827-95	Труба жесткая гладкая из негорючего ПВХ Ф25мм	33	м	

- В электрощитовой здания 174, рядом с существующими вводными ящиками с рубильниками, на стене (по месту), установить боксы Б1-Р, Б1-А с выключателями-разъединителями QS-P, QS-A; боксы Б2-Р, Б2-А с автоматическими выключателями QF-P, QF-A и запитать согласно "Однолинейной расчетной схеме питающей сети" см. лист2.
- Электропроводку, через помещения 12;28, выполнить медными кабелями ВВГнг-LS в трубах ПВХ на расстоянии 1м (на отм.+2,5; 3,5м) друг от друга, по стене.

Ю.4878.000 - ЭМ					
ФГУП "ГНЦ РФ - ФЭИ" - Зд.174 (Столовая-3)					
Изм	Кол	Лист	Издок	Подпись	Дата
Разработал	Якухина				
Н. контроль	Зинченко				
Нач. ПБ	Косенкова				
Утв. ГИП	Масякин				
Автоматическая пожарная сигнализация (электропитание)				Стадия	Лист
				Р	4
План расположения оборудования. 1-й этаж.				ФГУП "ГНЦ РФ-ФЭИ" ОКС ПБ	