

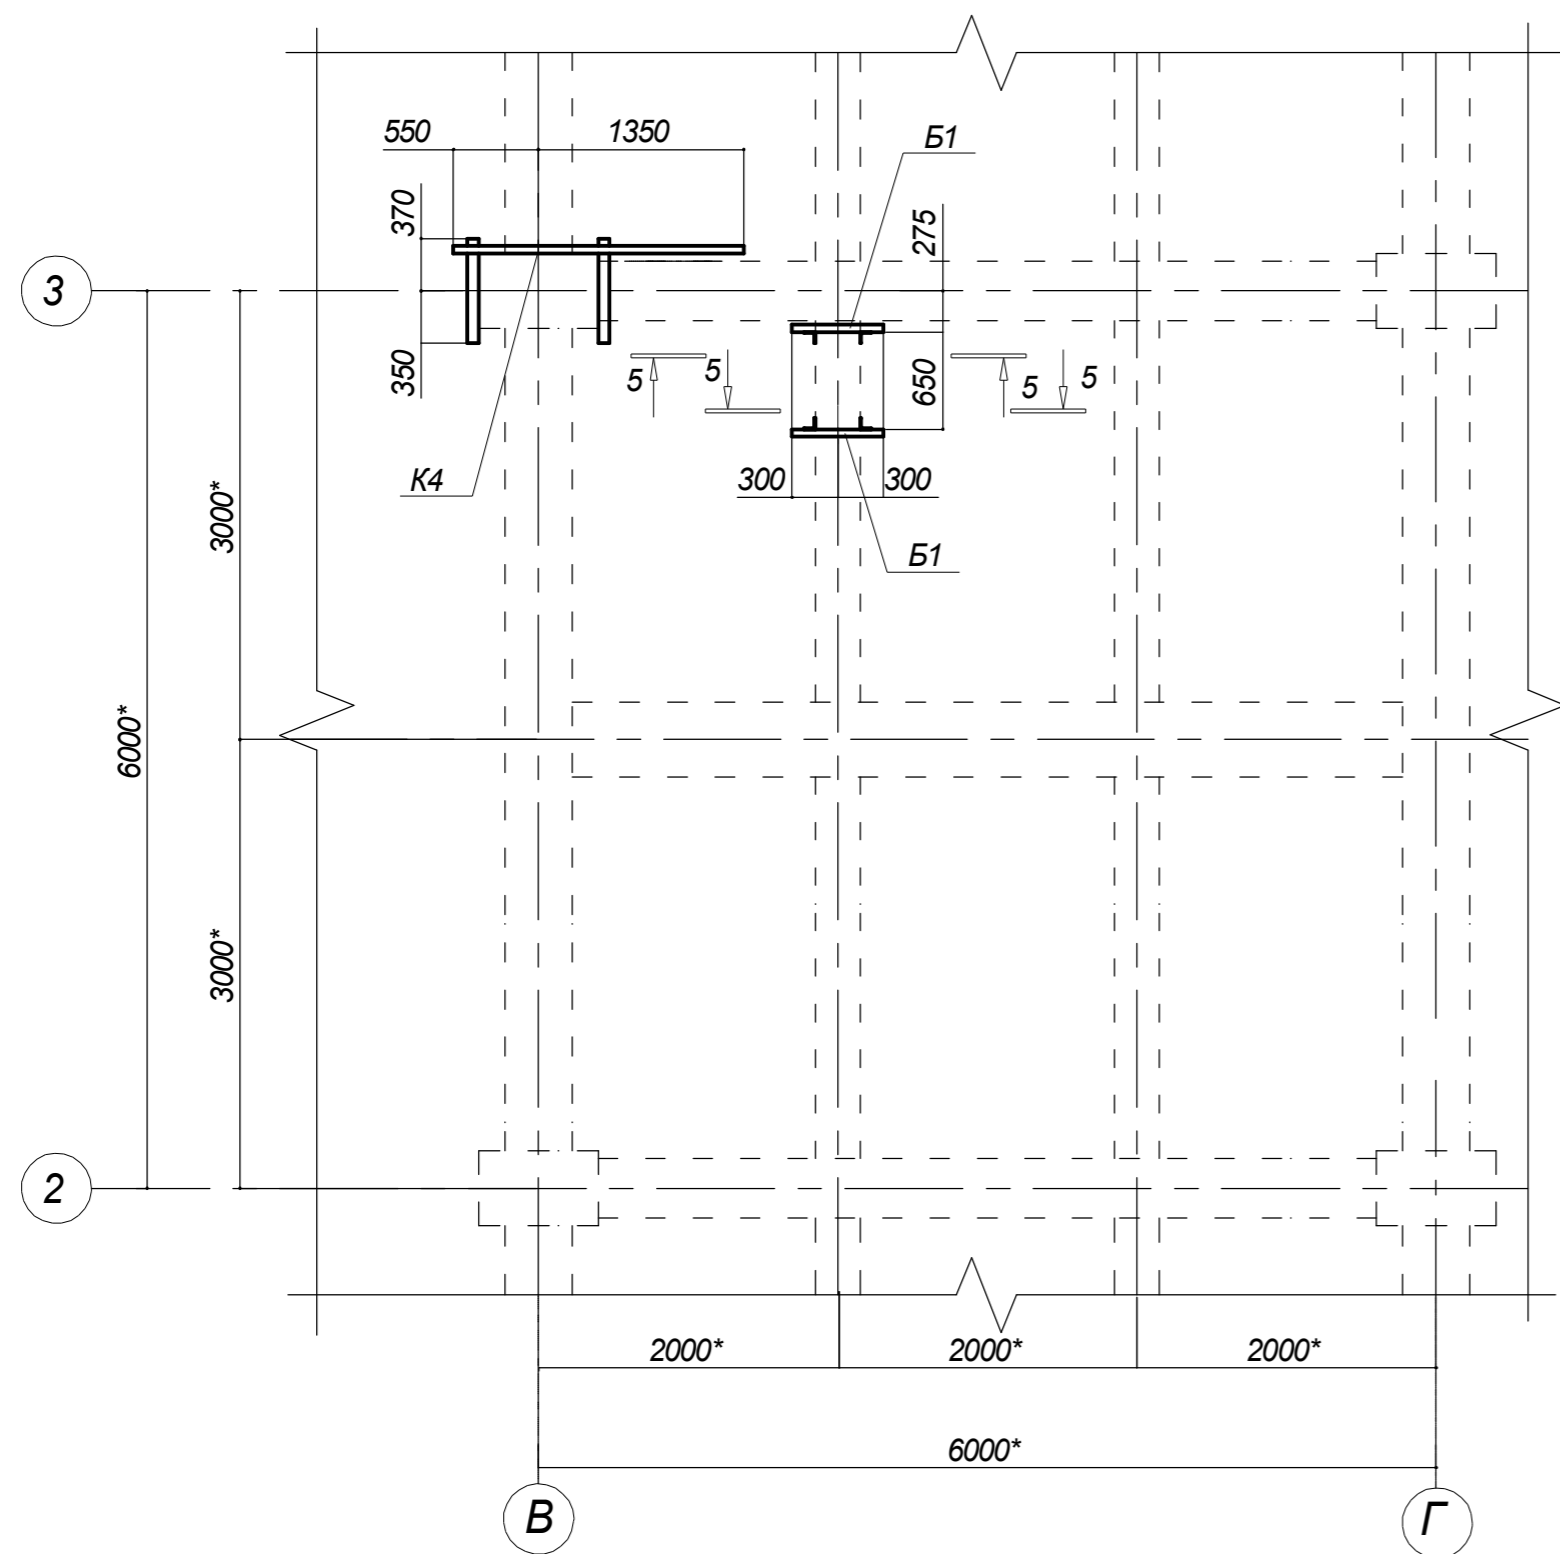



Схема расположения металлических конструкций  
под отм. +18,000

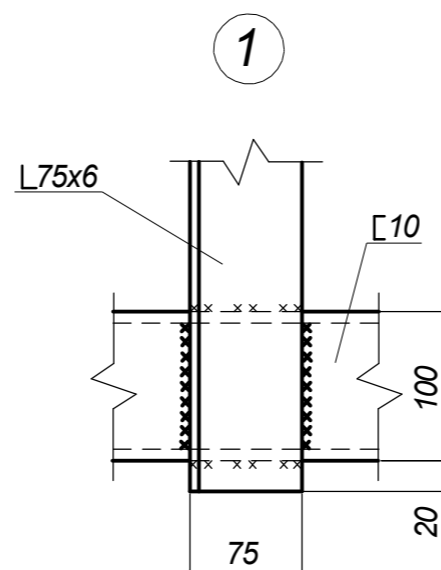


5-5

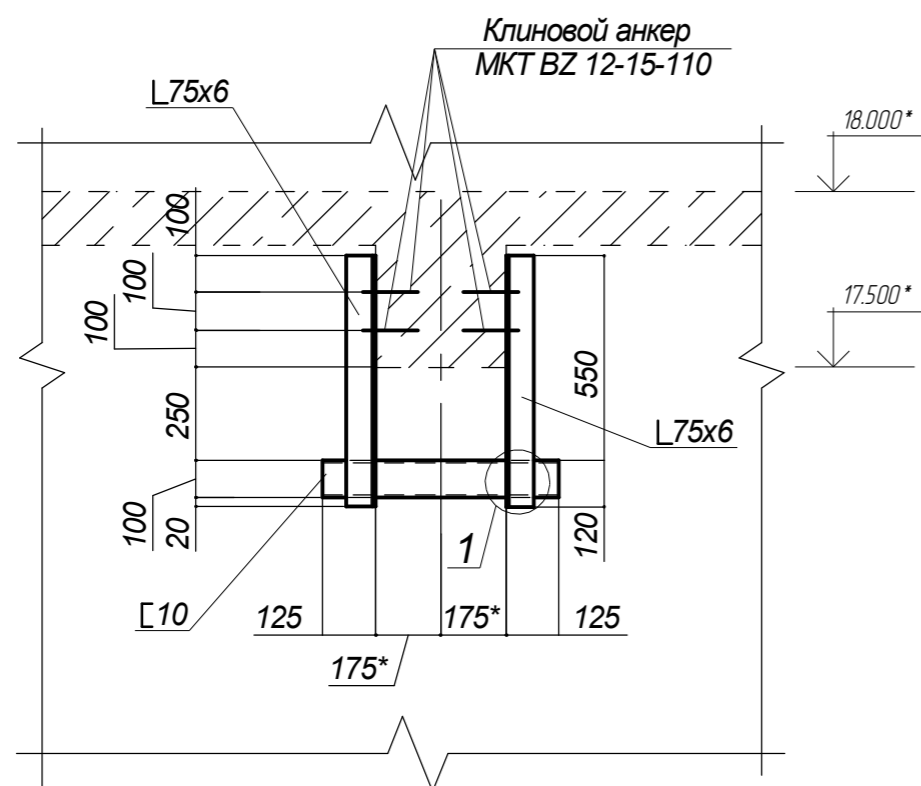

Консоль К4

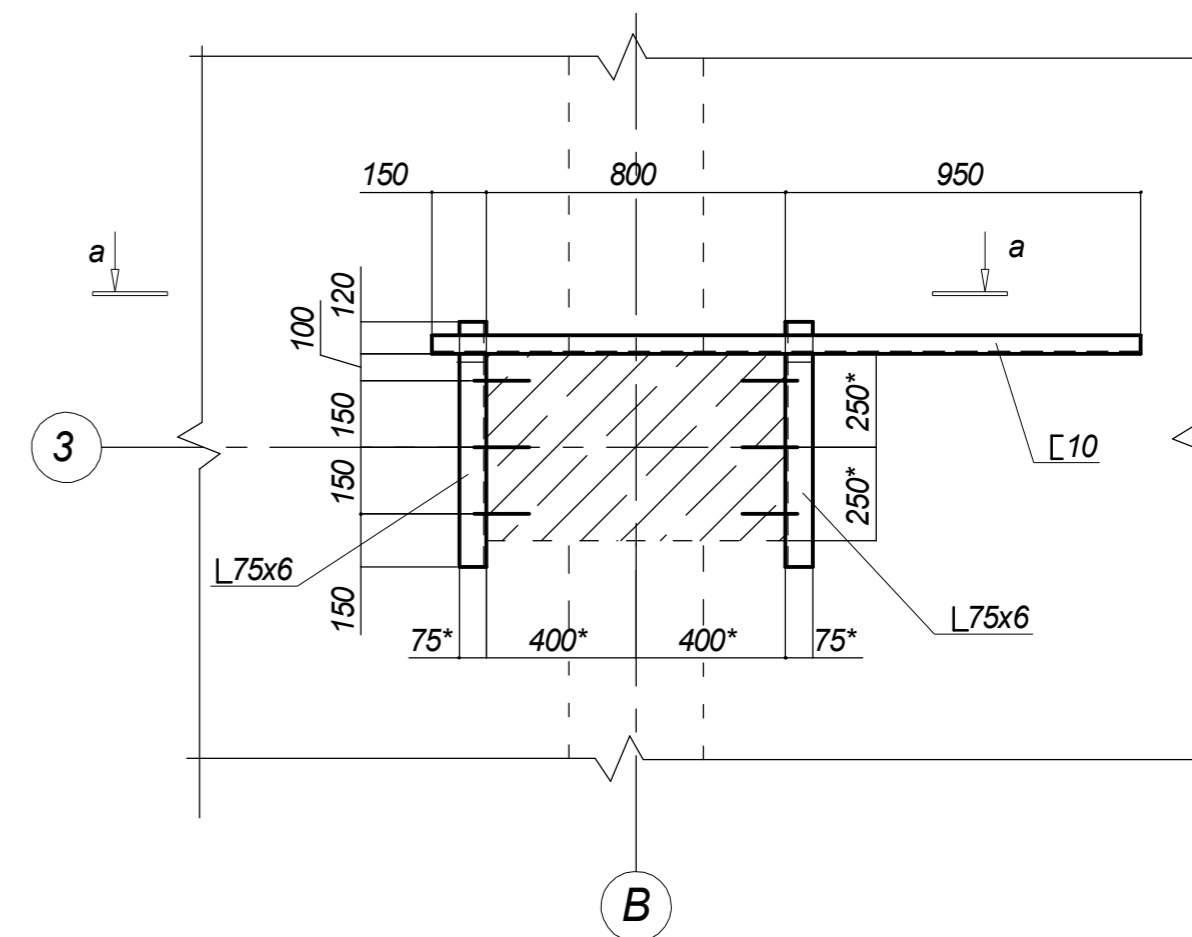

а-а

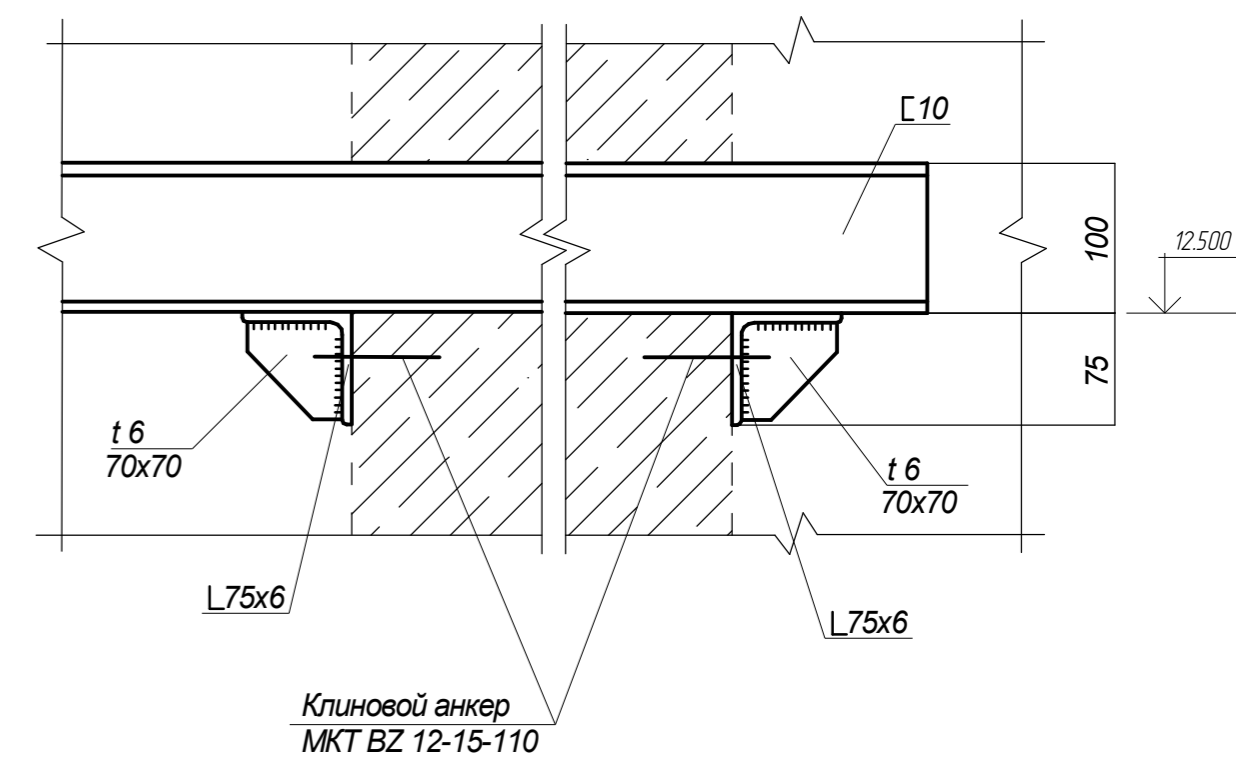

Согласовано					
Изм.	Кол.уч.	Лист	№доп.	Подп.	Дата
Разраб.	Николаева				
Пров.	Киселев				
Н. контр.	Куликов				
Инв. № подл.					

						2377-1-КМ				
						Нижегородская обл., г. Саров, Варламовское шоссе, 31 ЗАО "Саровская Генерирующая Компания" (ТЭЦ)				
Изм.	Кол.уч.	Лист	№доп.	Подп.	Дата					
Разраб.	Николаева					Ремонт с заменой элементов главного паропровода котла ТС-35 станц.№1		Стадия	Лист	Листов
Пров.	Киселев							Р	3	
Н. контр.	Куликов									
						Схема расположения металлических конструкций под отм. +18,000		ООО "НЦТД"		