


Согласовано:

Взам. инв. N

Подпись и дата

Инв. N подл.

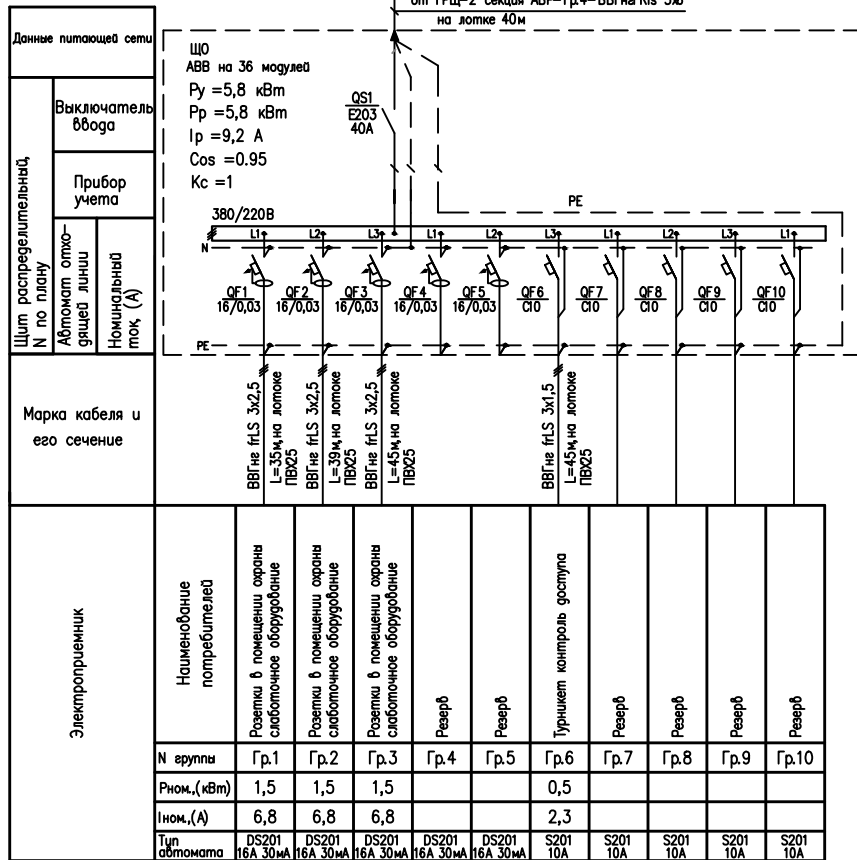

Шкаф навесного исполнения IP-31

Наименование	Автоматический выключатель	Рубильник	Дифференциальный автомат
Обозначение на схеме			

Шифр: М-09.15-30М

30М

Электроснабжение потребителей столовой, холла и помещений первого этажа офиса АО «Атомэнергоснабжение» по адресу: г. Москва ул. Бакунинская д.7, стр.1

Электроосвещение и электрооборудование

стадия лист листов

РД

22

Схема электрическая принципиальная ЩО (щит охраны)

АО "УАЗ"


Формат А4

Согласовано:

Взам. инв. N

Подпись и дата

Инв. N подл.

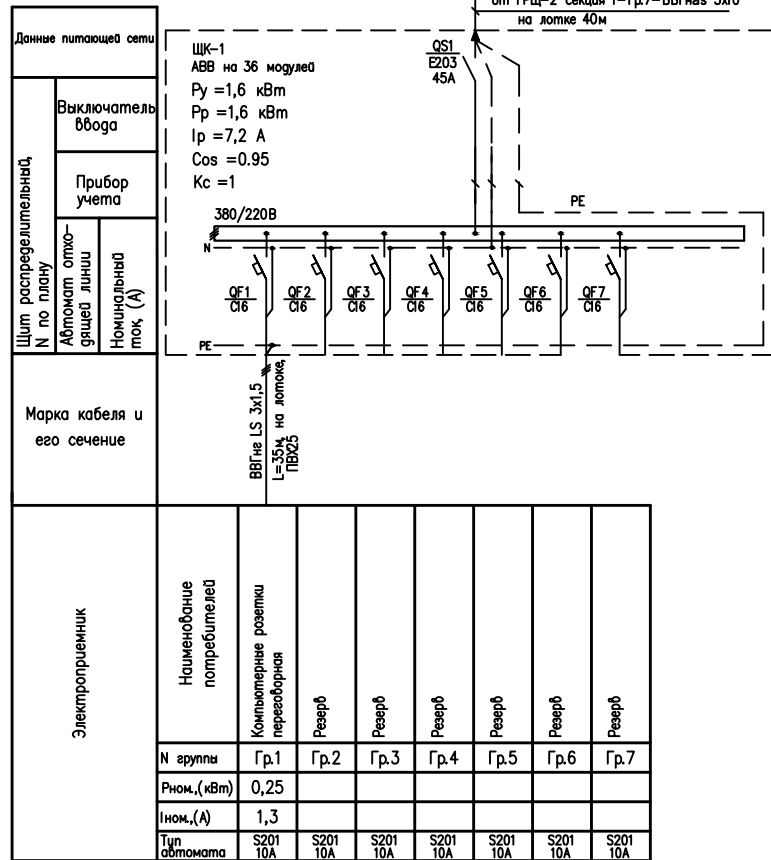

Шкаф навесного исполнения IP-31

Наименование	Автоматический выключатель	Рубильник
Обозначение на схеме		

Шифр: М-09.15-30М

30М.2

Электроснабжение потребителей столовой, холла и помещений первого этажа офиса АО «Атомэнергоснабжение» по адресу: г. Москва ул. Бакунинская д.7, стр.1

Электроосвещение и электрооборудование

стадия лист листов

РД

23

Схема электрическая принципиальная ЩК-1(1-й этаж)

АО "УАЗ"

Формат А4