


Согласовано:

Взам.инв.№

Подпись и дата

Инв.№ подл.

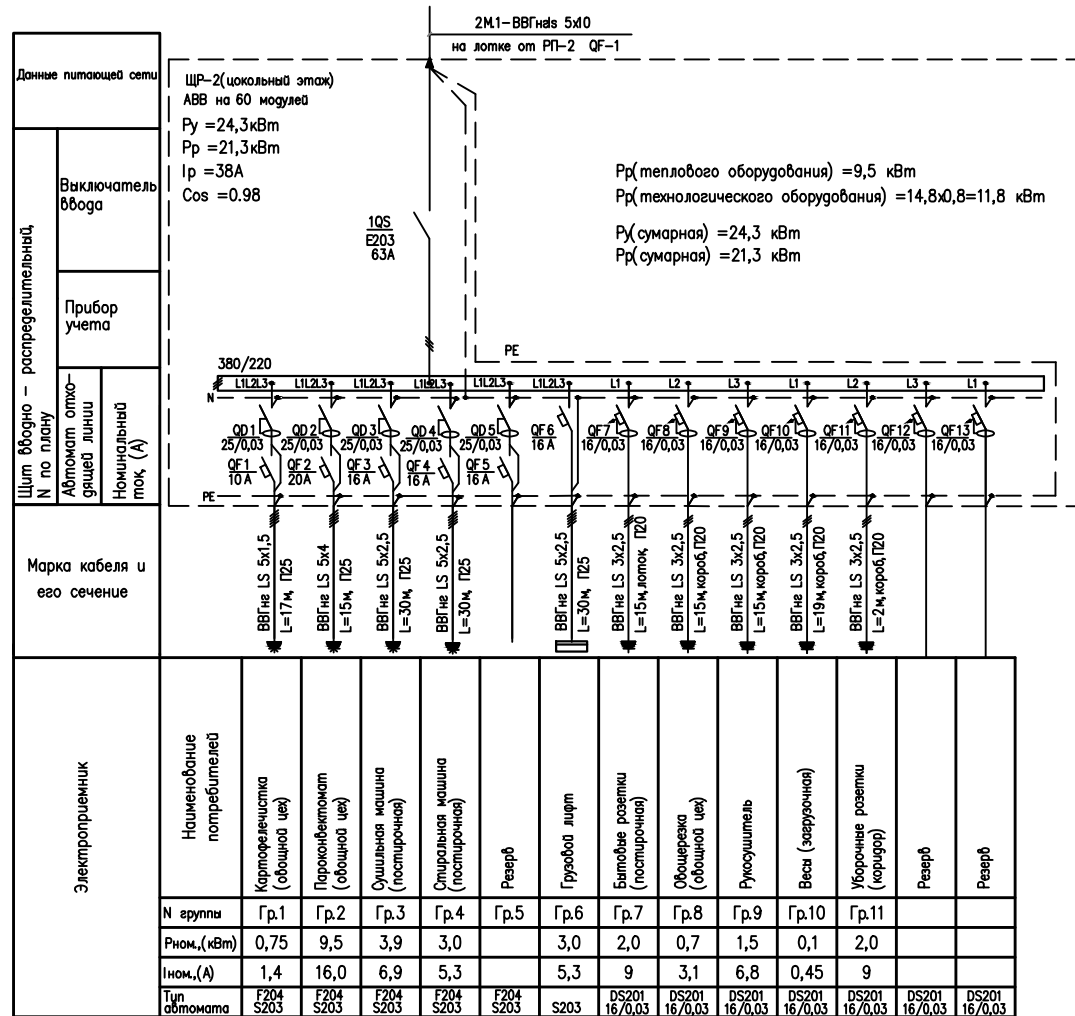

Шкаф навесного исполнения IP-31

Наименование	Автоматический выключатель	Дифференциальный автомат	Рубильник
Обозначение на схеме			

						Шифр: М-09.15-ЭОМ			ЭОМ.1
						Электроснабжение потребителей столовой, холла и помещений первого этажа офиса АО «Атомэнергопроект» по адресу: г. Москва ул. Бакуинская д.7, стр.1			
Изм.	Код.уч.	Лист	Докум.	Подпись	Дата	Электроосвещение и электрооборудование	стадия	лист	листов
Гип	Коньшин С.А	12.07.15					РД	6	
Разраб.	Карпов И.В	12.07.15							
Проверил	Горлова Н.А	12.07.15							
						Схема электрическая принципиальная ЩР-2(цокольный этаж)	АО "УАЗ"		