


Согласовано:

Име. N подл. Подпись и дата Взам. инв. N

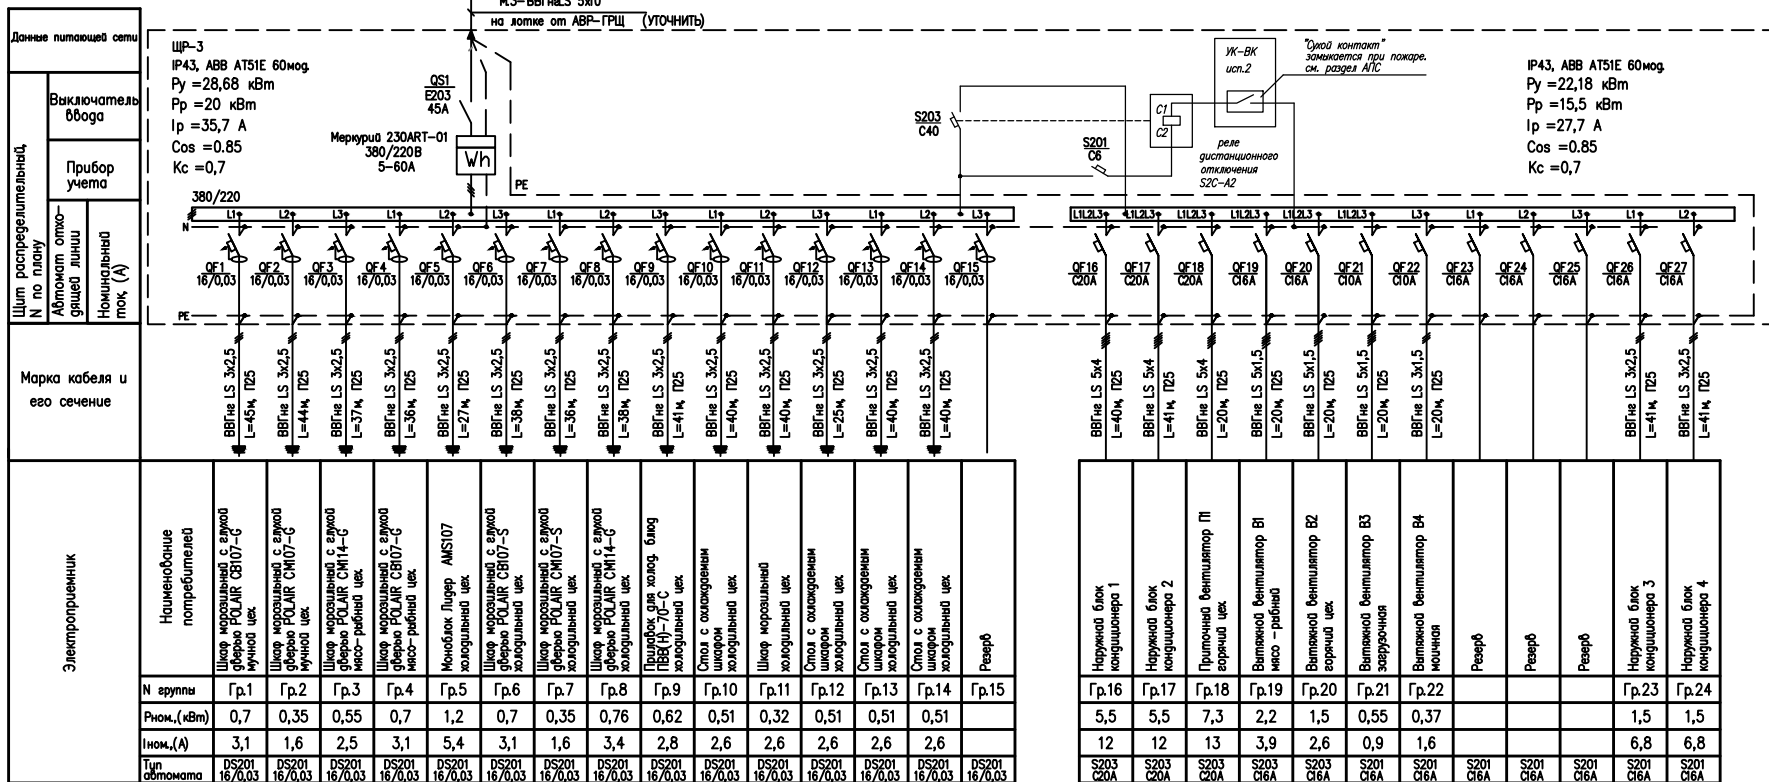

Наименование	Счетчик активной энергии переменного тока 380/220В	Дифференциальный автомат	Рубильник
Обозначение на схеме	Wh		

Шифр: М-09.15-30М				ЭОМ.1		
Электроснабжение потребителей столовой холла и помещений первого этажа офиса АО «Атомэнергоснабжение» по адресу: г. Москва ул. Бакинская д.7, стр.1						
Изм.	Кол.уч.	Лист	Докум.	Подпись	Дата	
Гип	Коньшин С.А.				12.09.15	
Разраб.	Карпов И.В.				12.09.15	
Проверил	Горлова Н.А.				12.09.15	
Электроосвещение и электрооборудование					стадия	лист
					РД	7
Схема электрическая принципиальная ЩР-3					АО "УАЗ"	