



ПЛАН НА ОТМ. 0,000

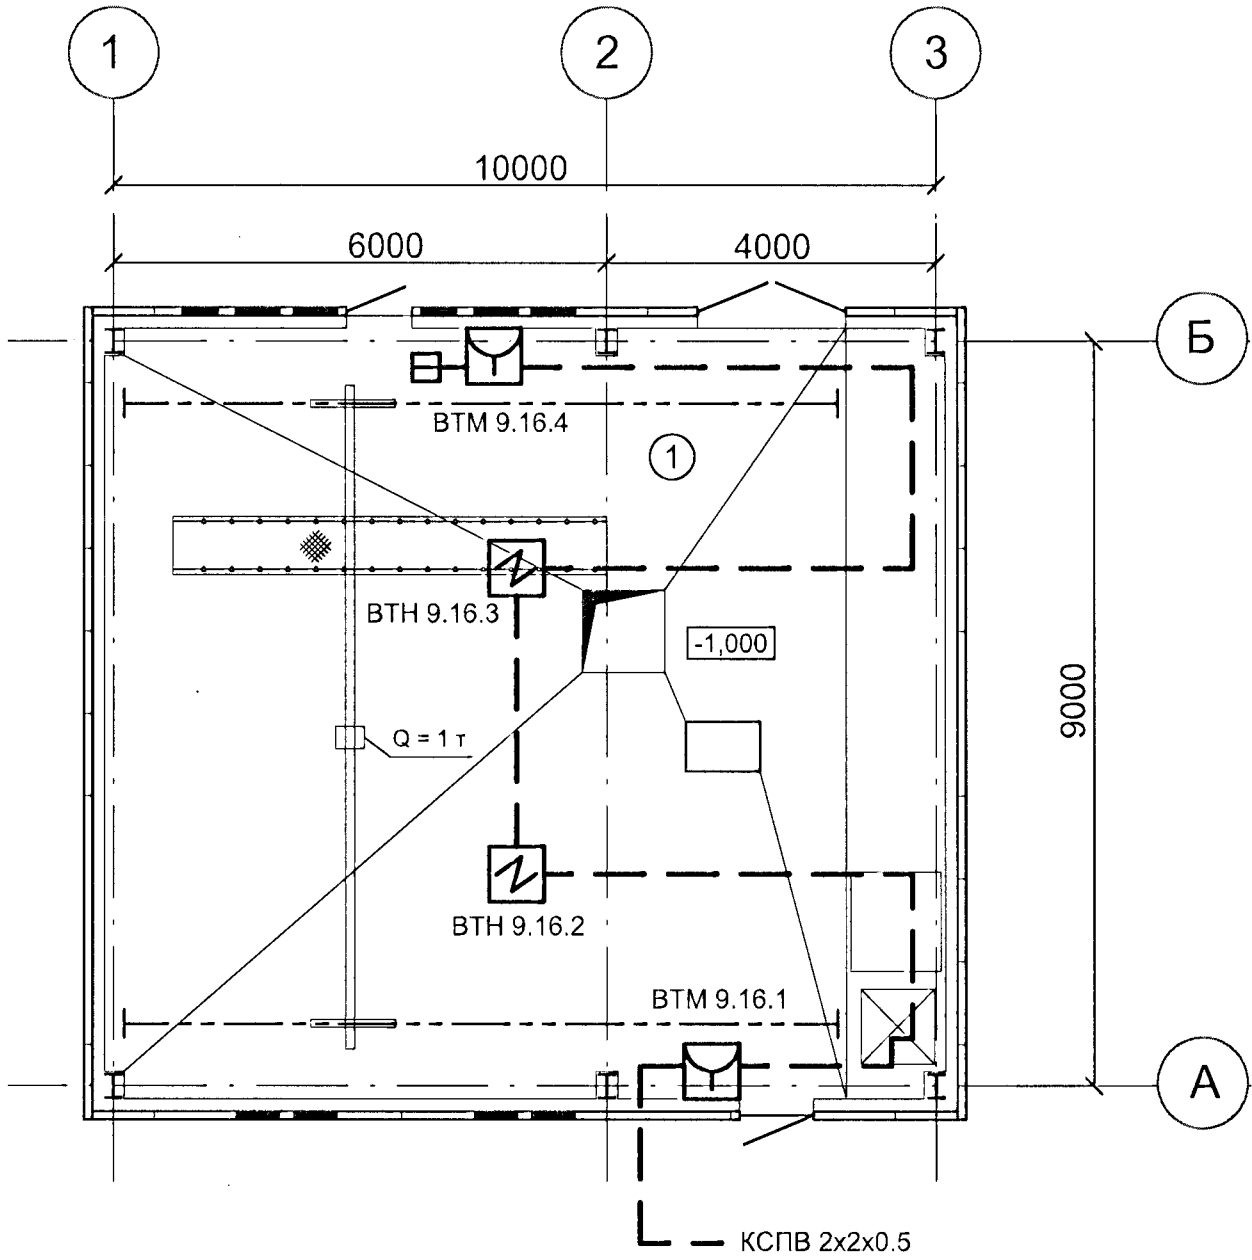


Условные обозначения

- ВТН 9.16.2
[Symbol] извещатель пожарный дымовой (№ шлейфа, порядковый №)
- ВТМ 9.16.1
[Symbol] извещатель пожарный ручной (№ шлейфа, порядковый №)
- [Symbol] устройство оконечное
- проектируемая кабельная линия

Согласовано					
Инов. № подл.	991072	Подп. и дата	Взам. инв. №		

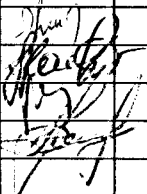						2170/5-991072-СС				
						Предприятие на Хиагдинском месторождении				
Изм.	Кол.уч.	Лист	Док.	Подп.	Дата	Площадка основного производства. Технологический узел закисления.		Стадия	Лист	Листов
Разработал		Фуфаева			Р			8.1	-	
Проверил		Кальин								
Н.контроль		Ковальчук								
Нач.отдела		Башкатов								
						Сеть автоматической пожарной сигнализации		ОАО "ВНИПИпромтехнологии"		

ПЛАН НА ОТМ. 0,000

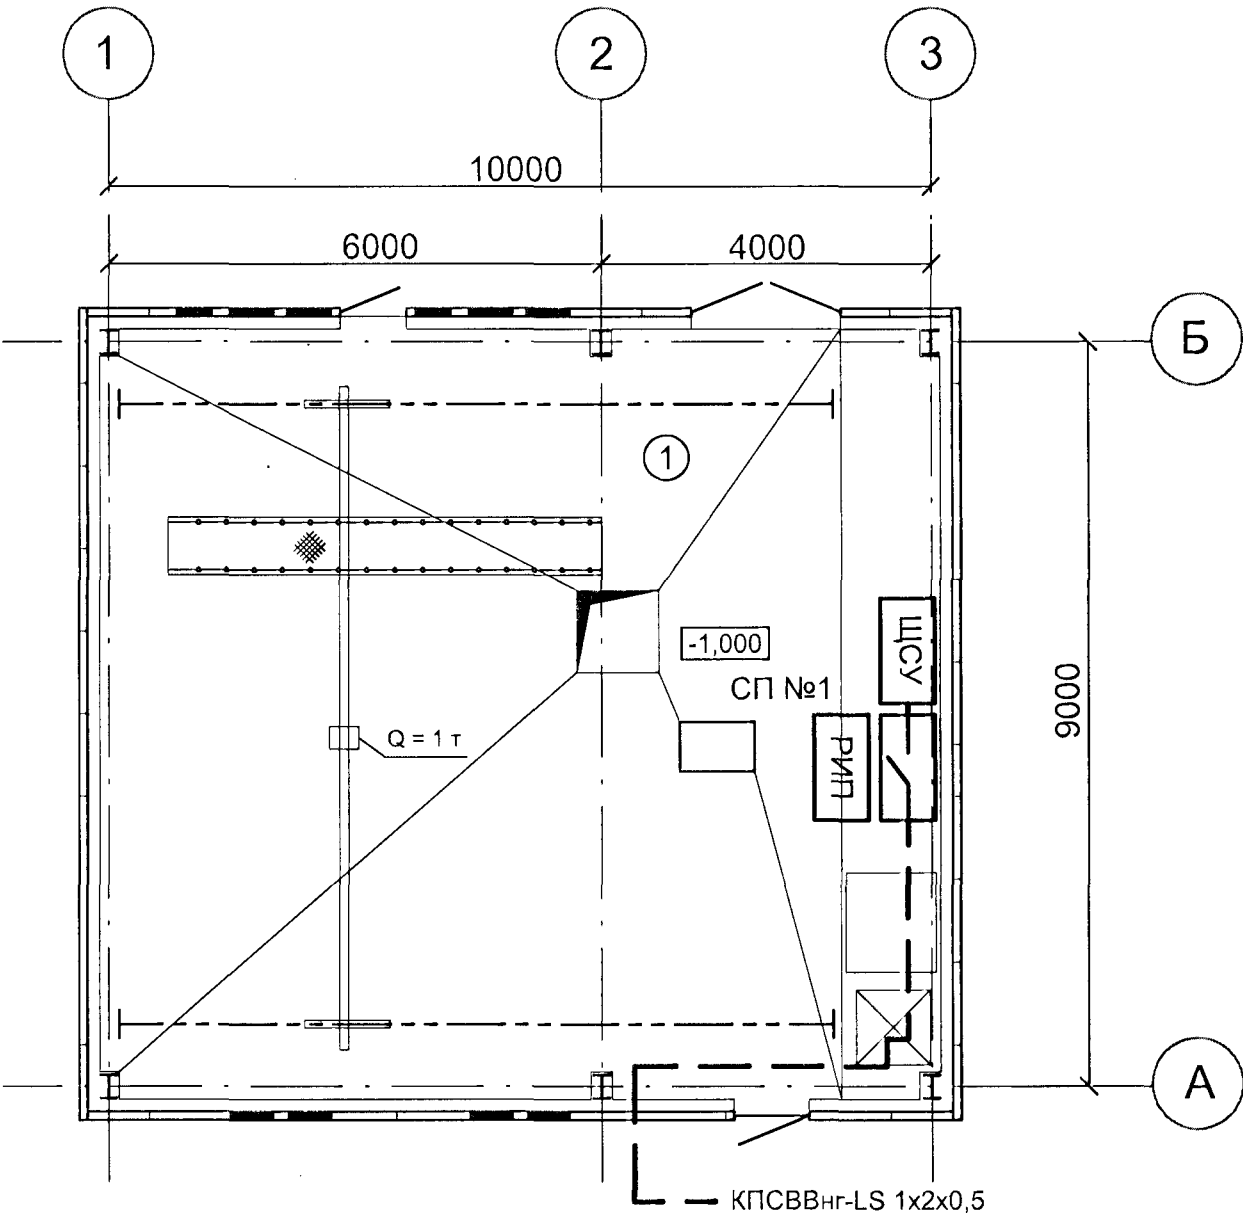

Условные обозначения

- проектируемая кабельная линия
- релейный блок
- РИП резервный источник питания
- ЩСУ щит станции управления

Согласовано					
Изм.	Кол.уч.	Лист	Док.	Подп.	Дата
Изм.	Кол.уч.	Лист	Док.	Подп.	Дата
Изм.	Кол.уч.	Лист	Док.	Подп.	Дата
Изм.	Кол.уч.	Лист	Док.	Подп.	Дата

2170/5-991072-СС

Предприятие на Хиагдинском месторождении

Площадка основного производства.
Технологический узел закисления.

Сеть автоматической пожарной
сигнализации

Стадия	Лист	Листов
Р	8.2	-

ОАО
"ВНИПИпромтехнологии"