


План сетей оповещения о пожаре на первом этаже

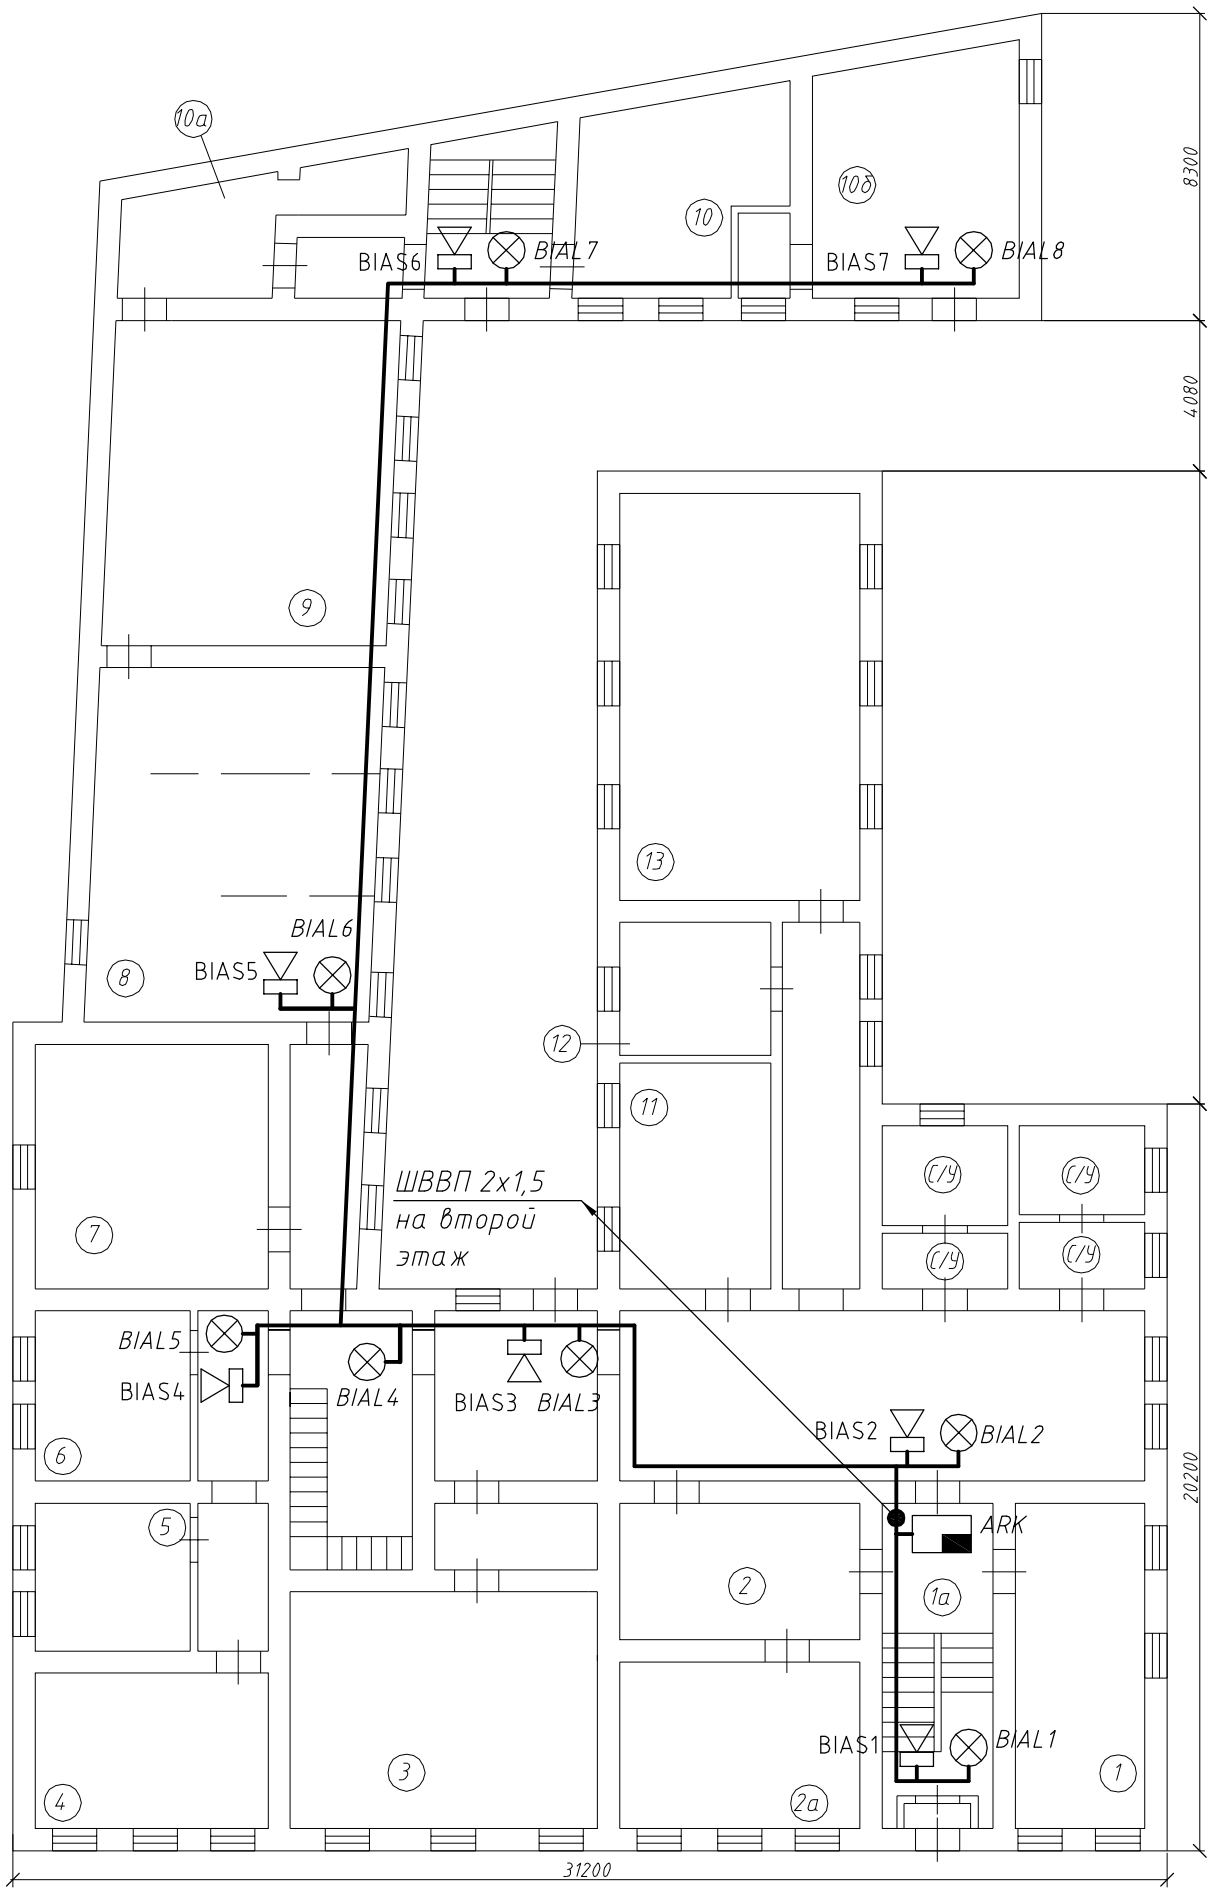

Экспликация помещений

№ помещ.	Наименование
1	Кабинет коменданта
1а	Пост охраны
2	Мастерская
2а	Мастерская
3	Мастерская
4	Ателье
5	Ателье
6	Мастерская
7	Лаборатория
8	Лаборатория
9	Лаборатория
10	Лаборатория
10а	Подсобка
10б	Склад
11	Лаборатория
12	Аудитория
13	Аудитория

Согласовано					
Инв. № подл.	Подп. и дата	Взам. инв. №			

						37-2008-АПС			
						Тульский государственный педагогический университет им. Л. Н. Толстого			
						Учебный корпус №5 Автоматическая пожарная сигнализация	Стадия	Лист	Листов
							РП	3	
ГИП	Пенякин					План сетей оповещения о пожаре на первом этаже	ООО ПКП "Рубеж СВ" г. Тула		
Гл. спец.	Тишакина								
Разраб.	Маркин								