
 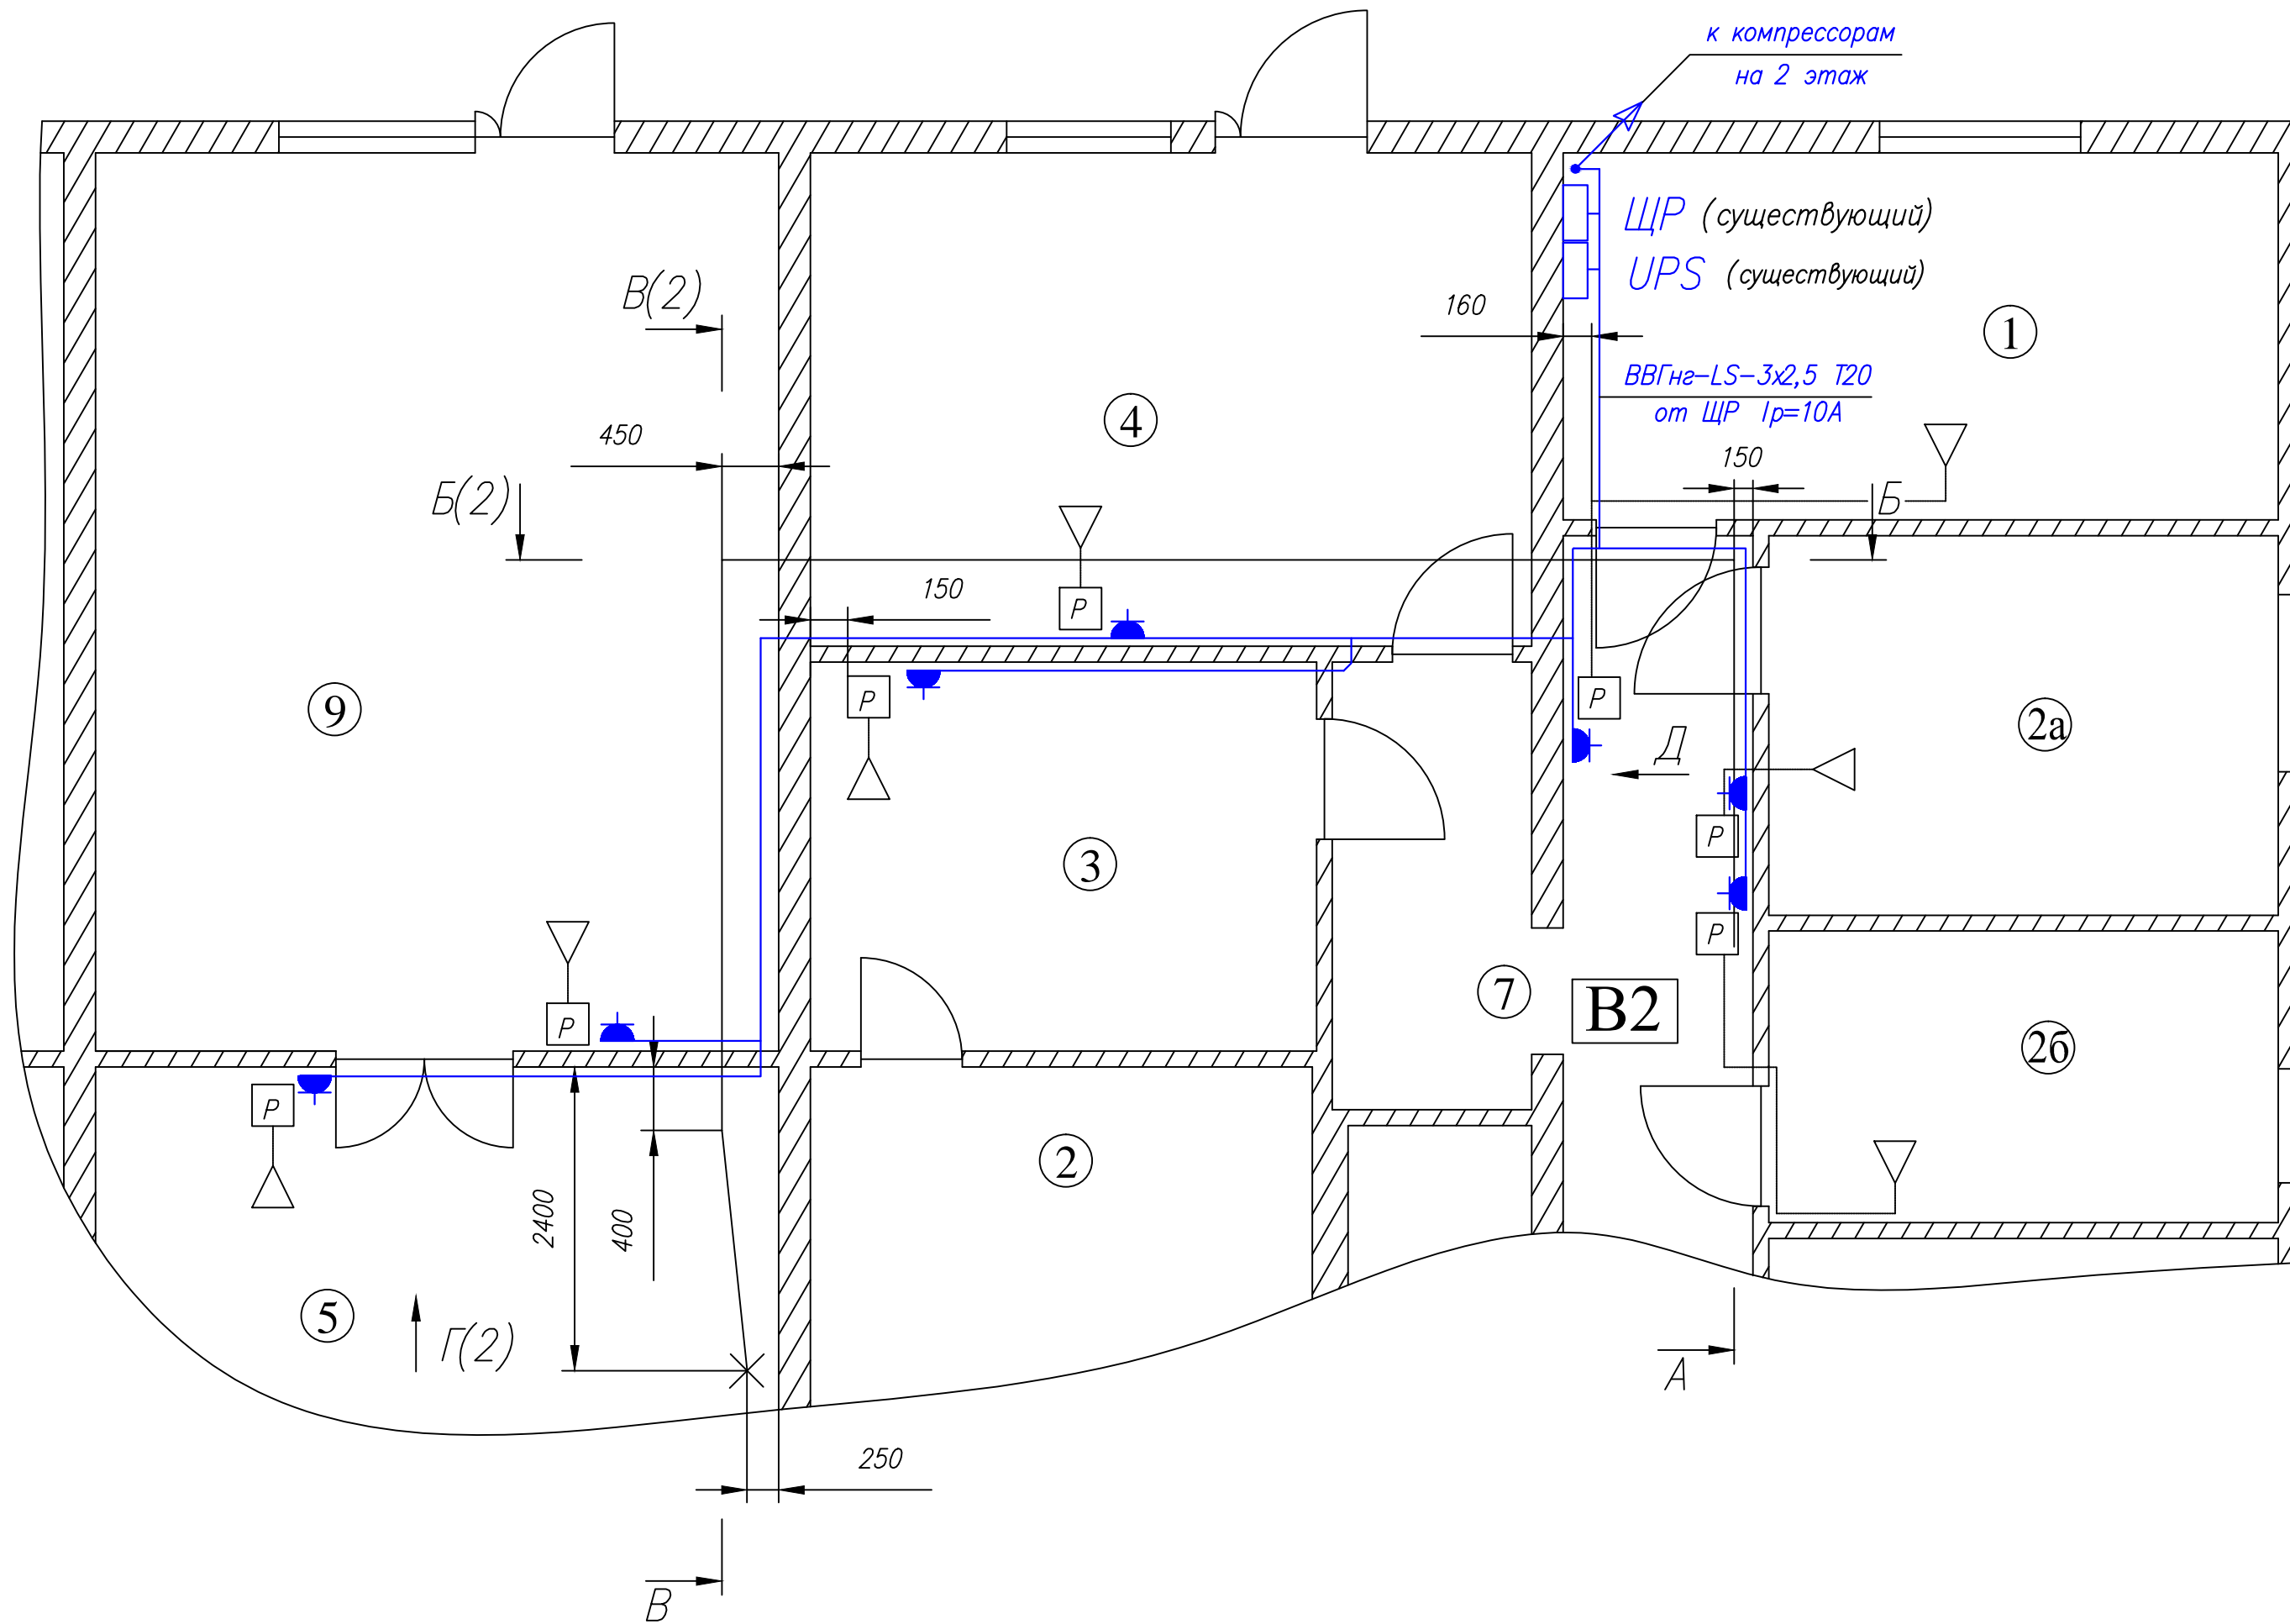
 
 



Фрагмент плана первого этажа корпус 8. пл. "Москворечье"



Условные обозначения:

-  - установка УДГБ, S=30ВА
-  - распределительный щит
-  - устройство бесперебойного питания
-  - розетка с заземляющим контактом 10А, 220В, IP65

Примечание:

Розетки установить на высоте 1м от уровня чистого пола.

						0414-ЭМ			
						Реконструкция трубопровода отбора проб воздуха в отдельных помещениях корпуса 8, ФГУП «ВНИИА» Площадка "Москворечье"			
Изм.	Кол. уч.	Лист	№ док.	Подп.	Дата				
Разраб.		Филимонова				Силовое электрооборудование	Стадия	Лист	Листов
							Р	2	
ГИП		Собачкин				План распределительной сети на 1 этаже (корпус 8)	ЗАО "Орион-проект"		

Копировал

Формат А2

Согласовано					
Взам. инв. №					
Подп. и дата					
Инв. № подл.					