



Фрагмент плана второго этажа корпус 8. пл. "Москворечье"

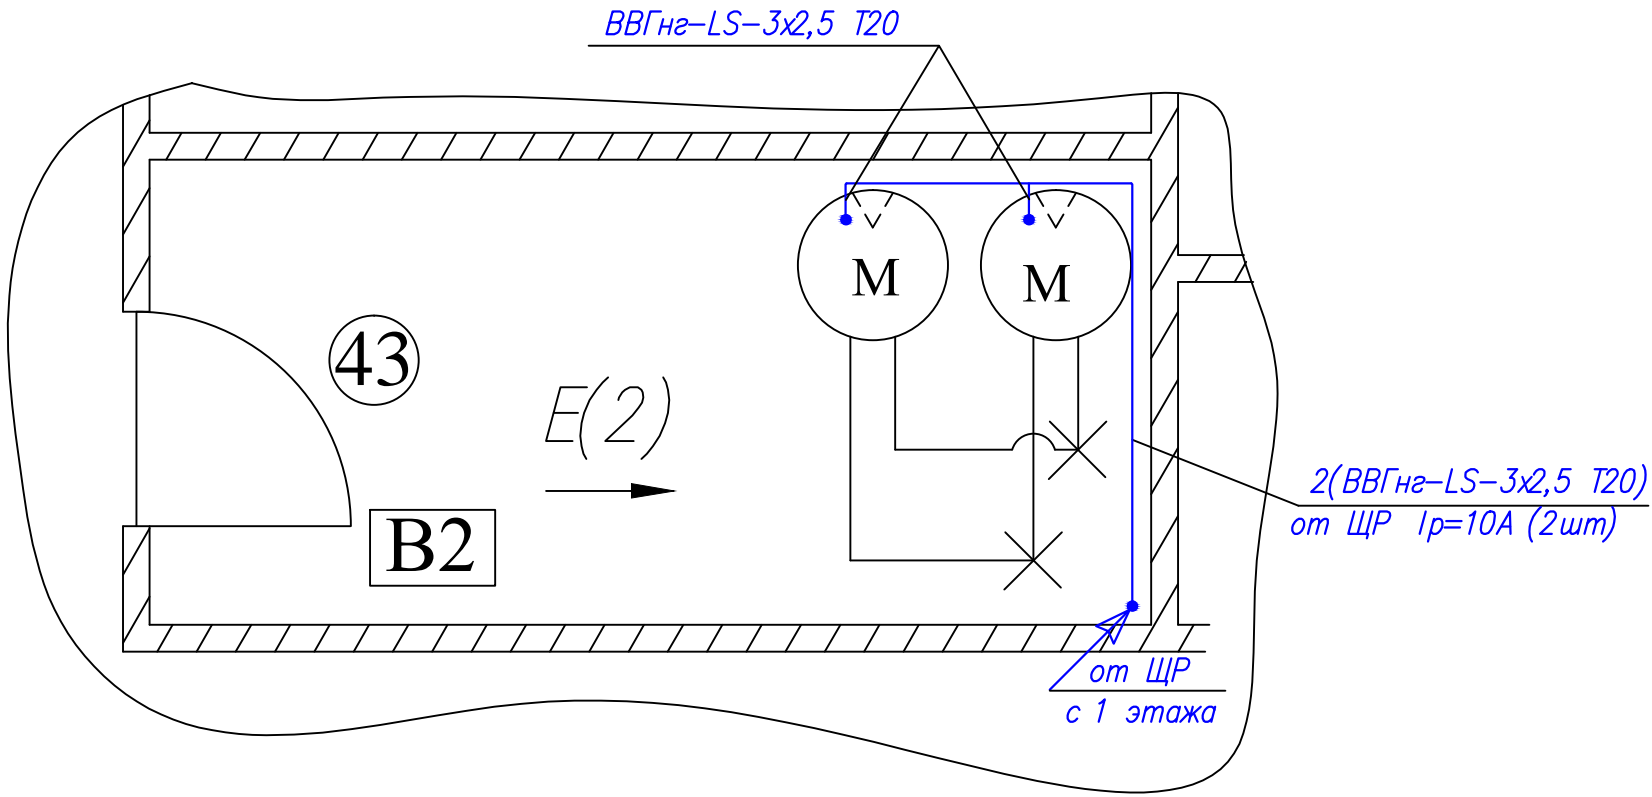

Условные обозначения:  
 – вихревой компрессор CL 20 HS (P=0,22кВт, 220В)

						0414-ЭМ			
						Реконструкция трубопровода отбора проб воздуха в отдельных помещениях корпуса 8, ФГУП «ВНИИА» Площадка "Москворечье"			
Изм.	Кол. уч.	Лист	№ док.	Подп.	Дата	Силовое электрооборудование	Стадия	Лист	Листов
Разраб.		Филимонова					Р	3	
ГИП		Собачкин				План распределительной сети на 2 этаже (корпус 8)	ЗАО "Орион-проект"		

Взам. инв. №

Подп. и дата

Инв. № подл.

Согласовано