

ГОСУДАРСТВЕННАЯ КОРПОРАЦИЯ ПО АТОМНОЙ ЭНЕРГИИ «РОСАТОМ»
ОТКРЫТОЕ АКЦИОНЕРНОЕ ОБЩЕСТВО
«ГОСУДАРСТВЕННЫЙ СПЕЦИАЛИЗИРОВАННЫЙ ПРОЕКТНЫЙ ИНСТИТУТ»
(ОАО «ГСПИ»)

«Релокация ОАО «ВНИИАМ» на территорию ОАО НПО «ЦНИИТМАШ»

Здание 1А

РАБОЧАЯ ДОКУМЕНТАЦИЯ

Часть «Технологическая»

331 – 1А – ТМ1

Чертежи. Спецификация оборудования

Главный инженер проекта



И.В.Дворяшин

Начальник отдела



О.А.Рошин

Инв. № подл.	
Подпись и дата	
Взам. инв. №	

2014

Ведомость основных комплектов рабочих чертежей

Обозначение	Наименование	Примечание
331-1А-АР	Часть "Архитектурные решения"	
331-1А-ЭМ	Часть "Силовое электро-оборудование"	
331-1А-ЭО	Часть "Электрическое освещение"	
331-1А-ВК	Часть "Водоснабжение и канализация"	
331-1А-ОВ	Часть "Отопление, вентиляция и кондиционирование"	
331-1А-СС	Часть "Связь и сигнализация"	
331-1А-ТМ	Часть "Технологическая"	
331-1А-АТ	Часть "Автоматизация"	
331-1А-СМ	Сметная документация	

Ведомость основных комплектов рабочих чертежей марки ТМ

Обозначение	Наименование	Примечание
331-1А-ТМ1	Чертежи	
	Спецификация оборудования	

Ведомость рабочих чертежей основного комплекта 331-1А-ТМ1

Лист	Наименование	Примечание
-	Титульный лист	А4
1	Общие данные	А3
2	Расположение мебели. План типового этажа	А1

Ведомость ссылочных и прилагаемых документов

Обозначение	Наименование	Примечание
	<u>Прилагаемые документы</u>	
331-1А-ТМ.С	Спецификация оборудования	А3

Производственные и вспомогательные помещения ОАО "ВНИИАМ" размещаются на территории предприятия ОАО НПО "ЦНИИТМАШ" в существующем здании 1А.

Занимаемые службами ОАО "ВНИИАМ" этажи:

- 1) 8-й этаж;
- 2) 9-й этаж.

Обеспечение сотрудников ОАО "ВНИИАМ" мебелью выполнено в соответствии с Приказом Госкорпорации "Росатом" №1/938-П от 12.10.2012 г. "Об утверждении Единого отраслевого порядка планирования и организации обеспечения работников организаций отрасли товарно-материальными ценностями административно-хозяйственного назначения" и из расчета 80 % замены существующей мебели на новую.

Общее количество листов формата А1:

- вновь разработанных - 1,625

Технические решения, принятые в рабочих чертежах, соответствуют нормам, правилам, инструкциям, государственным стандартам и техническим регламентам, действующим на территории Российской Федерации, и обеспечивают в процессе эксплуатации взрывопожарную, пожарную, санитарно-гигиеническую и экологическую безопасность персонала, населения и окружающей среды при соблюдении предусмотренных рабочей документацией технических решений.

По состоянию на

						331-1А-ТМ1				
						Релокация ОАО "ВНИИАМ" на территорию ОАО НПО "ЦНИИТМАШ" Заказ 331				
Изм	Кол.уч	Лист	№ док.	Подп.	Дата	Здание 1А		Стадия	Лист	Листов
						Здание 1А		Р	1	
						Общие данные		ОАО «ГСПИ»		


Согласовано

Взамен ив. N

Подпись и дата

Ив. N подл.

План типового этажа

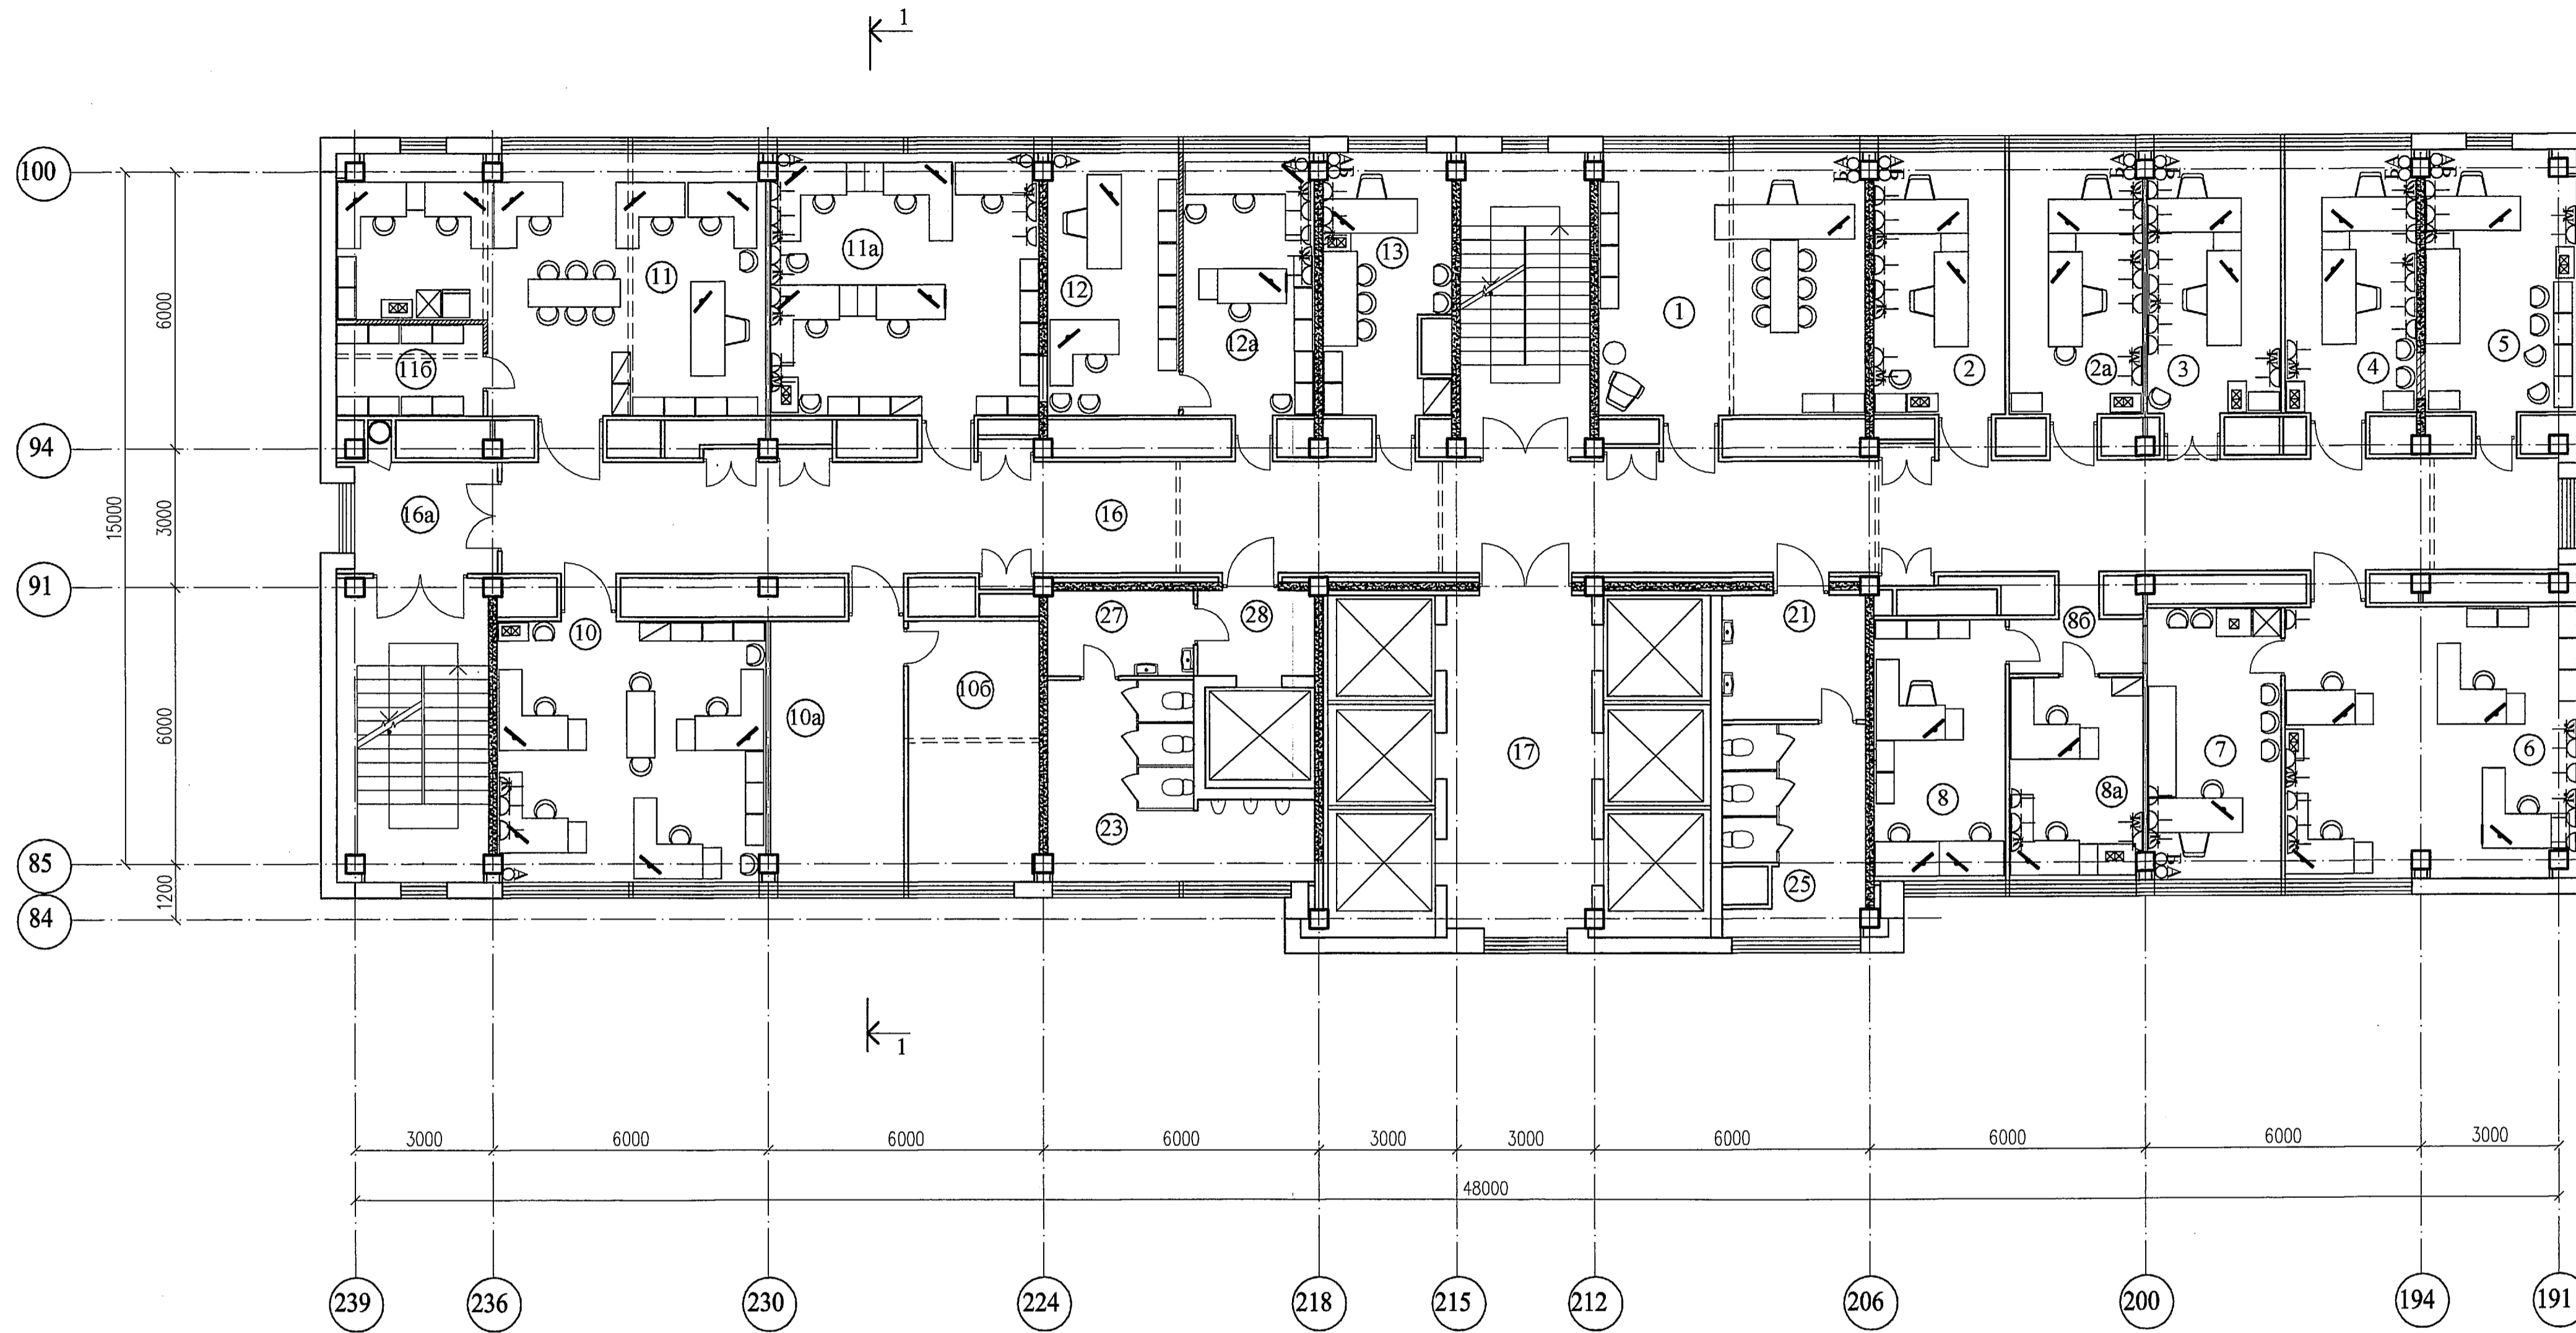

Условные обозначения

- стол компьютерный
- стол для совещаний
- шкаф для документации
- шкаф для одежды
- маленький шкаф для документов и принтера А4
- маленький шкаф для документов и принтера А3
- сейф металлический
- плоттер
- маленький шкаф для документов и МФУ
- холодильник
- существующие стены и перегородки
- демонтируемые стены и перегородки
- существующие диафрагмы жесткости
- вновь возводимые перегородки
- тумбочка
- кресло
- стул
- розетка 220V
- розетка 220V, ЛВС (компьютер-ПЭВМ)
- розетка 220V, ЛВС (многофункциональное устройство МФУ)
- розетка 220V, ЛВС (плоттер, принтер)
- телефон
- телефон, факс

Экспликация помещений

Номер по плану	Наименование	Площадь, м ²	Категория производства по взрывной, взрывопожарной и пожарной опасности
1	Кабинет Директора	30,3	
2	Рабочее помещение	16,7	
2a	Рабочее помещение	16,7	
3	Рабочее помещение	16,7	
4	Рабочее помещение	16,4	
5	Рабочее помещение	18,9	
6	Рабочее помещение	37,0	
7	Рабочее помещение	16,7	
8	Рабочее помещение	33,1	
10	Рабочее помещение	34,0	
10a	Рабочее помещение	14,1	
10б	Рабочее помещение	16,3	
11	Рабочее помещение	41,7	
11a	Рабочее помещение	33,2	
11б	Рабочее помещение	6,4	
12	Рабочее помещение	32,5	
13	Рабочее помещение	14,1	
16	Коридор	98,8	
17	Лифтовой холл	21,5	
18	Тамбур женского санузла	8,5	
19	Санузел женский	6,2	
19a	Санузел	7,9	
23	Санузел мужской	18,3	
27	Тамбур мужского санузла	5,9	
28	Тамбур	4,7	
29	Тамбур	7,5	

Номера помещений в экспликации соответствуют номерам, указанным в документации БТИ

Во всех помещениях освещение - 400лк

Примечание

- Общие указания см. лист 1 (общие данные).
- Спецификация мебели приведена в 331-1А-ТМ.С

				331 - 1А - ТМ1		
				Релокация ОАО "ВНИИАМ" на территорию ОАО НПО "ЦНИИТМАШ"		
Им.	Кол.уч.	Лист	№ док.	Подпись	Дата	Здание 1А стадия лист листов Р 2
Проектир.	Хлопоткин					
Проверил	Дворяшин					
ГИП	Дворяшин					
				Расположение мебели. План типового этажа		
				ОАО "ГСПИ "		

