


Условные обозначения	
Обозначение на плане	Наименование
	Щит групповой аварийного освещения
	Светильник эвакуационного аварийного освещения потолочный встроенный светодиодный 36Вт - 65шт.
	Световой указатель выхода или направления эвакуации с аккумуляторным блоком - 19шт.
	Условная трасса кабелей управления освещением

-30М					
ЗАО «Гринатом» по адресу: г. Москва, 1-й Нагатинский проезд д.10					
Изм.	Колуч	Лист	№ док.	Подпись	Дата
Разработал					27.04.2016
Утвердил					27.04.2016
Н.контр.					
Силовое электрооборудование и электроосвещение					
8-й этаж Расстановка светильников эвакуационного аварийного освещения					
Стадия	Лист	Листов			
Р	-	-			
Формат А1					

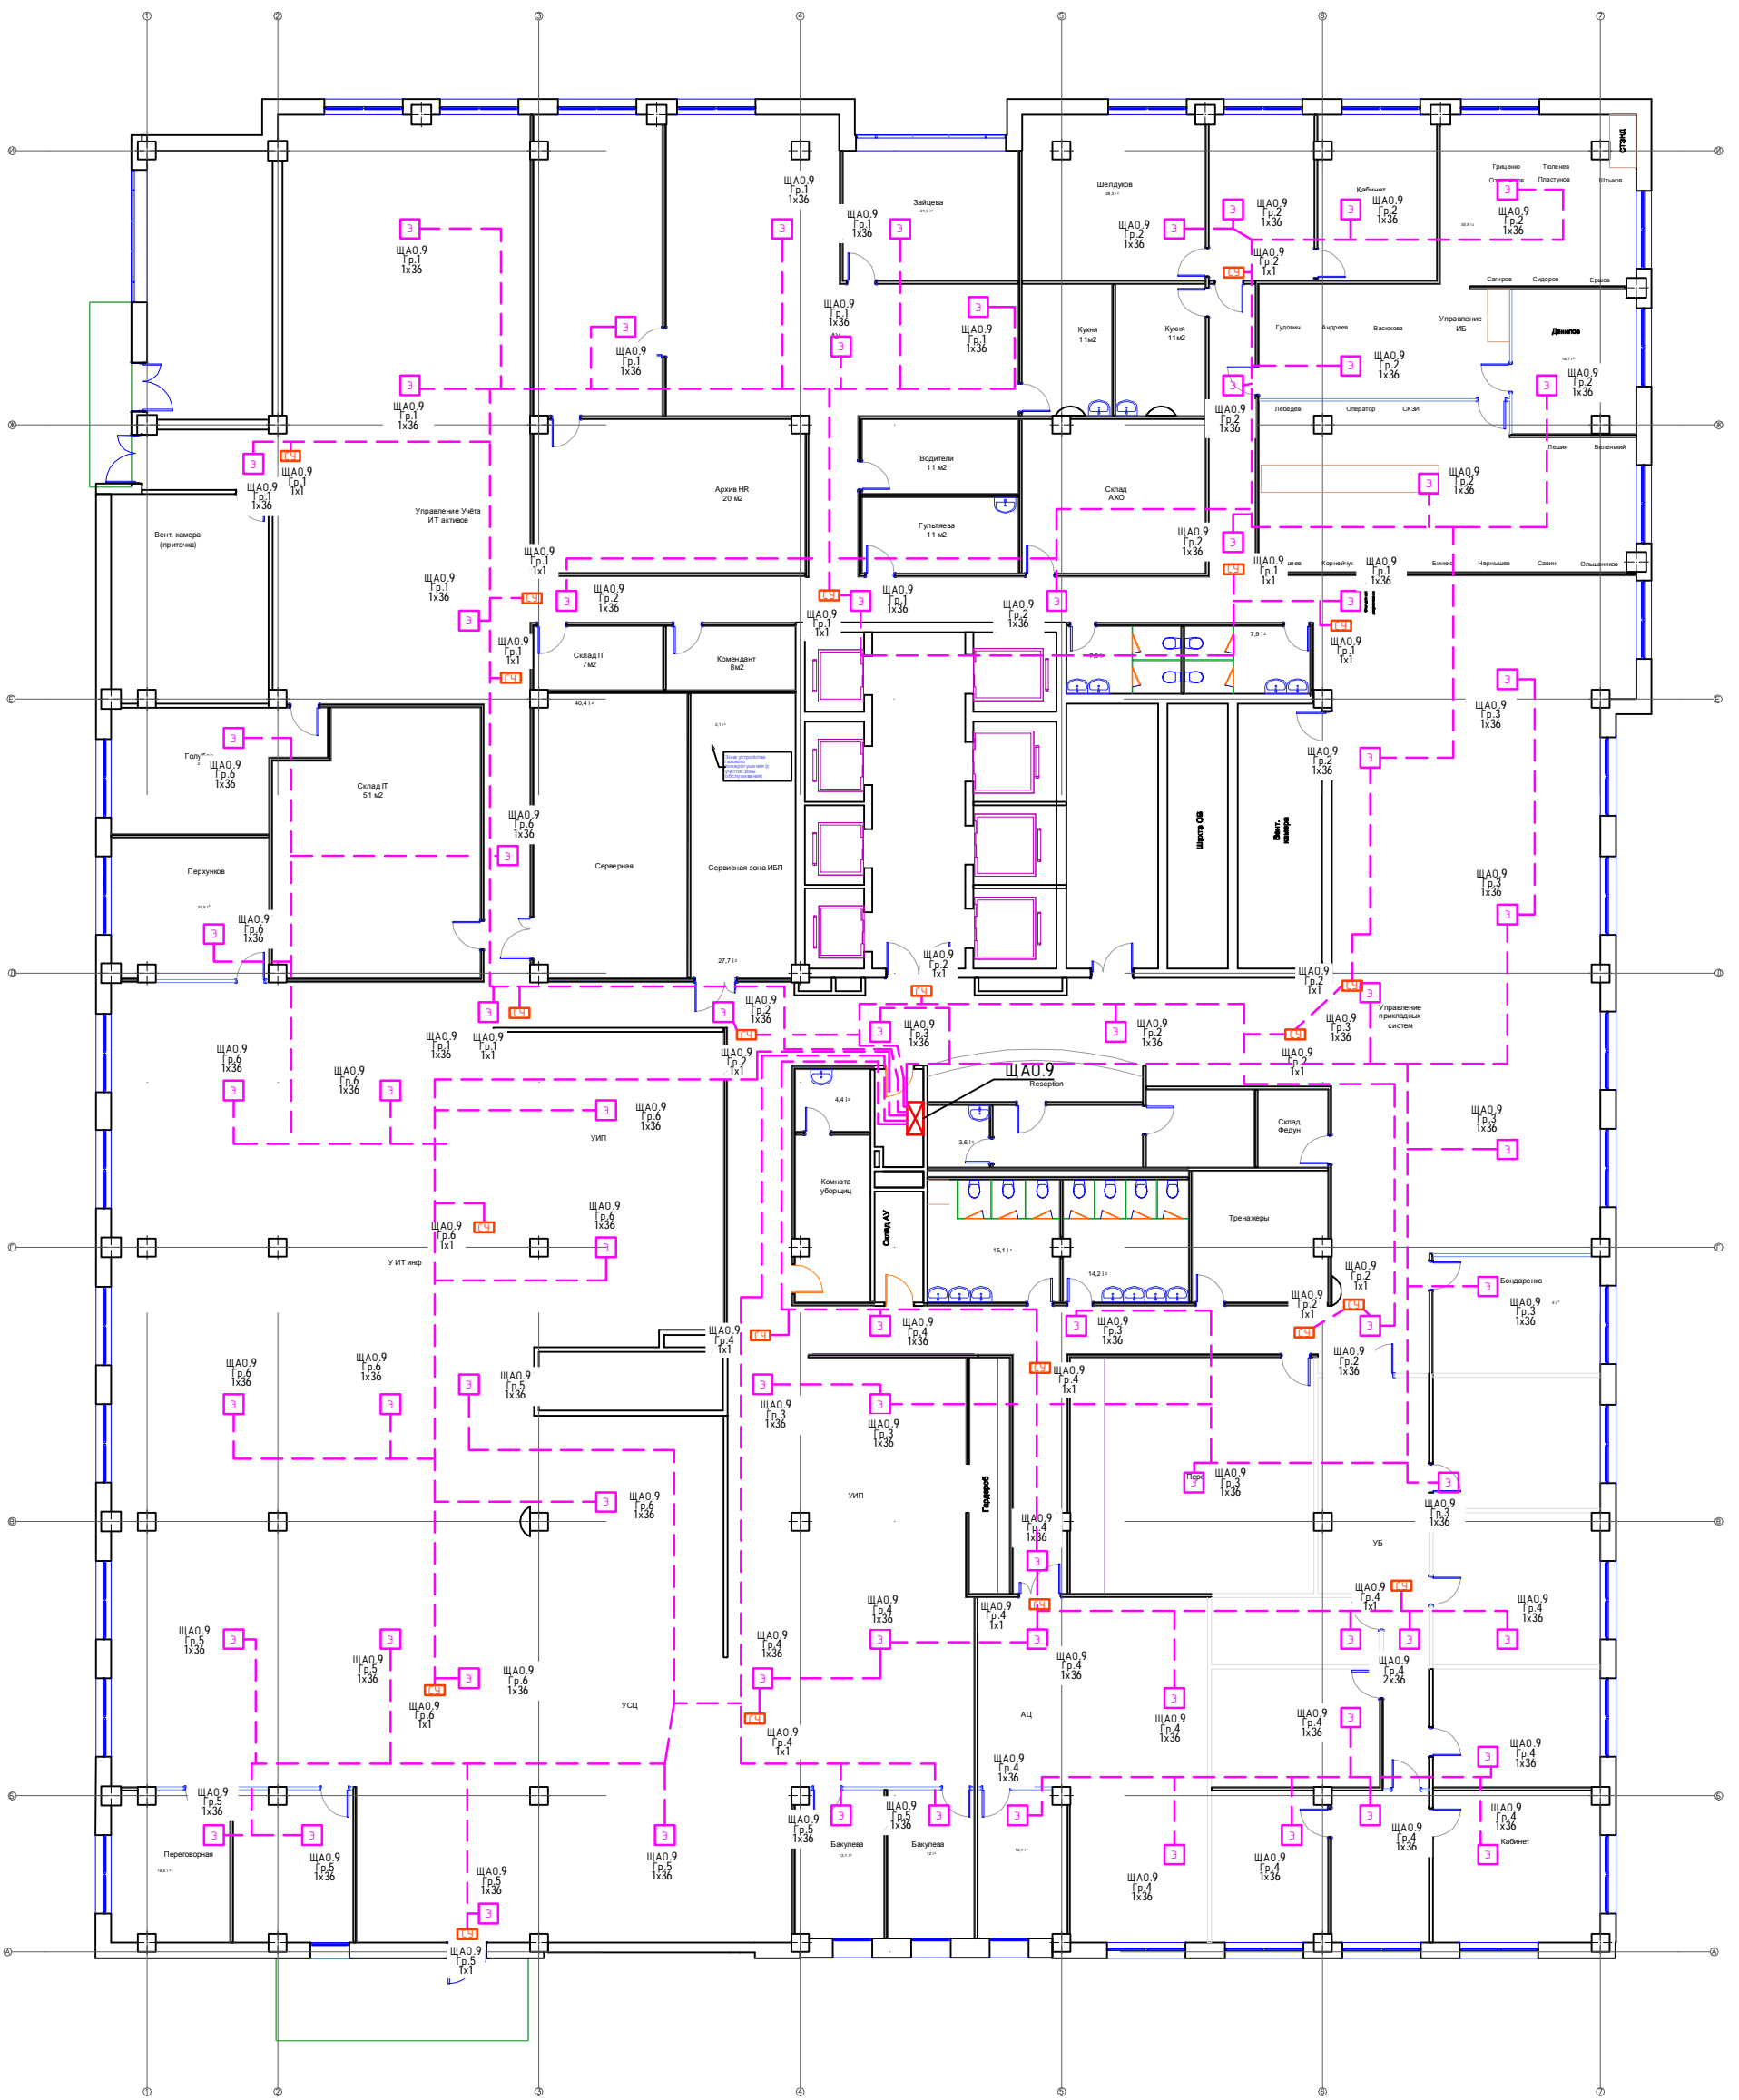

Условные обозначения	
Обозначение на плане	Наименование
	Щит групповой аварийного освещения
	Светильник эвакуационного аварийного освещения потолочный светодиодный 36Вт - 74шт.
	Световой указатель выхода или направления эвакуации с аккумуляторным блоком - 22шт.
	Условная трасса кабелей управления освещением

						-30М			
						ЗАО «Гринатом» по адресу: г. Москва, 1-й Нагатинский проезд д.10			
Изм.	Колуч	Лист	№ док.	Подпись	Дата	Силовое электрооборудование и электросвещение	Стадия	Лист	Листов
Разработал					22.04.2016		Р		
Утвердил					22.04.2016				
Н.контр.					22.04.2016				
						9-й этаж Расстановка светильников эвакуационного аварийного освещения			
						Формат А1			

