


Выкопировка из плана цокольного этажа здания по ул. Димитрова, 20. (М 1:100)

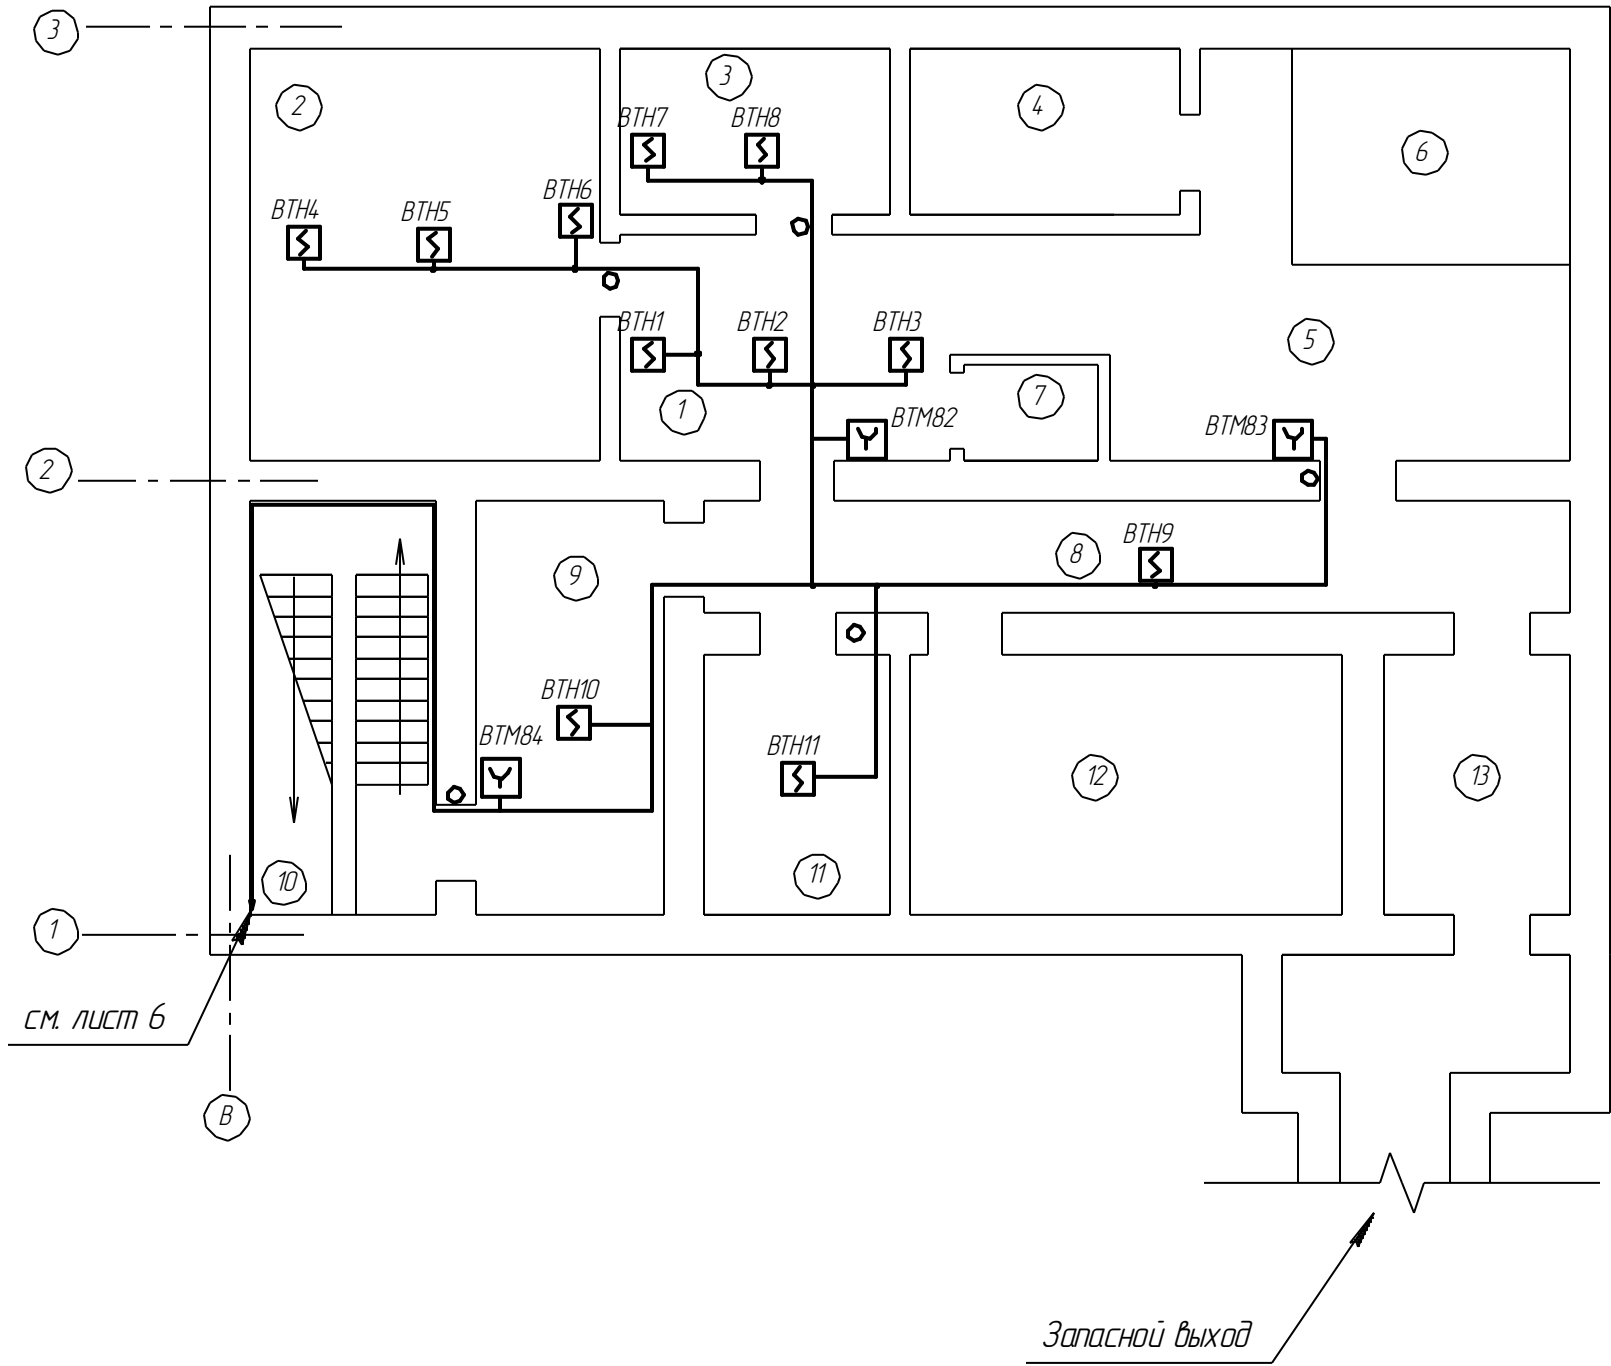

Экспликация помещений

№	наименование	Класс по ПУЭ	Категория по НПБ	S, м ²
1	Холл	П-IIa	В-3	9,5
2	Зал отдыха	П-IIa	В-3	26,7
3	Раздевалка	П-IIa	В-3	8,0
4	Парилка	П-IIa	В-3	9,2
5	Моечный зал	П-IIa	В-3	26,0
6	Бассейн	П-IIa	В-3	12,3
7	Санузел	П-IIa	В-3	1,8
8	Коридор	П-IIa	В-3	19,32
9	Тамбур	П-IIa	В-3	13,8
10	Лестничная площадка	П-IIa	В-3	13,8
11	Подсобное помещение	П-IIa	В-3	8,2
12	Подсобное помещение	П-IIa	В-3	19,4
13	Коридор	П-IIa	В-3	8,2

1. Двухпроводную линию связи пожарных извещателей, показанную на плане, выполнить кабелем марки КСВВнг(А)-LS 1х2х0,8, проложить по стенам в кабельном канале 25х16 мм.
2. При параллельной прокладке расстояние от кабелей пожарной сигнализации до силовых и осветительных кабелей должно быть не менее 0,5 м.
3. Место установки клеммных коробок УК-2П определяется при монтаже.

ВТМ
[Символ] – Извещатель пожарный ручной адресный ИПР-513-3а

ВТН
[Символ] – Извещатель пожарный дымовой оптико-электронный ДИП-34а

						201-12-542-ПС		
						Г. Саров. ООО "ЭнергоАвтотранс"		
Изм.	Кол.ч.	Лист	№ док.	Подп.	Дата	Ул. Димитрова, д.20	Стадия	Лист
Разраб.		Казаков			19.08.13		Р	7
Проверил		Минеев				План прокладки кабелей и установки извещателей ПС в АБК, цок. этаж		23
ГИП		Лесняк						
Нач. ПКО		Тюлюпа						
Рук. службы		Жижинов					ОАО "Обеспечение РФЯЦ-ВНИИЭФ" Служба развития производства и проектирования Проектно-конструкторский отдел	