


Выкопировка из плана 1 этажа здания по ул. Димитрова, 20. (М 1:100)

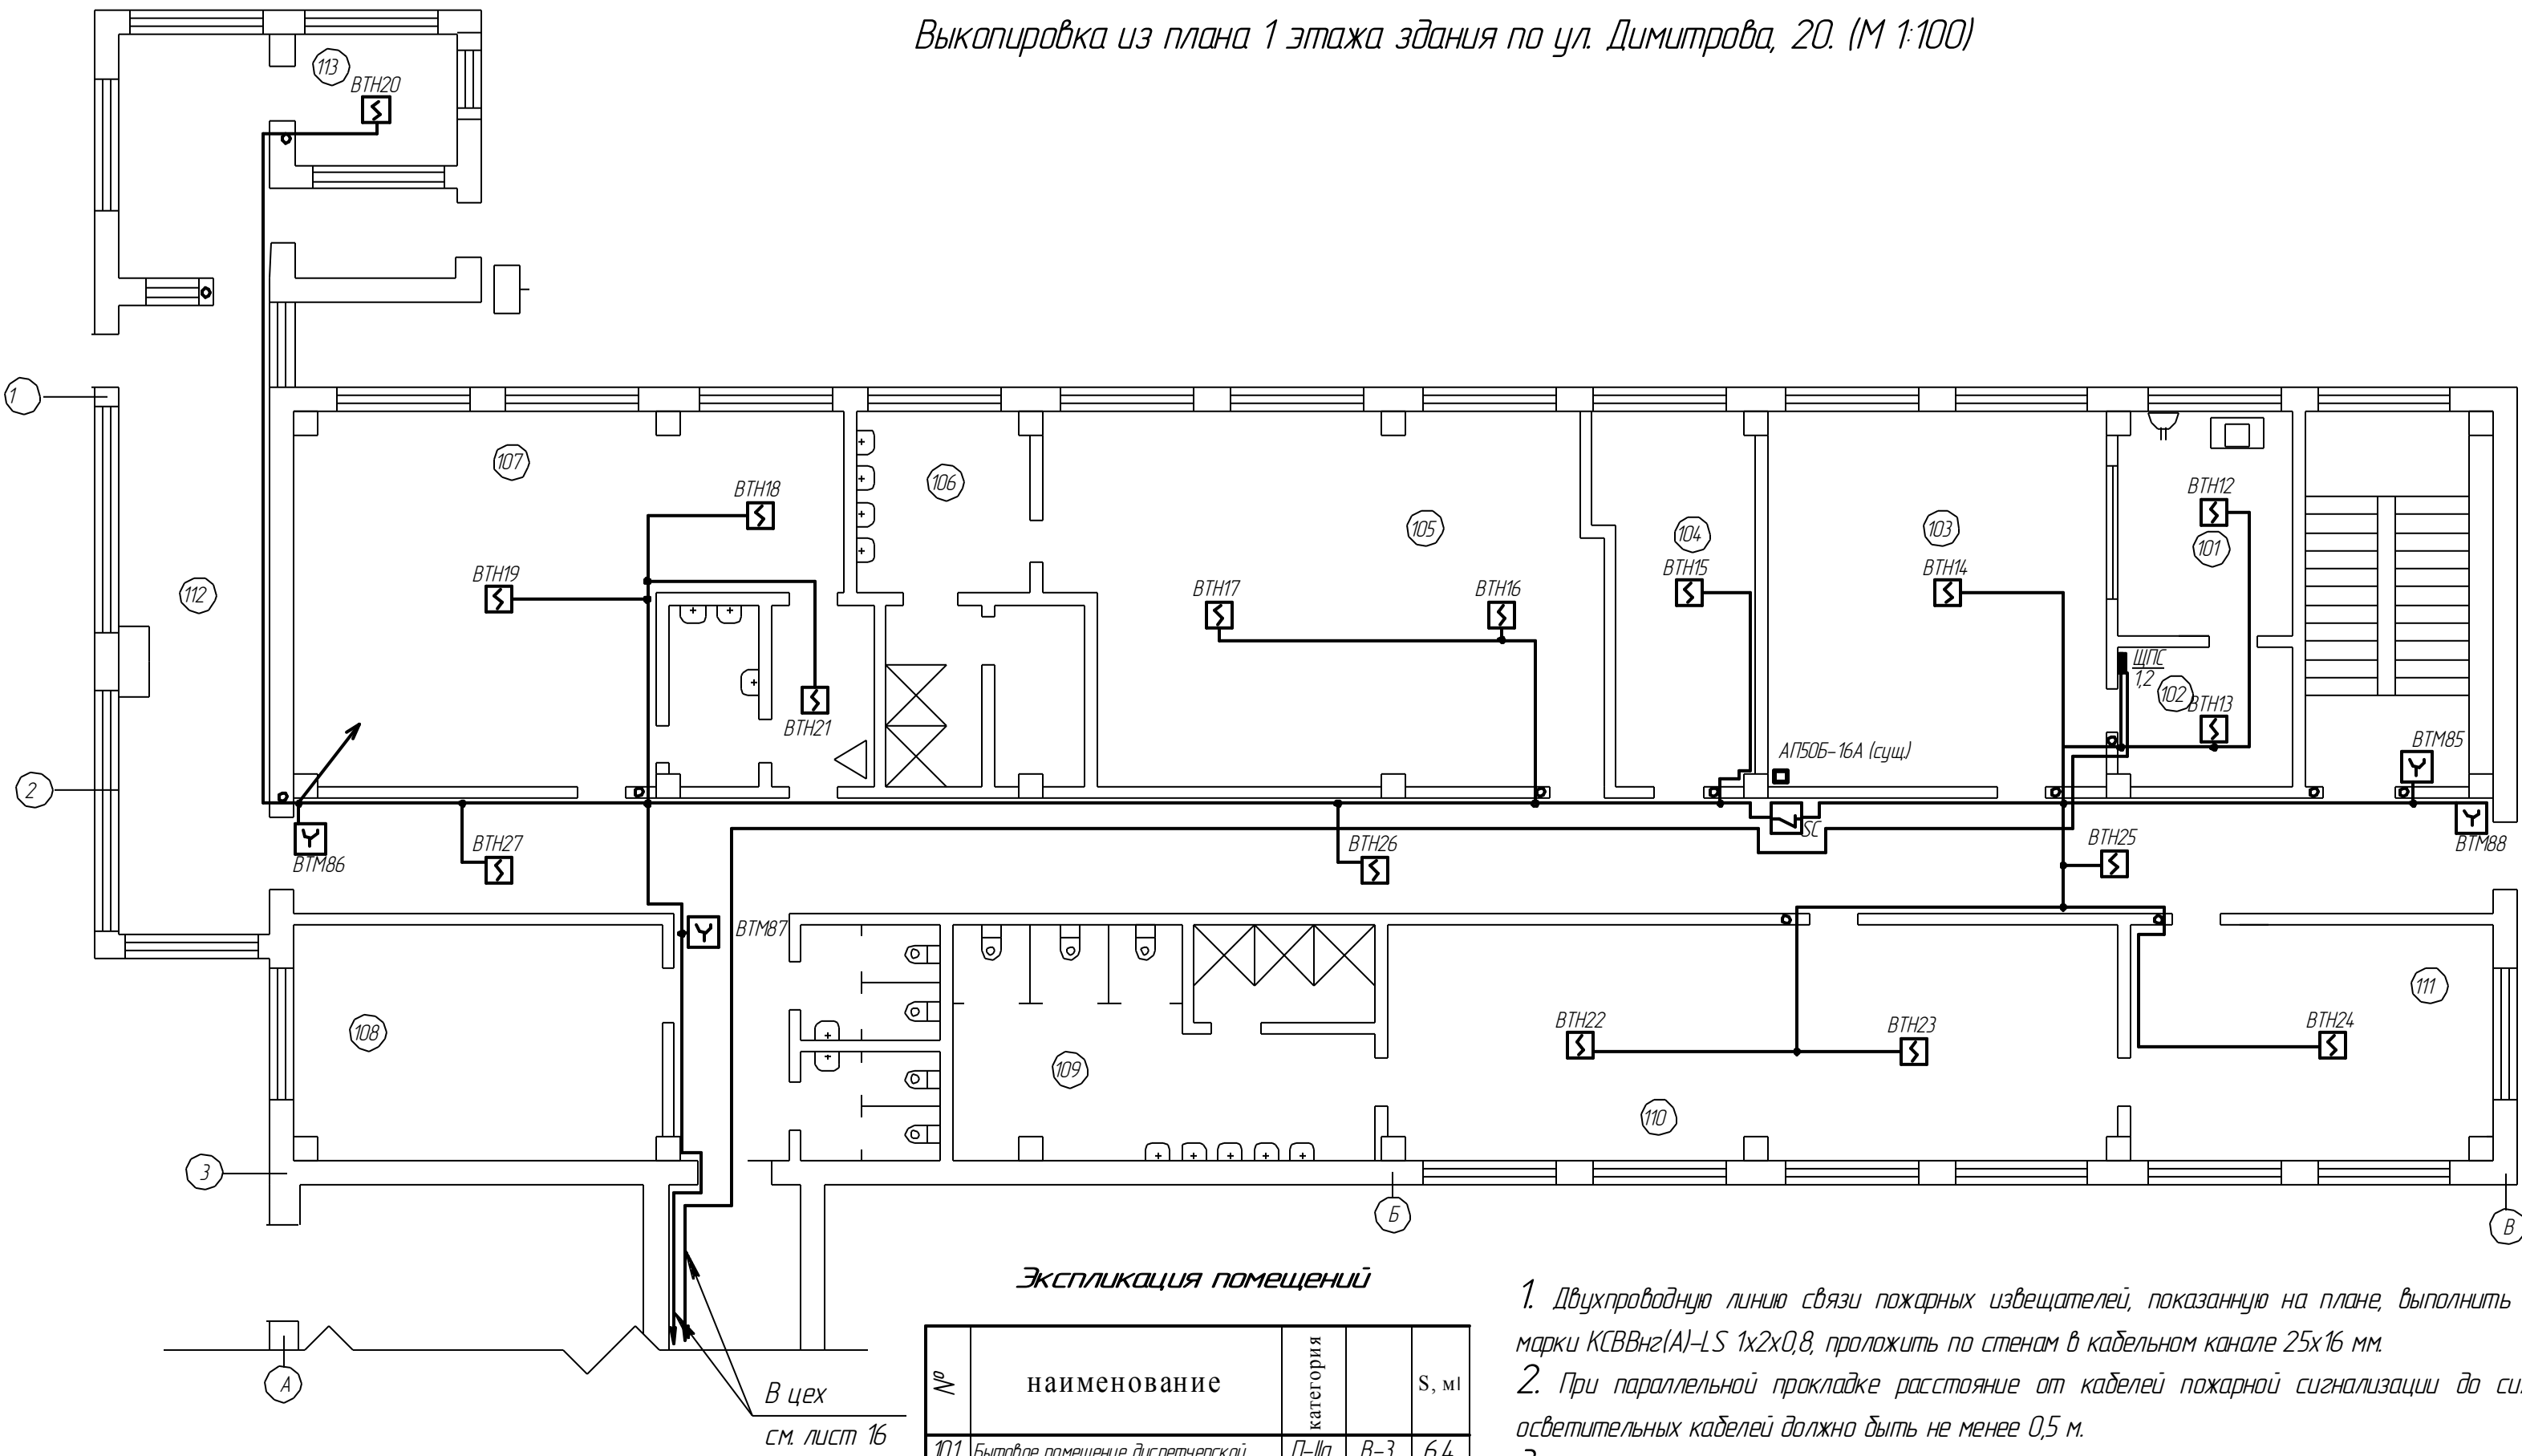

Экспликация помещений

№	наименование	категория		S, м1
101	Бытовое помещение диспетчерской	П-IIа	В-3	6,4
102	Комната диспетчеров	П-IIа	В-3	11,1
103	диспетчерская	П-IIа	В-3	35,5
104	Кабинет медсестры	П-IIа	В-3	15,5
105	Раздевалка	П-IIа	В-3	53,0
106	Умывальная, сушилка	П-IIа	В-3	14,0
107	Буфет	П-IIа	В-3	54,7
108	Тепловой узел	П-IIа	В-3	20,8
109	Умывальная	П-IIа	В-3	16,5
110	Раздевалка	П-IIа	В-3	50,7
111	Раздевалка	П-IIа	В-3	25,9
112	Вестибюль	П-IIа	В-3	25,75
113	Проходная	П-IIа	В-3	22,4

- Двухпроводную линию связи пожарных извещателей, показанную на плане, выполнить кабелем марки КСВВнг(A)-LS 1х2х0,8, проложить по стенам в кабельном канале 25х16 мм.
- При параллельной прокладке расстояние от кабелей пожарной сигнализации до силовых и осветительных кабелей должно быть не менее 0,5 м.
- Место установки клеммных коробок УК-2П определяется при монтаже.

201-12-542-ПС					
Г. Саров. ООО "ЭнергоАвтотранс"					
Ул. Димитрова, д.20					
План прокладки кабелей и установки извещателей ПС в АБК, 1 этаж					
ОАО "Обеспечение РФЯЦ-ВНИИЭФ" служба развития производства и проектирования Проектно-конструкторский отдел					

Изм.	Кол.ч.	Лист	№ док.	Подп.	Дата
Разраб.	Казаков	19.08.13			
Проверил	Минеев				
ГИП	Лесняк				
Нач. ПК	Тюлюпа				
Рук. службы	Жижинов				

Стадия	Лист	Листов
Р	8	23

Согласовано

Инв. № подл.	Взам. инв. №	Подп. и дата

- SC - Блок разветвительно-изолирующий БРИЗ
- ВТМ - Извещатель пожарный ручной адресный ИПР-513-3а
- ВТН - Извещатель пожарный дымовой оптика-электронный ДИП-34а