


Выкопировка из плана 2-го этажа здания по ул Димитрова, 20. (М 1:100)

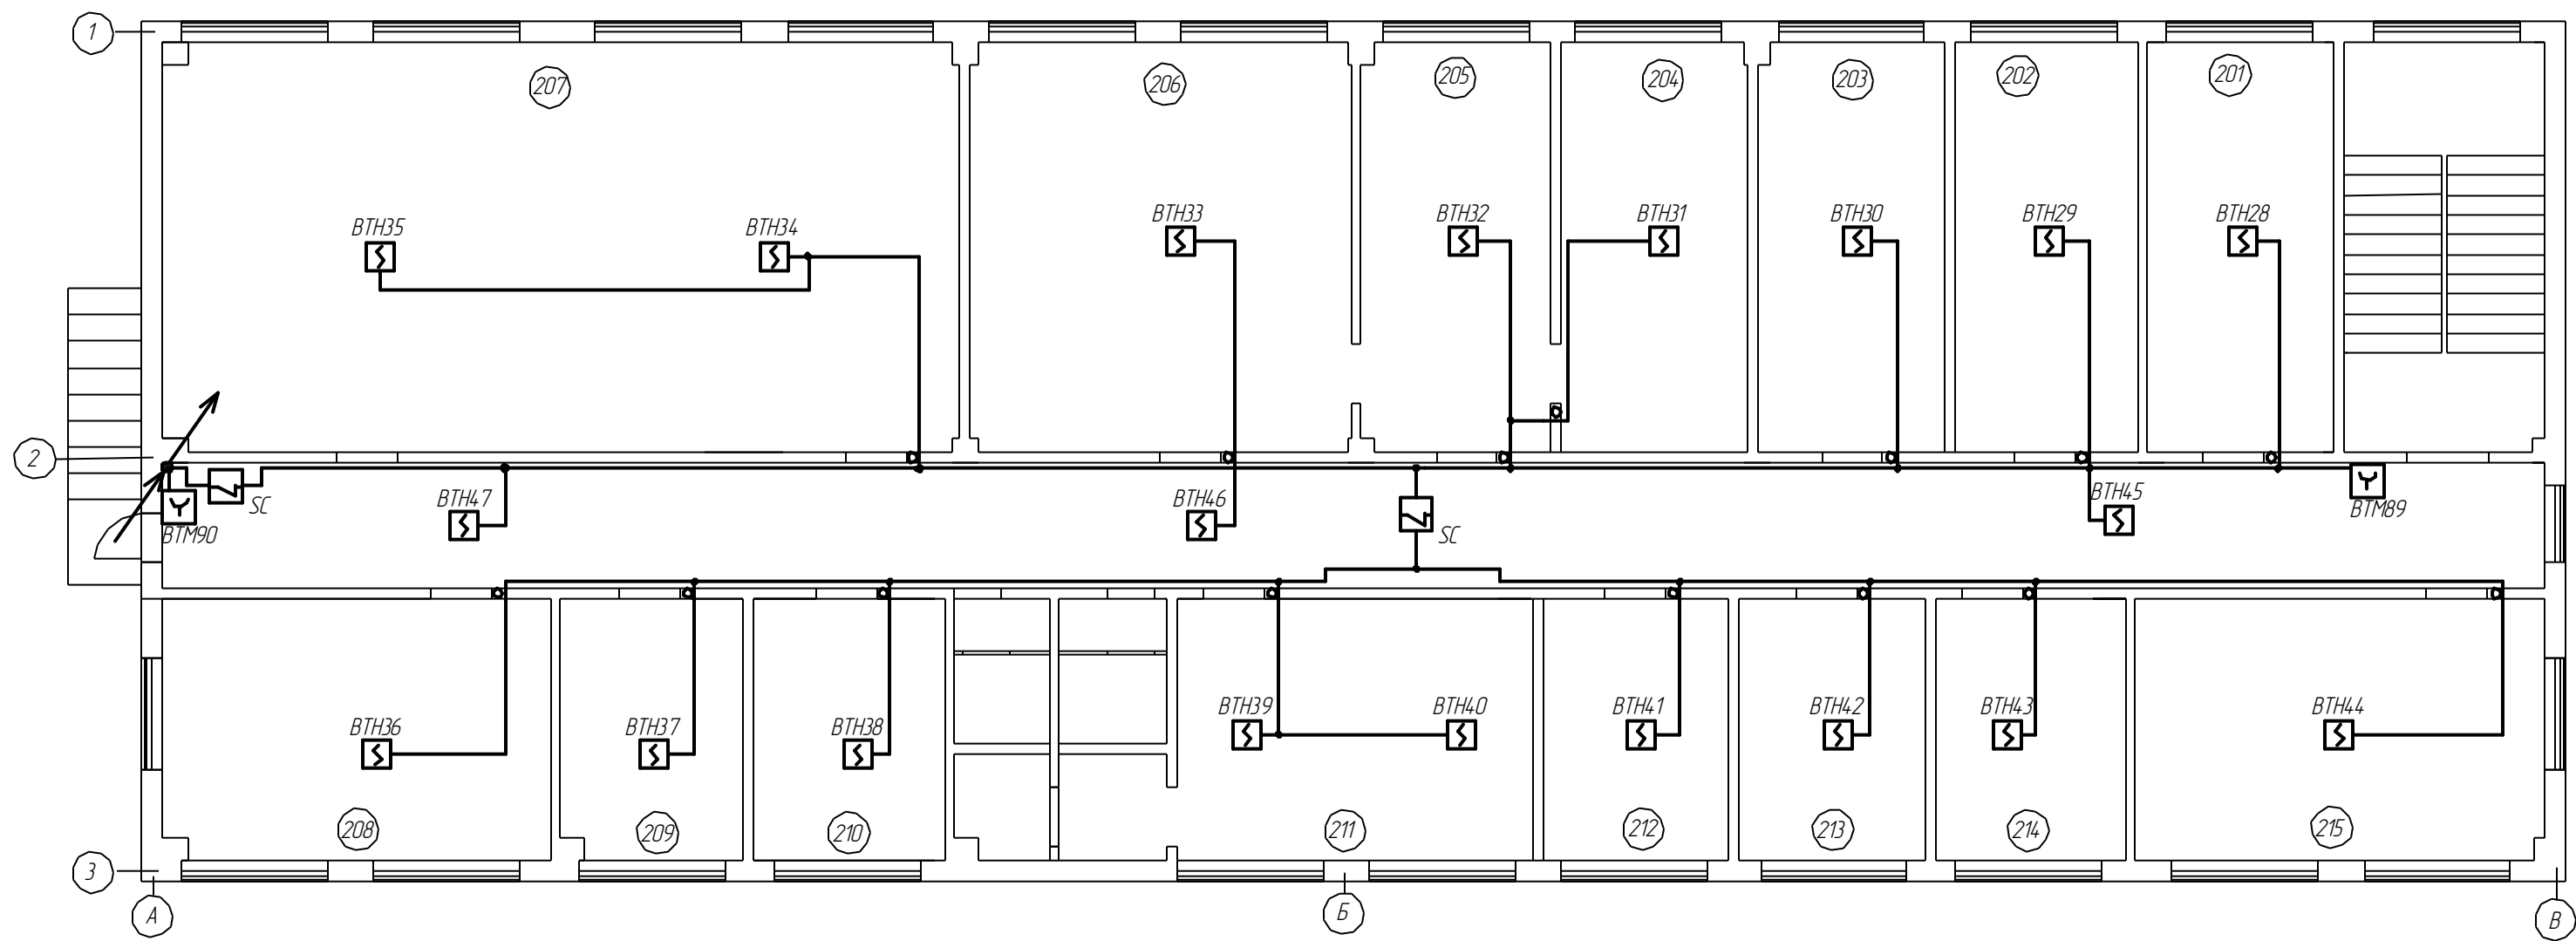

Экспликация помещений

номер помещения	наименование	категория помещения		S, м ²
201	Мед. пункт	П-IIa	В-3	17,4
202	Кабинет начальника ПО	П-IIa	В-3	17,9
203	Кабинет инженера-геодезиста	П-IIa	В-3	17,7
204	Кабинет начальника ОРР и ТП	П-IIa	В-3	16,8
205	Помещение архива ОРР и ТП	П-IIa	В-3	16,7
206	Помещение архива ОРР и ТП	П-IIa	В-3	34,1
207	Кабинет инженера-конструктора ПО	П-IIa	В-3	58,0
208	Кабинет инженера-конструктора ПО	П-IIa	В-3	23,2
209	Инженер имущественных отношений	П-IIa	В-3	11,0
210	Аппаратная	П-IIa	В-3	9,6
211	Помещение уборщиц	П-IIa	В-3	25,5
212	Комната для курения	П-IIa	В-3	11,3
213	Помещение АСУ ЗУ	П-IIa	В-3	11,3
214	Помещение АСУ ЗУ	П-IIa	В-3	11,5
215	Помещение сметной группы	П-IIa	В-3	23,1

- Двухпроводную линию связи пожарных извещателей, показанную на плане, выполнить кабелем марки КСВВнг(А)-LS 1х2х0,8, проложить по стенам в кабельном канале 25х16 мм.
- При параллельной прокладке расстояние от кабелей пожарной сигнализации до силовых и осветительных кабелей должно быть не менее 0,5 м.
- Место установки клеммных коробок УК-2П определяется при монтаже.

- Блок разветвительно-изолирующий БРИЗ

- Извещатель пожарный ручной адресный ИПР-513-3а

- Извещатель пожарный дымовой оптико-электронный ДИП-34а

201-12-542-ПС

Г. Саров. ООО "ЭнергоАвтотранс"

Ул. Димитрова, д.20

План прокладки кабелей и установки извещателей ПС в АБК, 2 этаж

Изм.	Кол.ч.	Лист	№ док.	Подп.	Дата
Разраб.		Казаков			19.08.13
Проверил		Минеев			
ГИП		Лесняк			
Нач. ПКО		Тюлюпа			
Зам.нач.отд		Лесняк			

Стадия	Лист	Листов
Р	9	23

ОАО "Обеспечение РФЯЦ-ВНИИЗФ"
Служба развития производства и проектирования
Проектно-конструкторский отдел

Согласовано

Инв. № подл.	Подп. и дата	Взам. инв. №