

Ведомость рабочих чертежей основного комплекта марки ЭС


Лист	Наименование	Примечание
1	Общие данные (начало)	
2	Общие данные (конец)	
3	ВЛИ-0,4 кВ. Генплан М 1:500	
4	ВЛИ-0,4 кВ. Генплан М 1:500	
5	ВЛИ-0,4 кВ. Генплан М 1:500	
6	Узлы крепления ВЛИ-0,4 кВ	
7	Узлы крепления ВЛИ-0,4 кВ	
8	Узлы крепления ВЛИ-0,4 кВ	
9	Узлы крепления ВЛИ-0,4 кВ	
10		

Ведомость ссылочных и прилагаемых документов.

Обозначение	Наименование	Примечание
	Ссылочные документы	
Серия 3.407-150	Заземляющие устройства опор ВЛ 0,38-35 кВ	
	Одноцепные железобетонные опоры	
	ВЛИ -0.38 кВ с СИП -2 с линейной	
	арматурой "ENSTO"	
	Прилагаемые документы	
2011-88-ЭС.С	Спецификация оборудования, изделий и материалов	На 11 листах
2011-88-ЭС.ВО	Ведомость опор	1 лист
2011-88-ЭС.ВР	Ведомость объемов работ	1 лист

Основные показатели проекта.

Наименование	Ед. изм.	Примечание
Категория электроснабжения	-	III
Источник питания ТП-66	кВА	160
Напряжение сети НН	кВ	0.4
Расчетная мощность Ф. "ул. Полевая"	кВт	24.6
Падение напряжения в линии	%	1.2
Допустимое падение напряжения для линий (Uх.х=105%, Uмин.=95%, Uтр.=4.4%)	%	5.6
Ток короткого замыкания в конце линии	А	403
Ток короткого замыкания на опоре №6	А	829

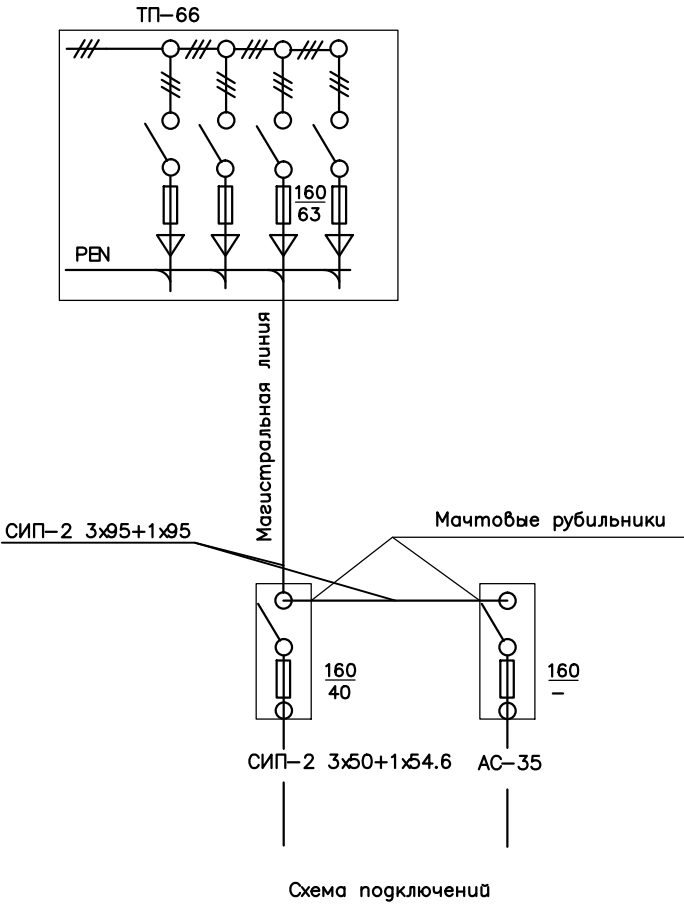

						2011-88-ЭС			
						Реконструкция воздушной линии напряжением 0,4 кВ фидер "ул. Полевая" (с разделением существующего фидера на два и подключением одного из них от трансформаторной подстанции ТП-66) по адресу: Новгородская обл., г. Окуловка.			
Изм.	Кол.уч	Лист	N док	Подпись	Дата		Стадия	Лист	Листов
						ВЛИ-0,4 кВ; КЛ-0,4 кВ	РП	1	9
ГИП		Черненко А.Н.							
Проверил		Шапов А.И.				Общие данные (начало)	ООО "РегионПроектКомплекс"		
Исполн.		Сапегин А.П.							