

$$2298200 \times 561400$$

~~2298000~~ 561350

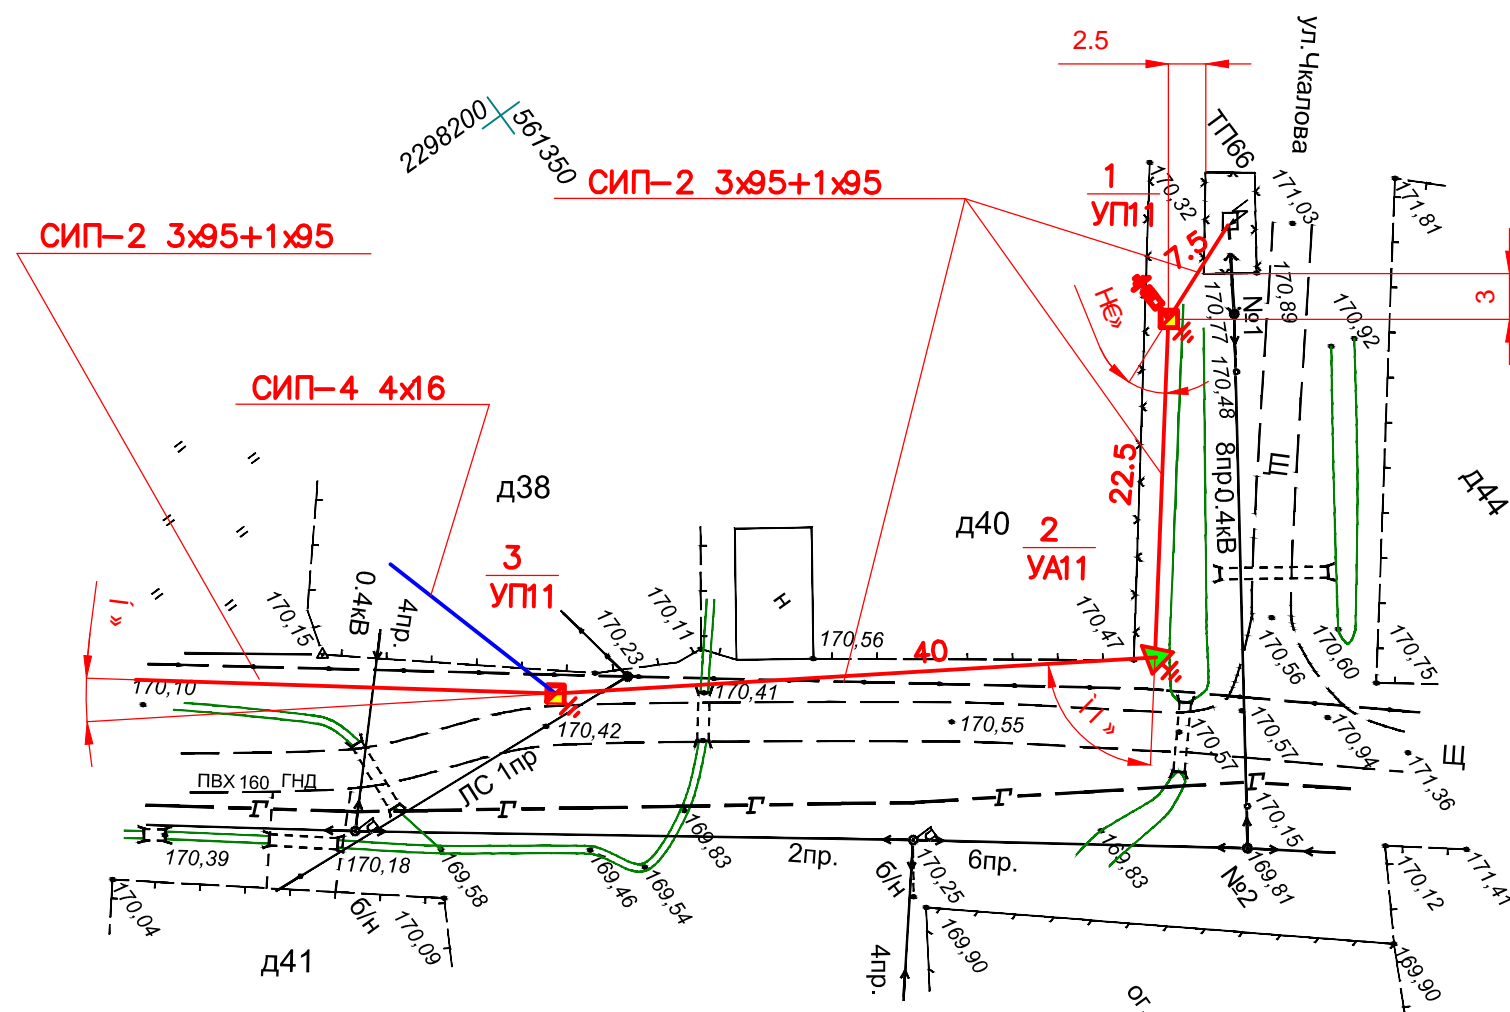


Схема расположения листов

						2011-88-ЭС			
						Реконструкция воздушной линии напряжением 0,4 кВ фидер "ул. Полевая" (с разделением существующего фидера на два и подключением одного из них от трансформаторной подстанции ТП-66) по адресу: Новгородская обл., г. Окуловка.			
Изм.	Кол.уч	Лист	N док	Подпись	Дата	ВЛИ-0,4 кВ	Стадия	Лист	Листов
							РП	3	
ГИП		Черненко А.Н.							
Проверил		Шапов А.И.				Генплан М 1:500	ООО "РегионПроектКомплекс"		
Исполн.		Селегин А.П.							