


Генплан М 1:500

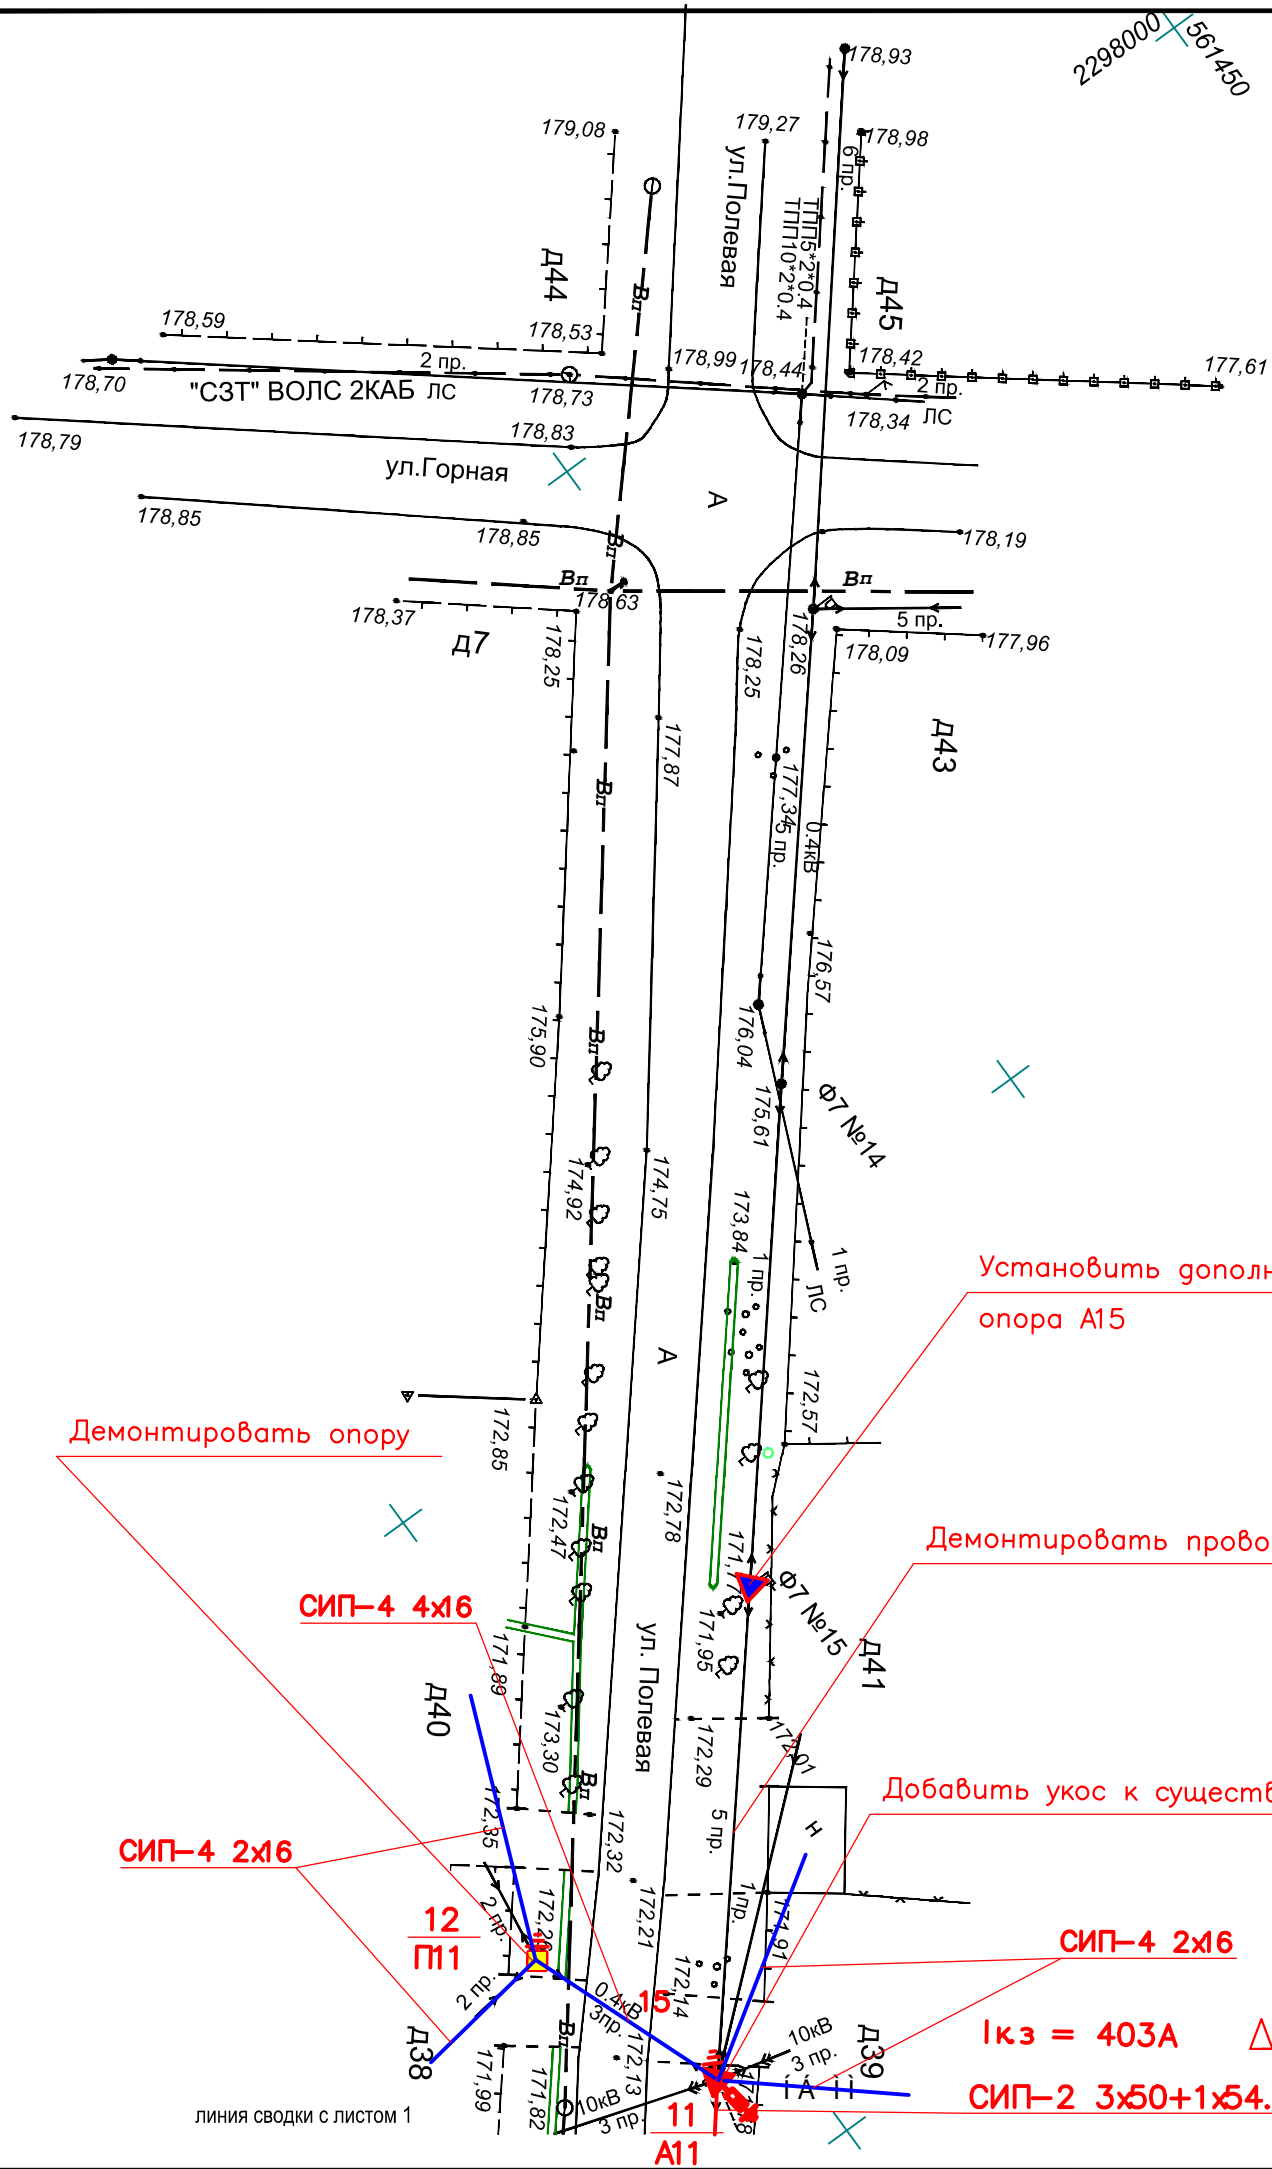

3

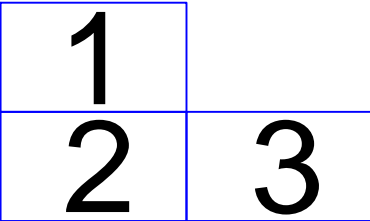


Схема расположения листов

Э	Л	У	Э
Э	Л	У	Э
Э	Л	У	Э

						2011-88-ЭС			
						Реконструкция воздушной линии напряжением 0,4 кВ фидер "ул. Полевая" (с разделением существующего фидера на два и подключением одного из них от трансформаторной подстанции ТП -66) по адресу: Новгородская обл., г. Окуловка.			
Изм.	Кол.уч	Лист	N док	Подпись	Дата	ВЛИ-0,4 кВ	Стадия	Лист	Листов
							РП	5	
Проверил		Шаров А.И.					Генплан М 1:500	ООО "РегионПроектКомплекс"	
Исполн.		Селегин А.П.							