

Ведомость рабочих чертежей.

Лист	Наименование	Примечание
1	Общие данные (начало)	
2	Общие данные (конец)	
3	КЛ-0.4 кВ. Генплан М 1:500	
4	КЛ-0.4 кВ. Прокладка кабелей в траншее	


Ведомость ссылочных и прилагаемых документов.

Обозначение	Наименование	Примечание
	Ссылочные документы	
Шифр А5-92	Прокладка кабелей напряжением до 35кВ в траншеях	
	Прилагаемые документы	
20.011-ЭС.С	Спецификация оборудования, изделий и материалов	1 лист
20.011-ЭС.ВР 1	Ведомость объемов основных работ на реконструкцию РП-8	1 лист
20.011-ЭС.ВР 2	Ведомость объемов основных работ для линии В1 КЛ-0.4кВ	1 лист
20.011-ЭС.КЖ	Кабельный журнал	1 лист

Основные показатели проекта.

Наименование	Ед. изм.	Примечание
Категория электроснабжения	-	II
Напряжение сети НН	кВ	0.38
Общая расчетная мощность	кВт	90.6
Падение напряжения на линии В1	%	0.9

Условные обозначения:

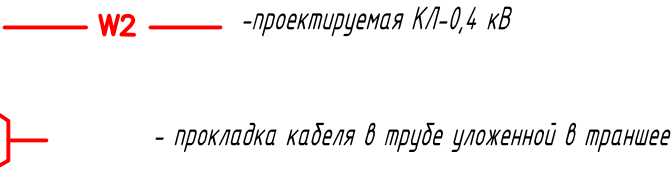

Инв. N подл. Подпись и дата Взам. инв. N

						20.011-ЭС			
						КЛ-0.4 кВ ул. 2-я Почепская 35а, г.Брянск			
Изм.	Кол.уч	Лист	N док	Подпись	Дата	КЛ-0.4 кВ по ул. 2-я Почепская, 35а	Стадия	Лист	Листов
ГИП		Черненко А.Н.					РП	1	4
Проверил		Шапов А.И.					000 "РегионПроектКомплекс"		
Исполн.		Сапегин А.П.							