

Генплан М 1:500


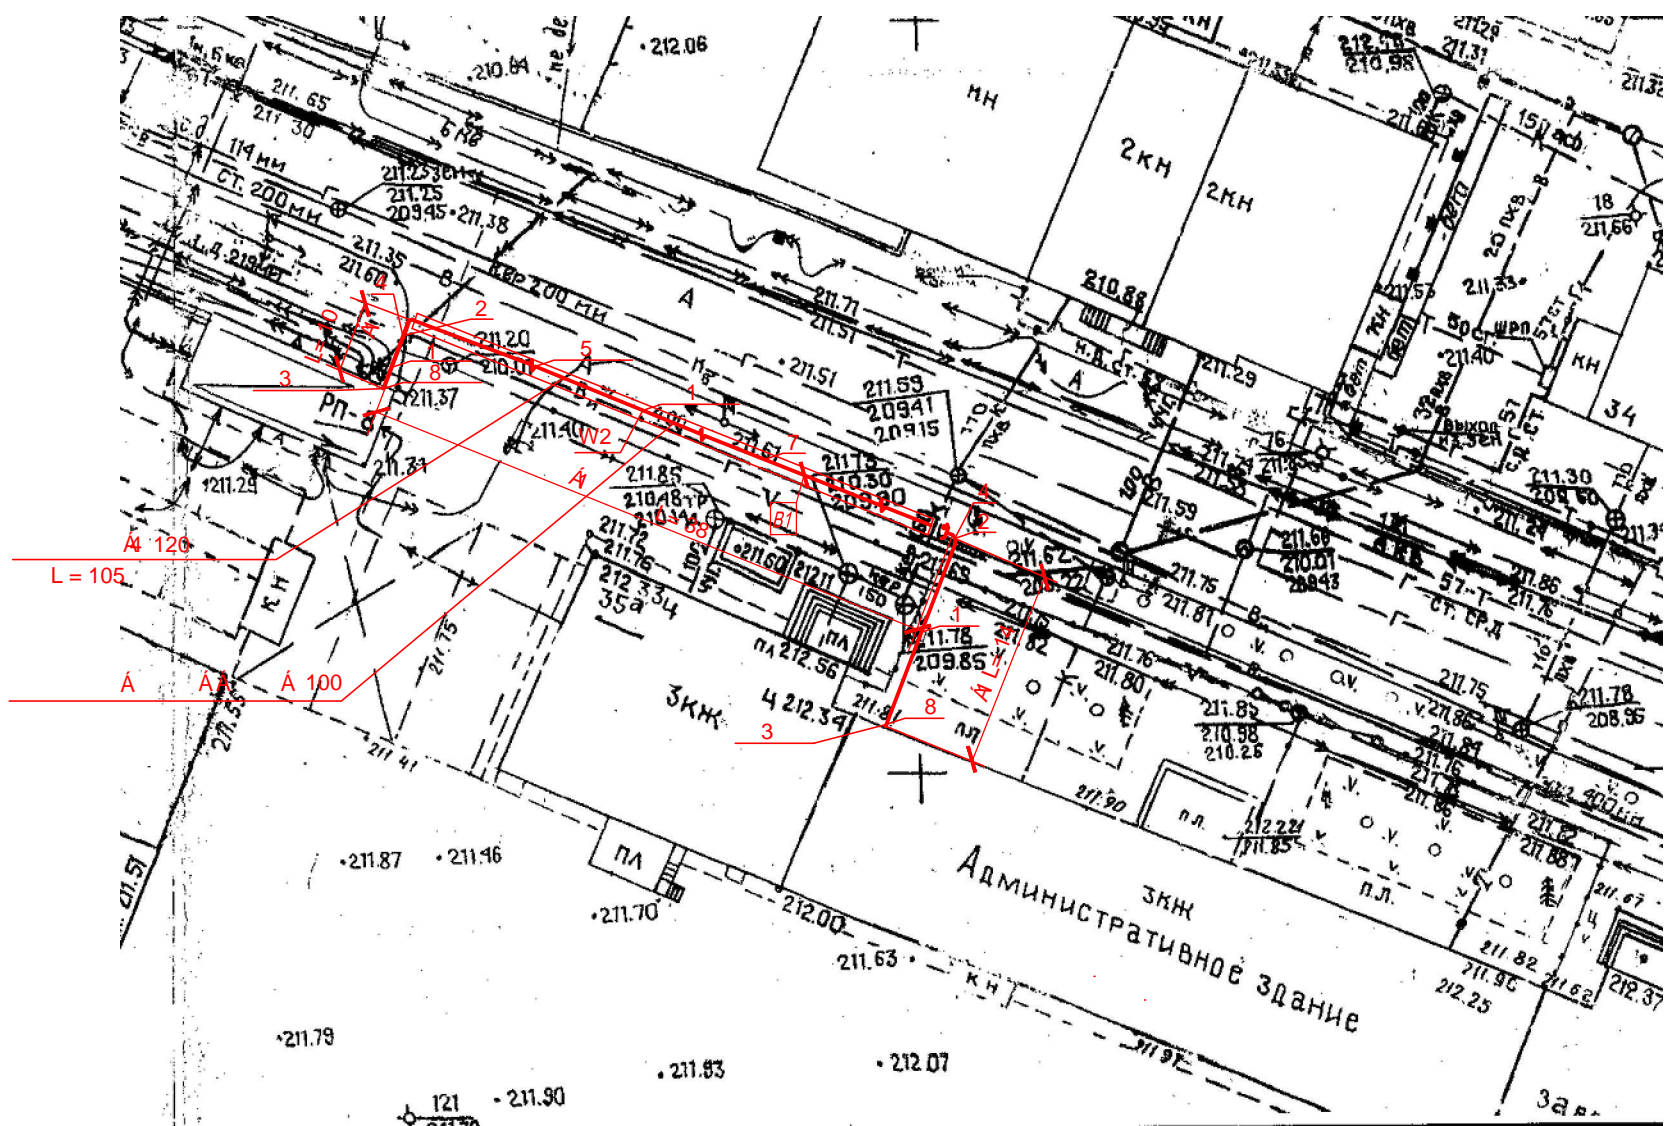


Схема присоединения объекта

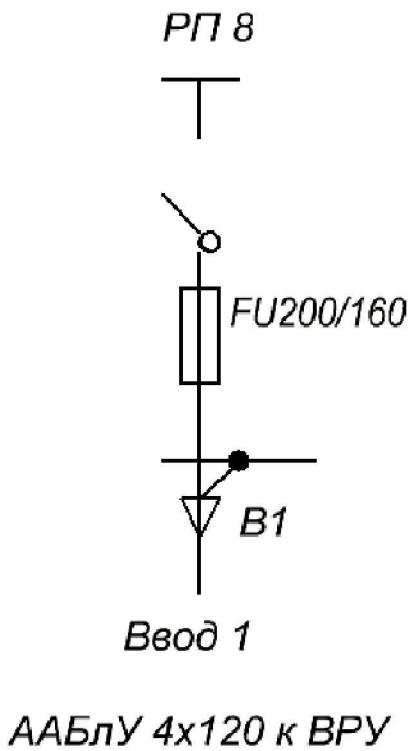

Э	Э
Э	Э
Э	Э
Э	Э

						20.011-ЭС			
						КЛ-0.4 по ул. 2-я Почепская 35а			
Изм.	Кол.уч	Лист	N док	Подпись	Дата	КЛ-0.4 кВ	Стадия	Лист	Листов
							РП	3	4
Проверил	Шапов А.И.					Генплан М 1:500	000		
Исполн.	Салегин А.П.						"РегионПроектКомплекс"		