



План на отм. 0,000

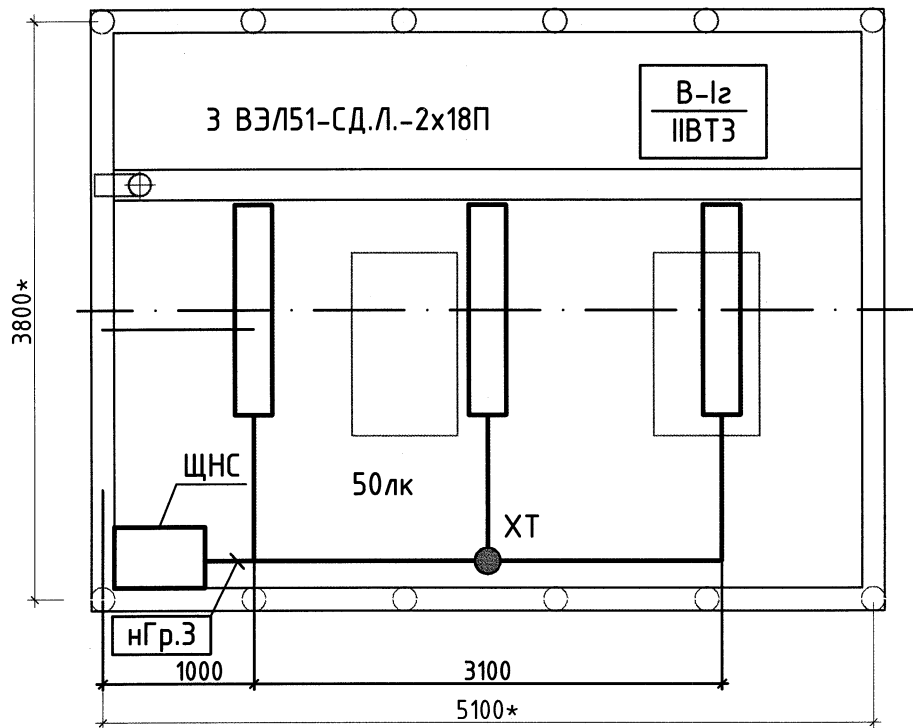

Структура условного обозначения светильника

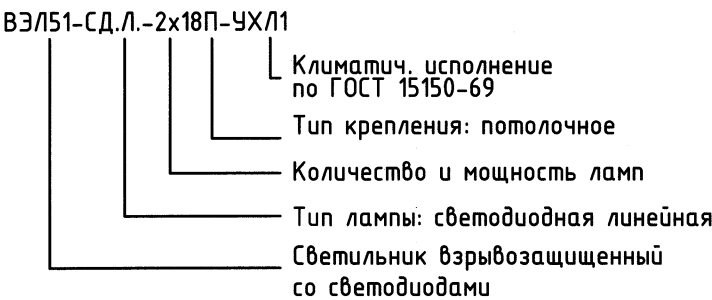

Примечания:

1. За отметку +0.000 принят уровень чистого пола сооружения насосной.
2. Кабели к светильникам проложить по потолку сооружения в гибких пластиковых трубах.
3. Групповой кабель освещения для защиты от механических повреждений на высоте 2,5м от пола проложить в стальной трубе.

М 1:50

Взам. инв. №

Подпись и дата

Инв. № подл.

11765

П1204.РП-0-ЭС

«Техническое перевооружение открытого склада топлива  
зд. 122В-К ФГУП «НИТИ им. А. П. Александрова»

1	-	Зам.	59-12	11.12
Изм.	Кол.уч	Лист	Лодок.	Подп.
Разраб.	Карпова			09.12
Провер.	Лебедев			09.12
Тех. контр.				
Н.контр.	Тимуск			09.12
ГИП	Коровов			09.12
Утвердил				

Система электроснабжения

План электроосвещения насосной

Стадия	Лист	Листов
РП	11	

ООО "Петропроект"