


План 1-го этажа

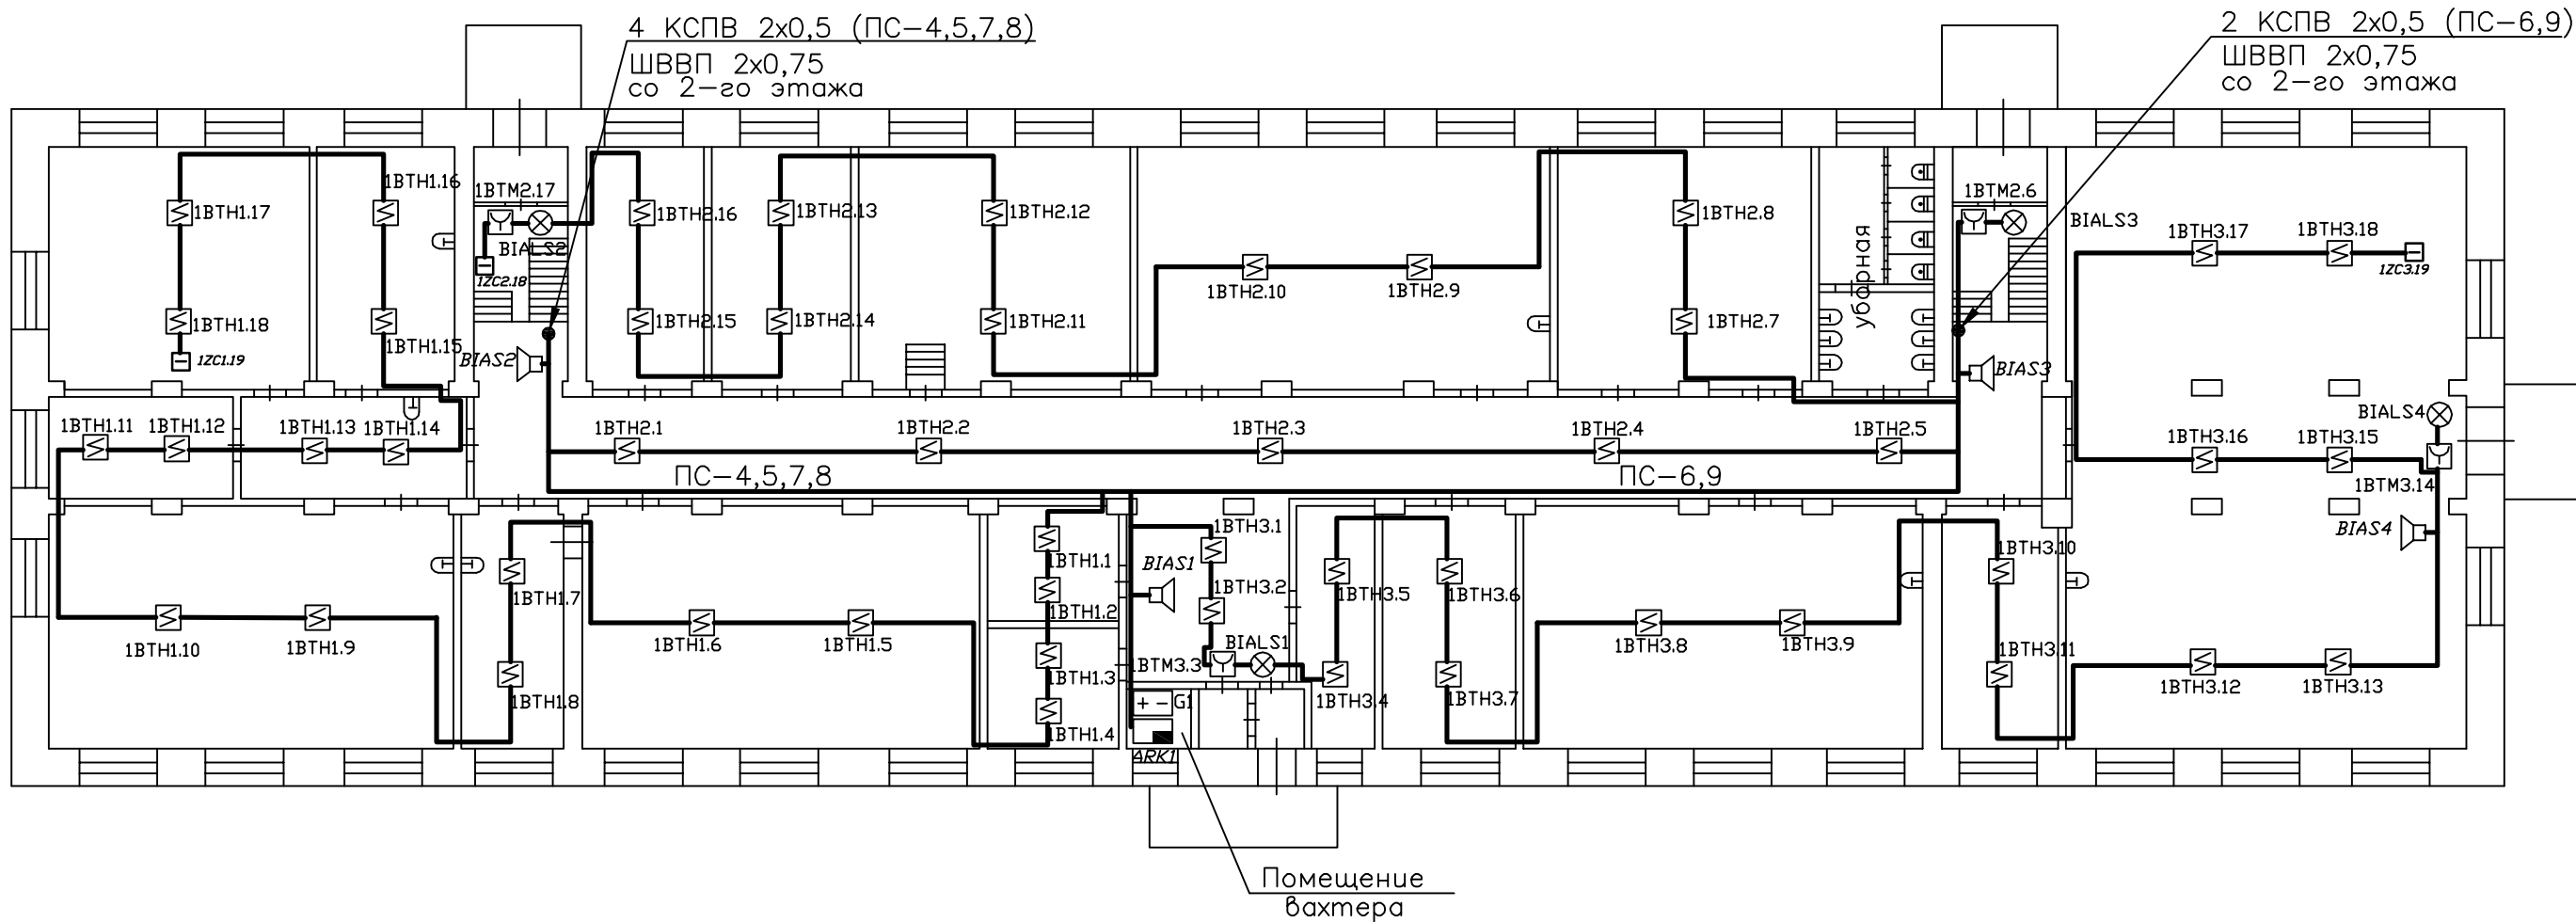

Согласовано

Инв. ? подл. Подп. и дата Взам. инв.

						03-2004-АПС				
						Тульский государственный педагогический университет им. Л. Н.Толстого				
Изм. Кол.уч. Лист? док. Подп. Дата										
						Учебный корпус 3		Стадия	Лист	Листов
						Автоматическая пожарная сигнализация		РП	3	
ГИП		Чачелов				Схема расположения сетей и оборудования пожарной сигнализации на 1-м этаже		Проектный отдел 000 ПКП "Рубеж СВ" г. Тула		
Гл. спец.		Пенякин								
Пров.		Пенякин								
Разраб.		Войнов								

Копировал

Формат А3