


План 2-го этажа

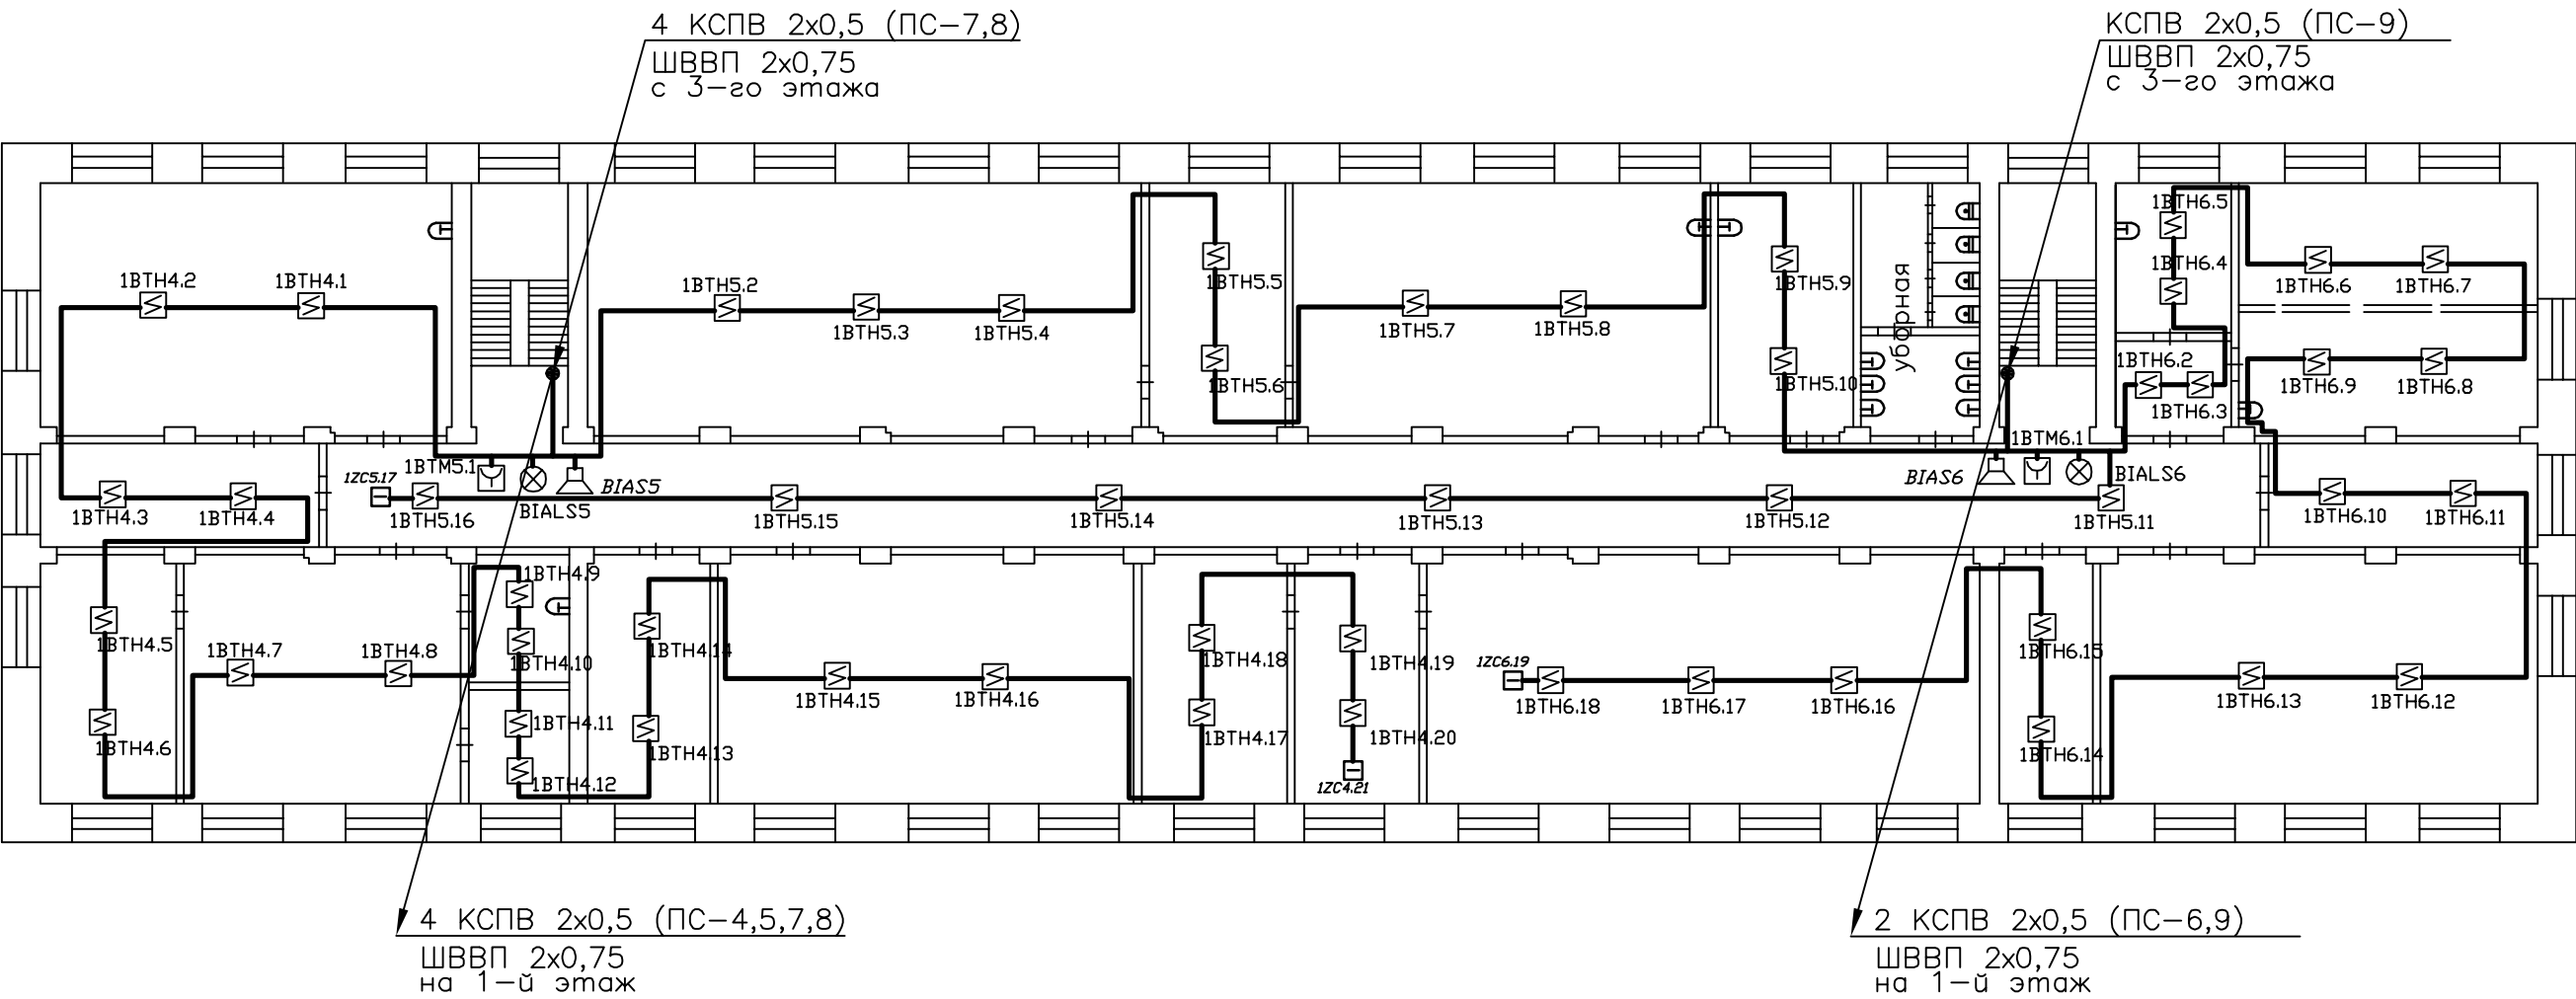

Согласовано

Инв. ? подл. Подп. и дата Взам. инв.

						03-2004-АПС		
						Тульский государственный педагогический университет им. Л. Н.Толстого		
Изм.	Кол.уч.	Лист?	док.	Подп.	Дата	Учебный корпус 3 Автоматическая пожарная сигнализация	Стадия	Лист
							РП	4
ГИП	Чачелов					Схема расположения сетей и оборудования пожарной сигнализации на 2-м этаже	Проектный отдел 000 ПКП "Рубеж СВ" г. Тула	
Гл. спец.	Пенякин							
Пров.	Пенякин							
Разраб.	Войнов							

Копировал

Формат А3